



Planta Baja

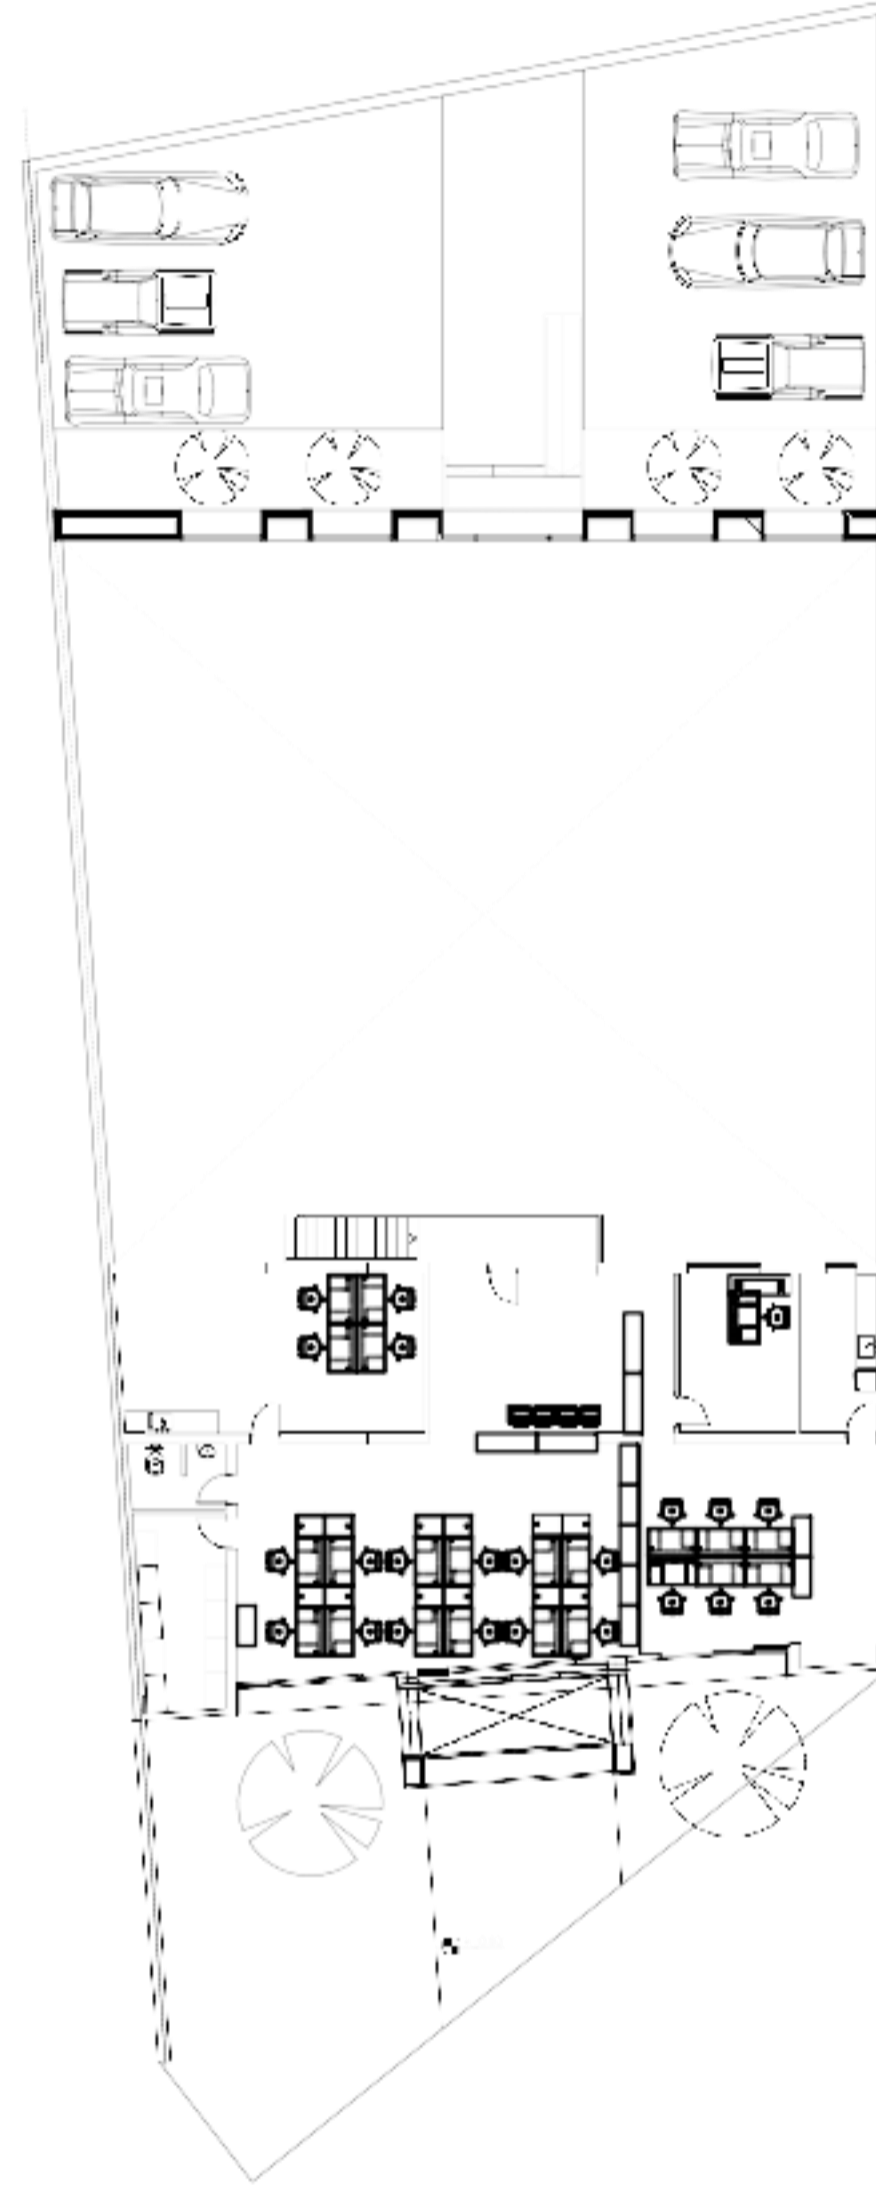


Planta Alta

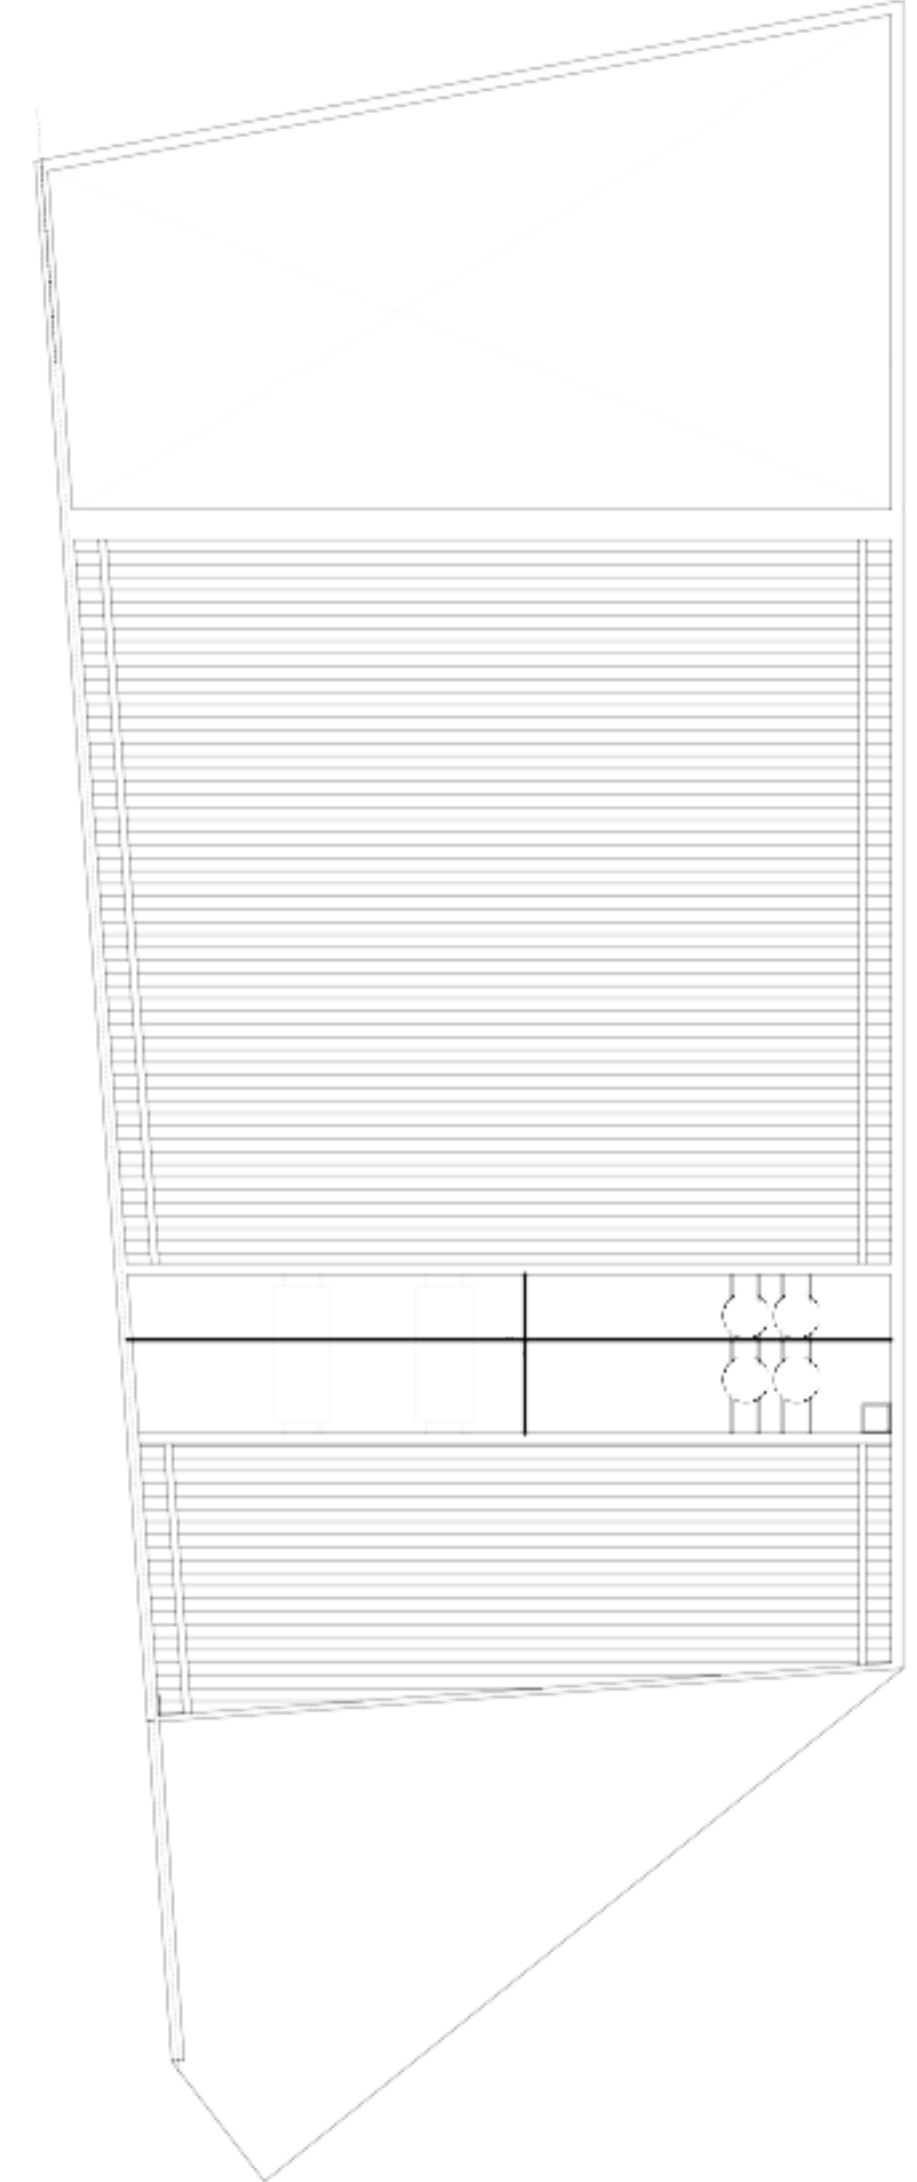


Planta Techos

PLANO INFORMATIVO. NO APTO PARA CONSTRUIR. VERIFICAR MEDIDAS EN OBRA.			
REV.	OBSERVACIONES	ARCHIVO	CONT.
.			
ANSES ADMINISTRACION NACIONAL DE SEGURIDAD SOCIAL DIRECCION DE OBRAS E INFRAESTRUCTURA		PLANO N° AR-05	
OBRA: MORÓN <small>Cristóbal Llorralde 514</small>		ESCALA: 00 1:125	
<small> Proyecto: Arq. Enrique Mora-Guán Diseño: Arq. Gabriel Guzmán / Arq. Florencia Ricca Archivo: 0000 Fecha: 16/03/2011 Coordinación: Proyecto y Pliego I Arq. Osvaldo Paredes </small>			
<small>TODAS LAS MEDIDAS Y NIVELES SE VERIFICARAN EN OBRA PREVIAMENTE A TODA COTIZACION Y/O EJECUCION DE YAREAS</small>			

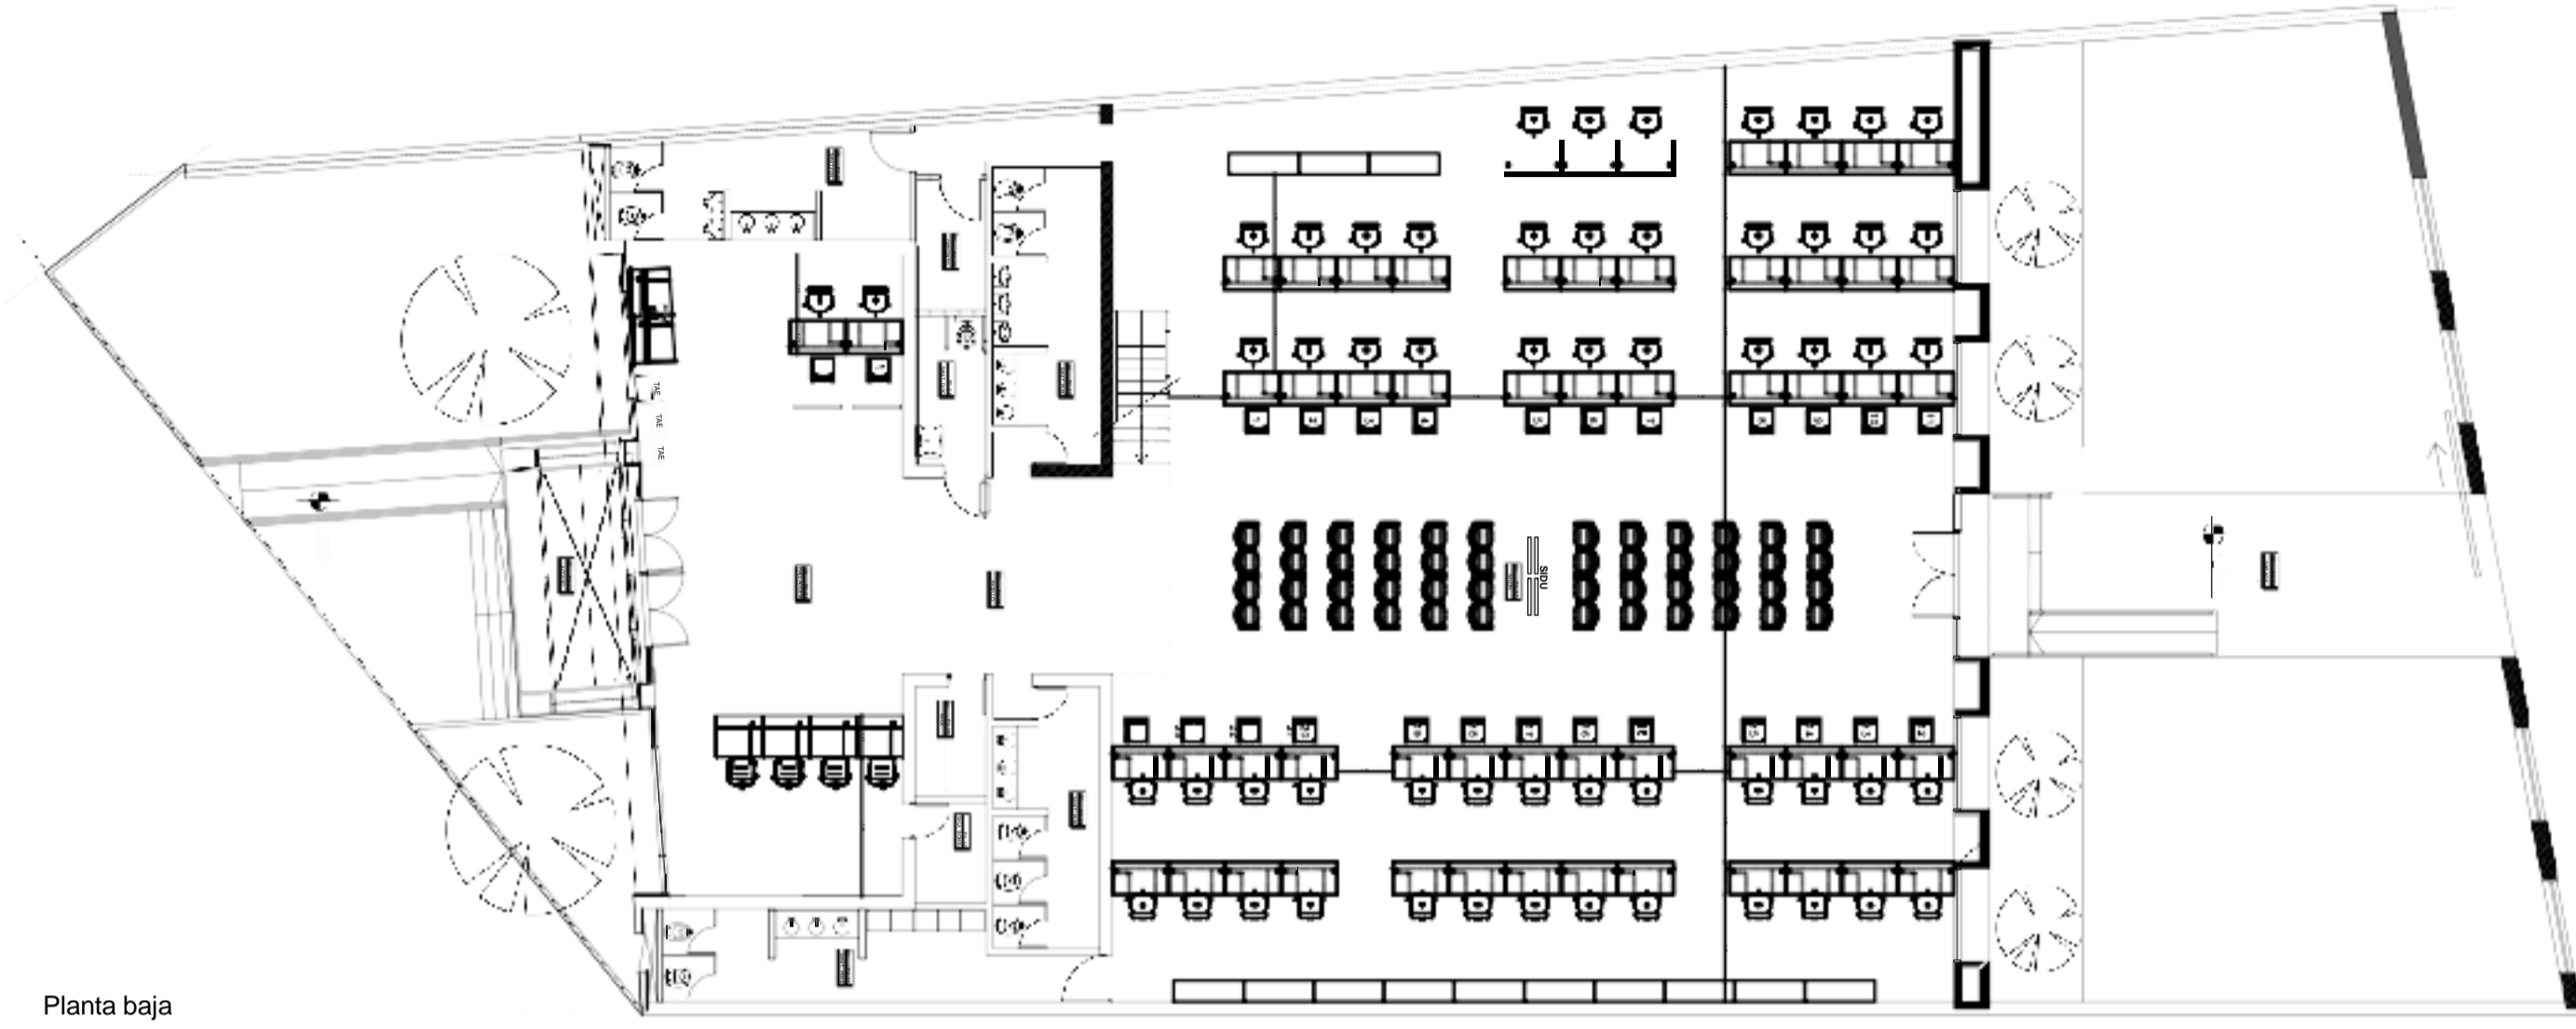


Planta baja

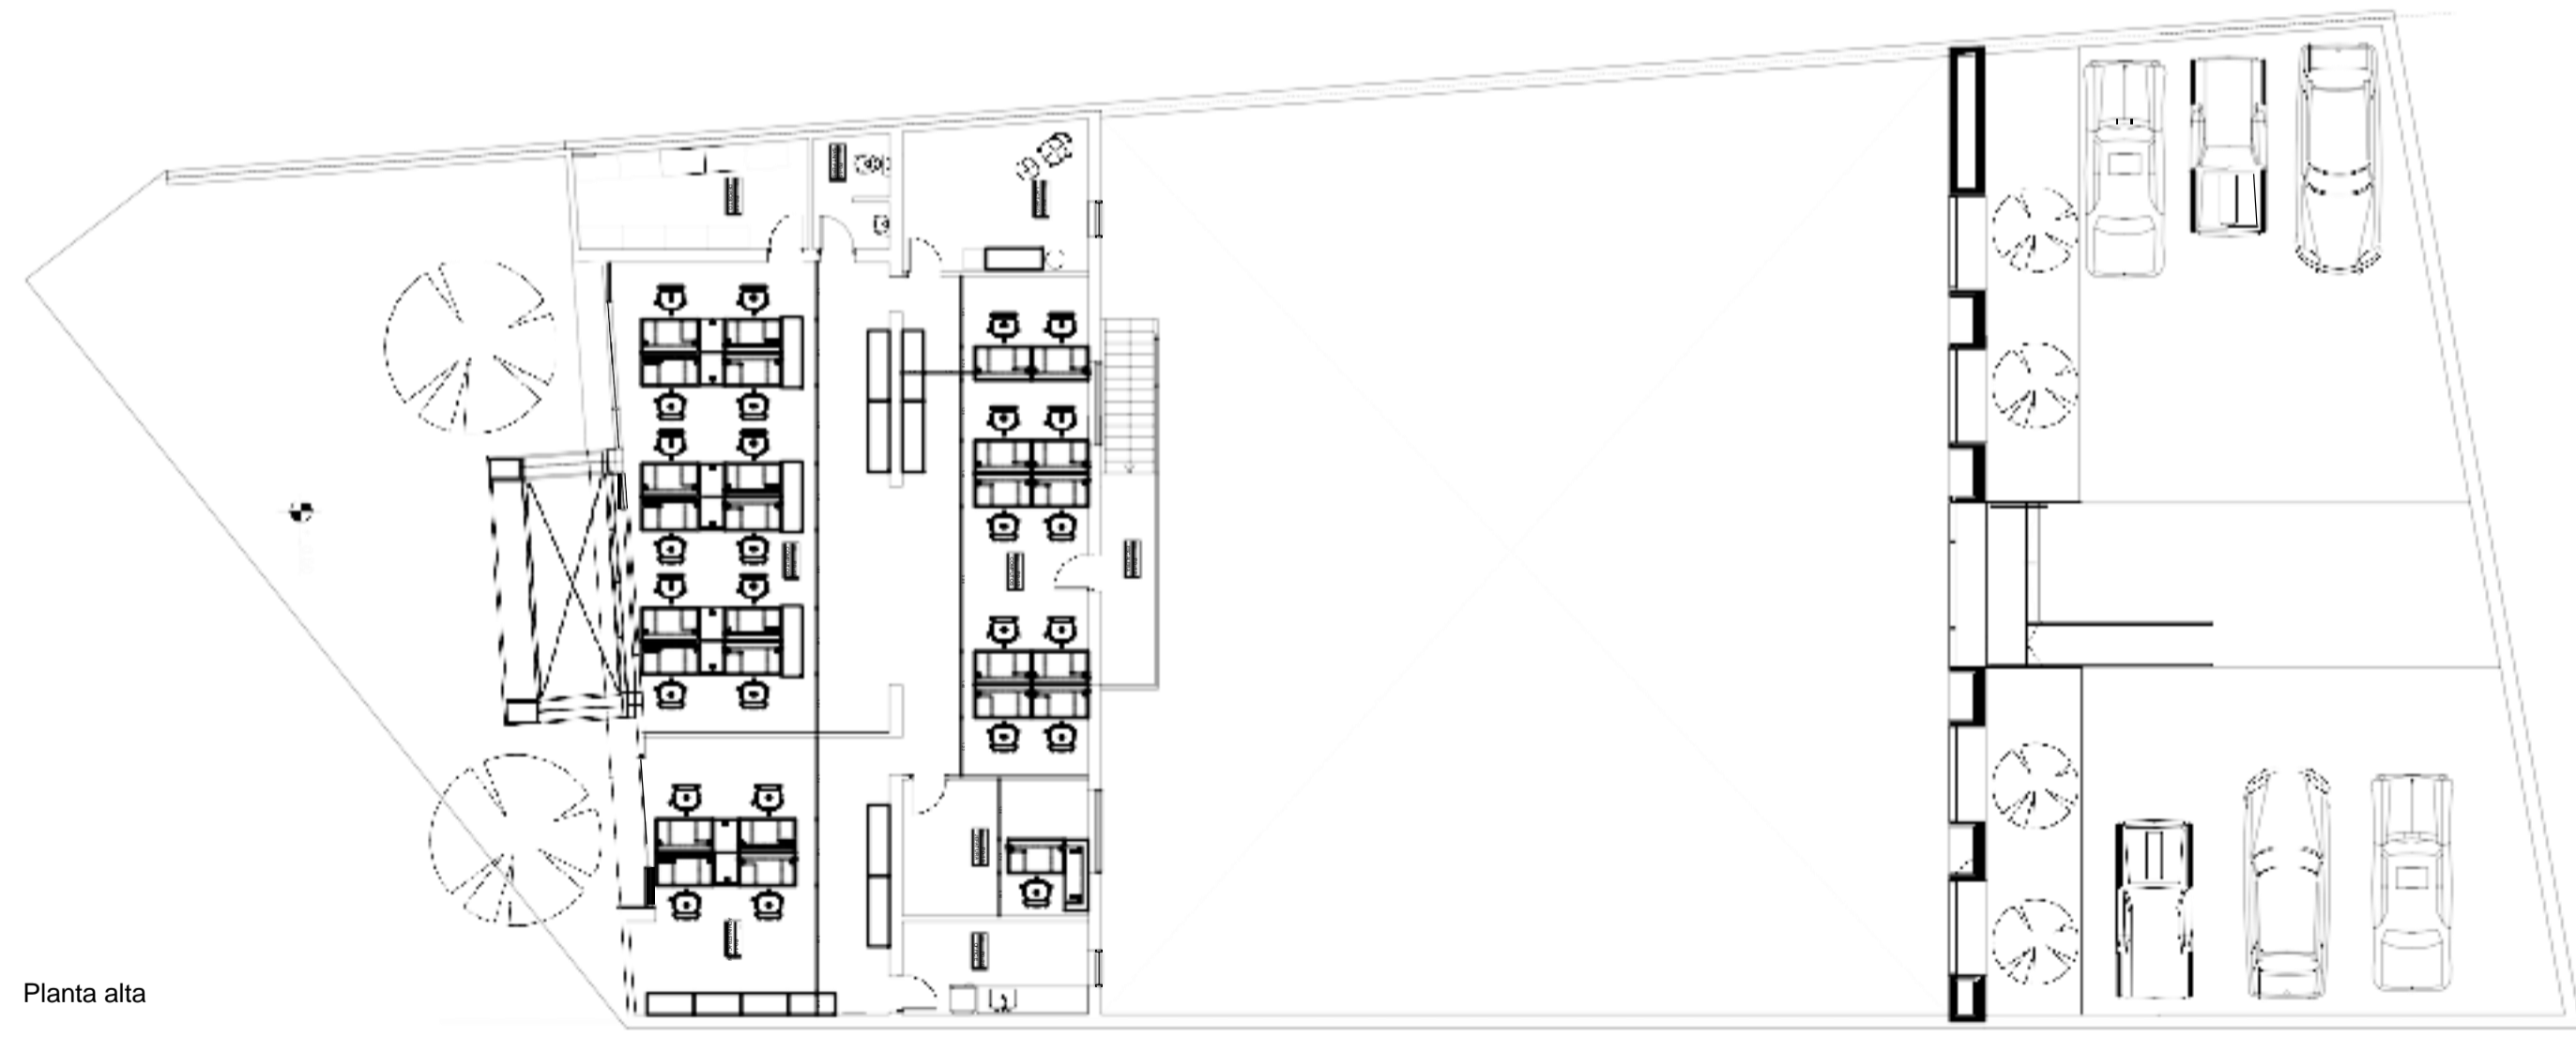


Planta alta


PLANO INFORMATIVO. NO APTO PARA CONSTRUIR. VERIFICAR MEDIDAS EN OBRA.			
REV.	OBSERVACIONES	ARCHIVO	CONT.
1			
2			
3			
ANSES ADMINISTRACION NACIONAL DE SEGURIDAD SOCIAL DIRECCION DE OBRAS E INFRAESTRUCTURA		PLANO N° AR-04	
OBRA: MORÓN Crisólogo Larralde 514		ESCALA: UC 1:100	
PLANO: ARQUITECTURA - DISTRIBUCION		FECHA: 10/01/2021	
TODAS LAS MEDIDAS Y NIVELES SE VERIFICARAN EN OBRA PREVIAMENTE A TODA COTIZACION Y/O EJECUCION DE TAREAS			

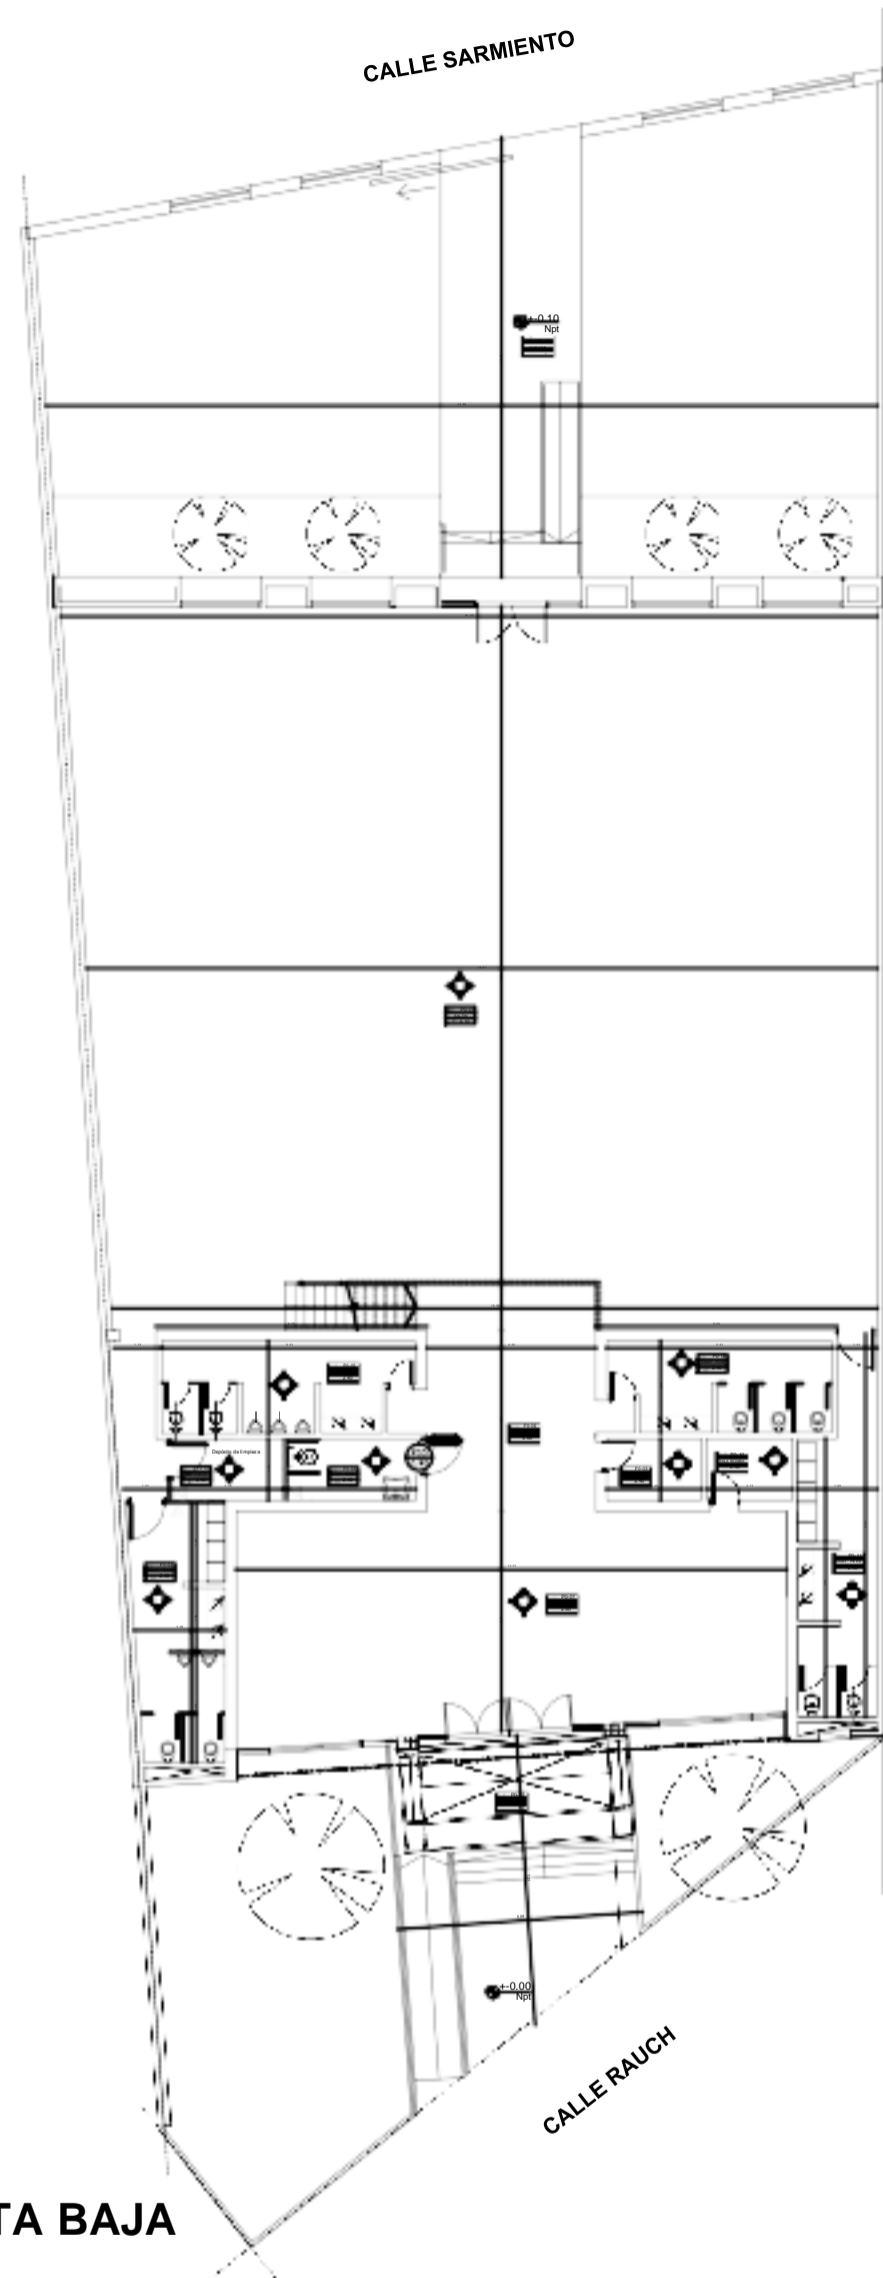

PLANTA BAJA

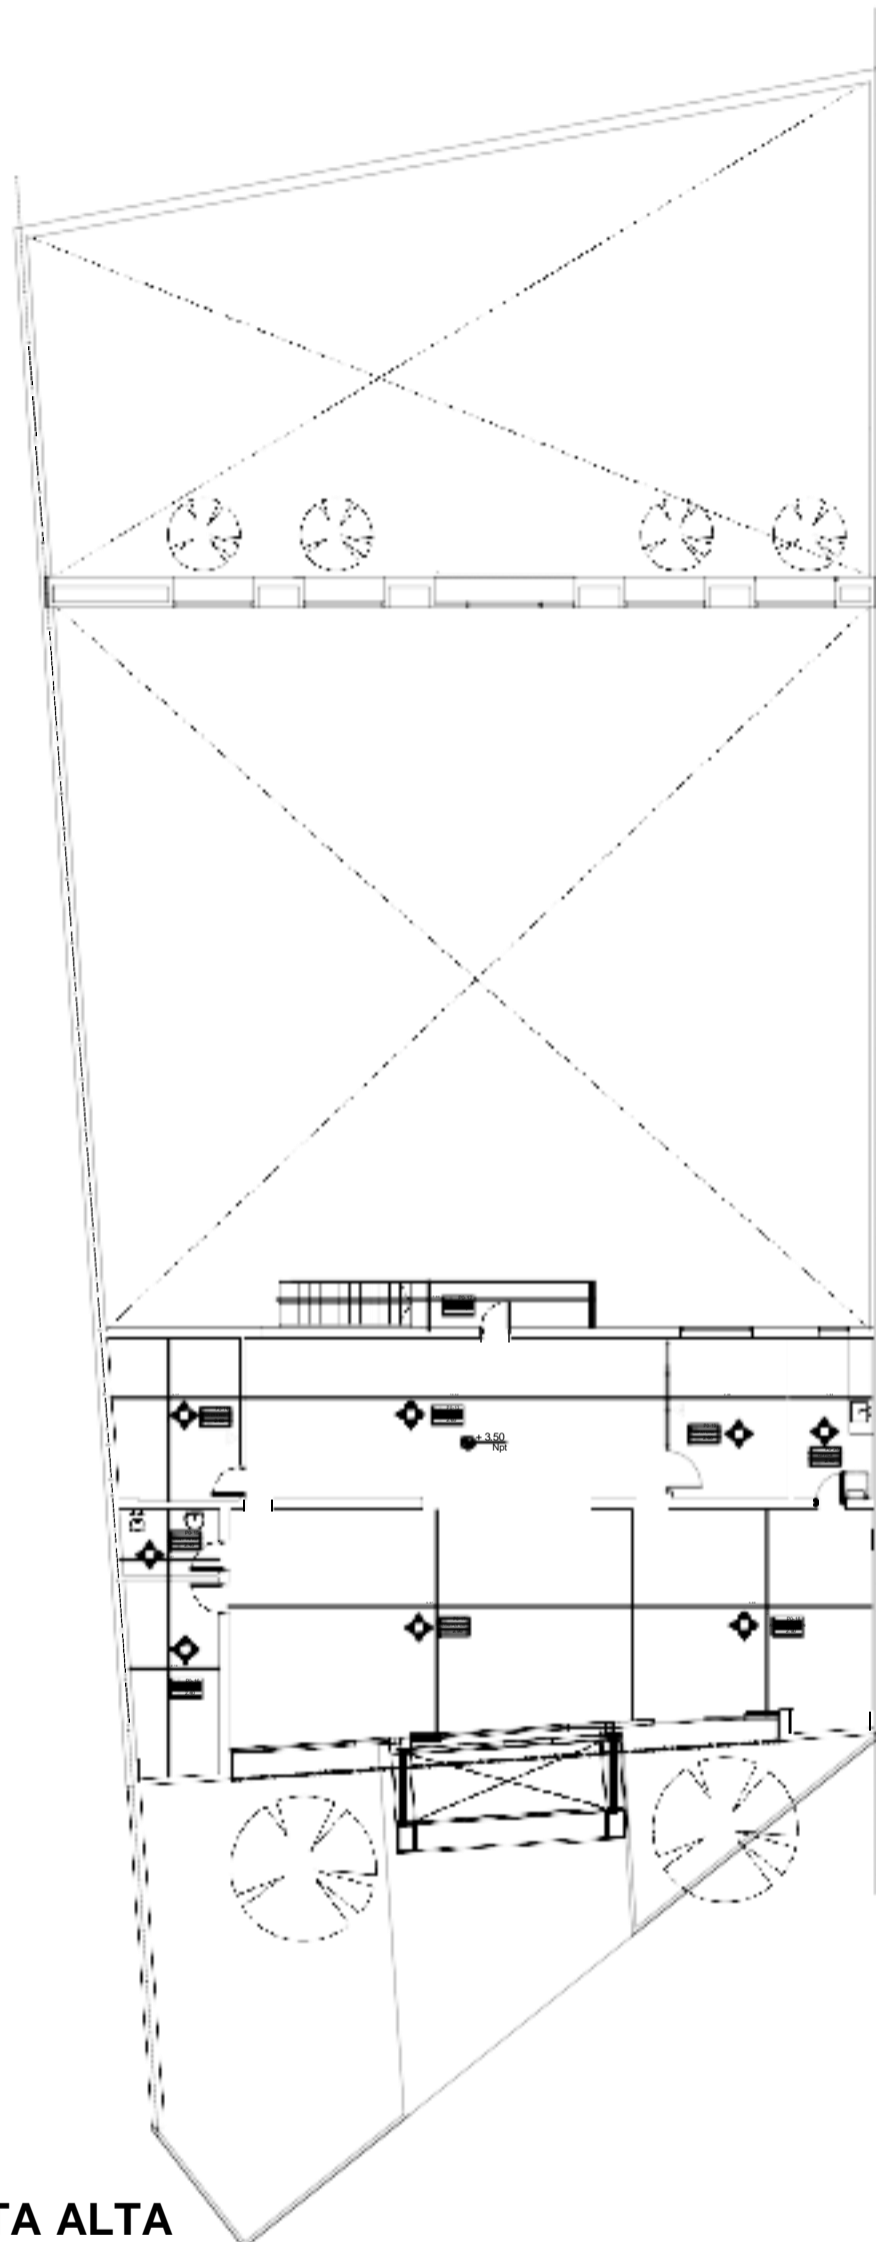


PLANTA ALTA

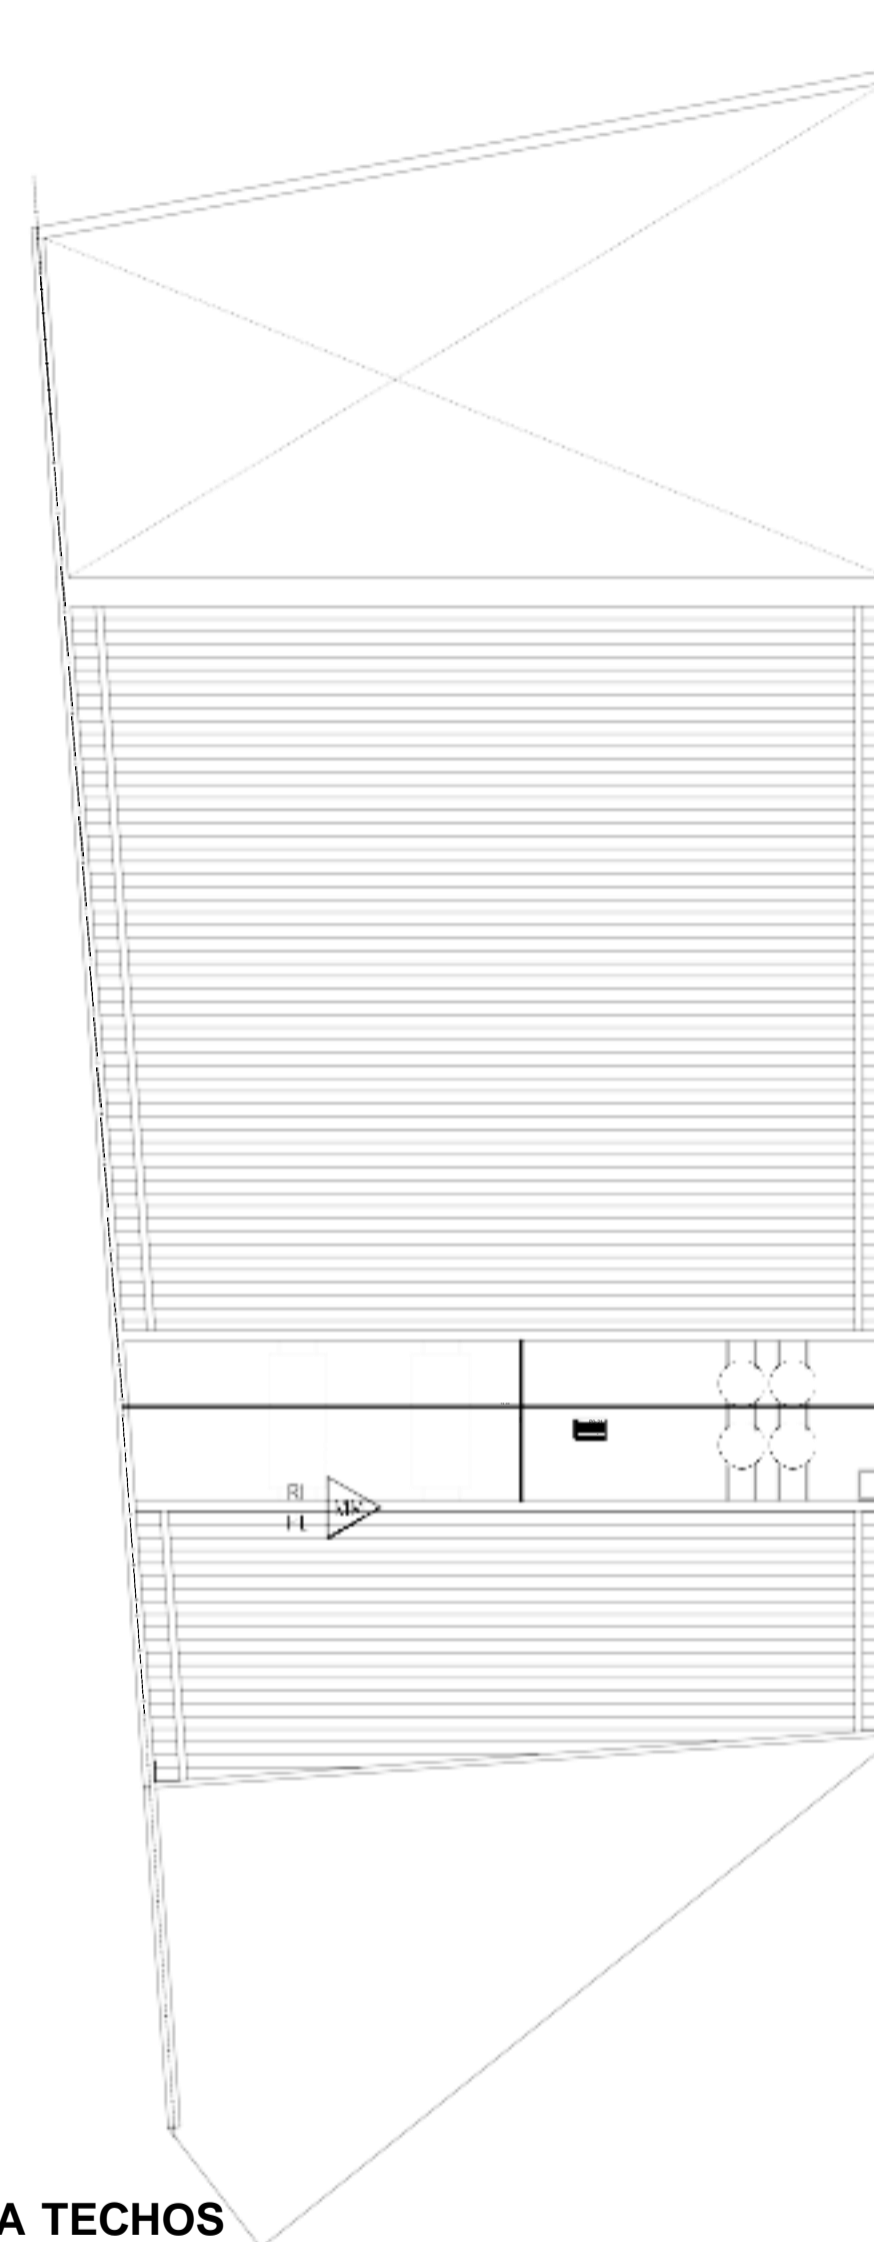


PLANTA TECHOS


PLANO INFORMATIVO. NO APTO PARA CONSTRUIR. VERIFICAR MEDIDAS EN OBRA.			
REV.	OBSERVACIONES	ARCHIVO	CONT.
ANSES ADMINISTRACION NACIONAL DE SEGURIDAD SOCIAL DIRECCION DE OBRAS E INFRAESTRUCTURA			
OBRA:	MORÓN	PLANO N°	AR-01
PLANO:	ARQUITECTURA - PLANTAS	ESCALA:	OC 1:125
<small> Proyecto: Anja Enrique - Mora - Dan Dibujo: Anja Gabriela Dan - Anja Favela Roca Archivo: 000 Fecha: 28/01/2021 Coordinación: Proyectos y Pliegos 1 Anja Gabriela Dan - Anja Favela Roca </small>			
<small>TODAS LAS MEDIDAS Y NIVELES SE VERIFICARAN EN OBRA PREVIAMENTE A TODA COTIZACION Y/O EJECUCION DE TAREAS</small>			

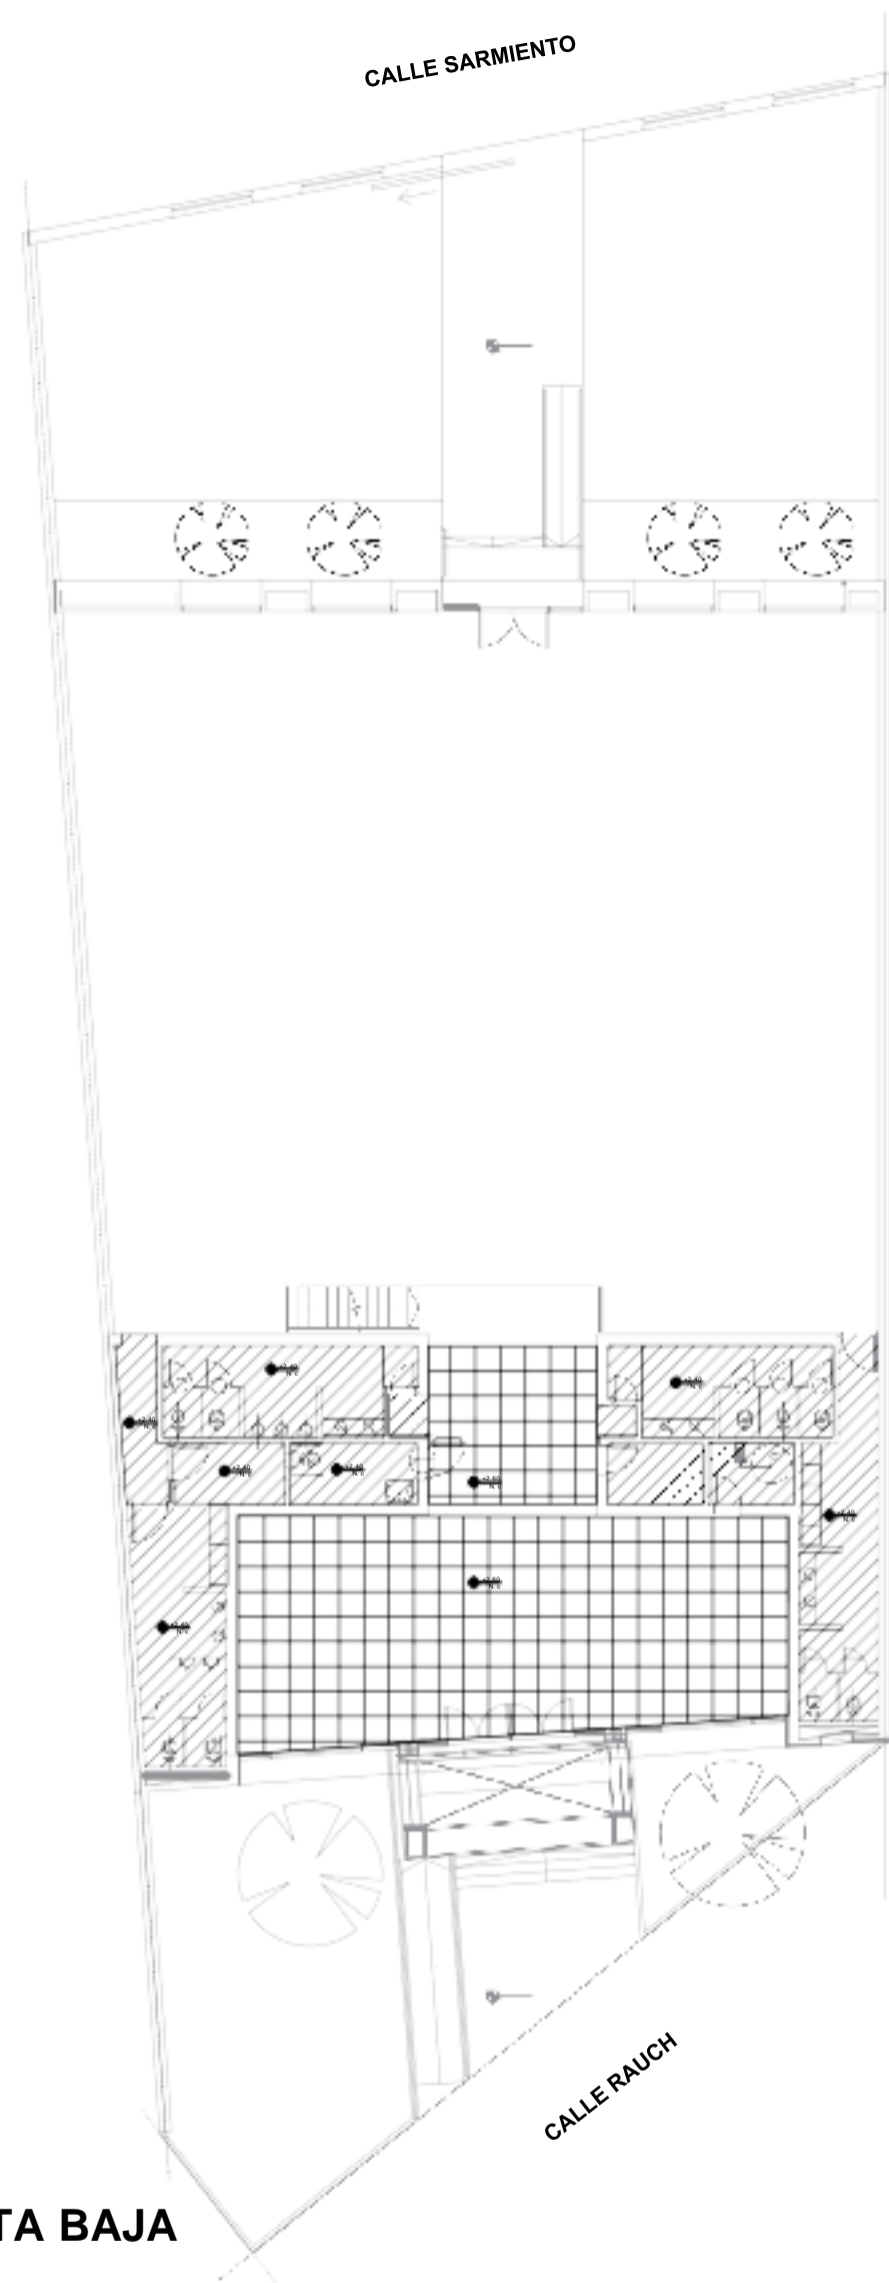

PLANTA BAJA

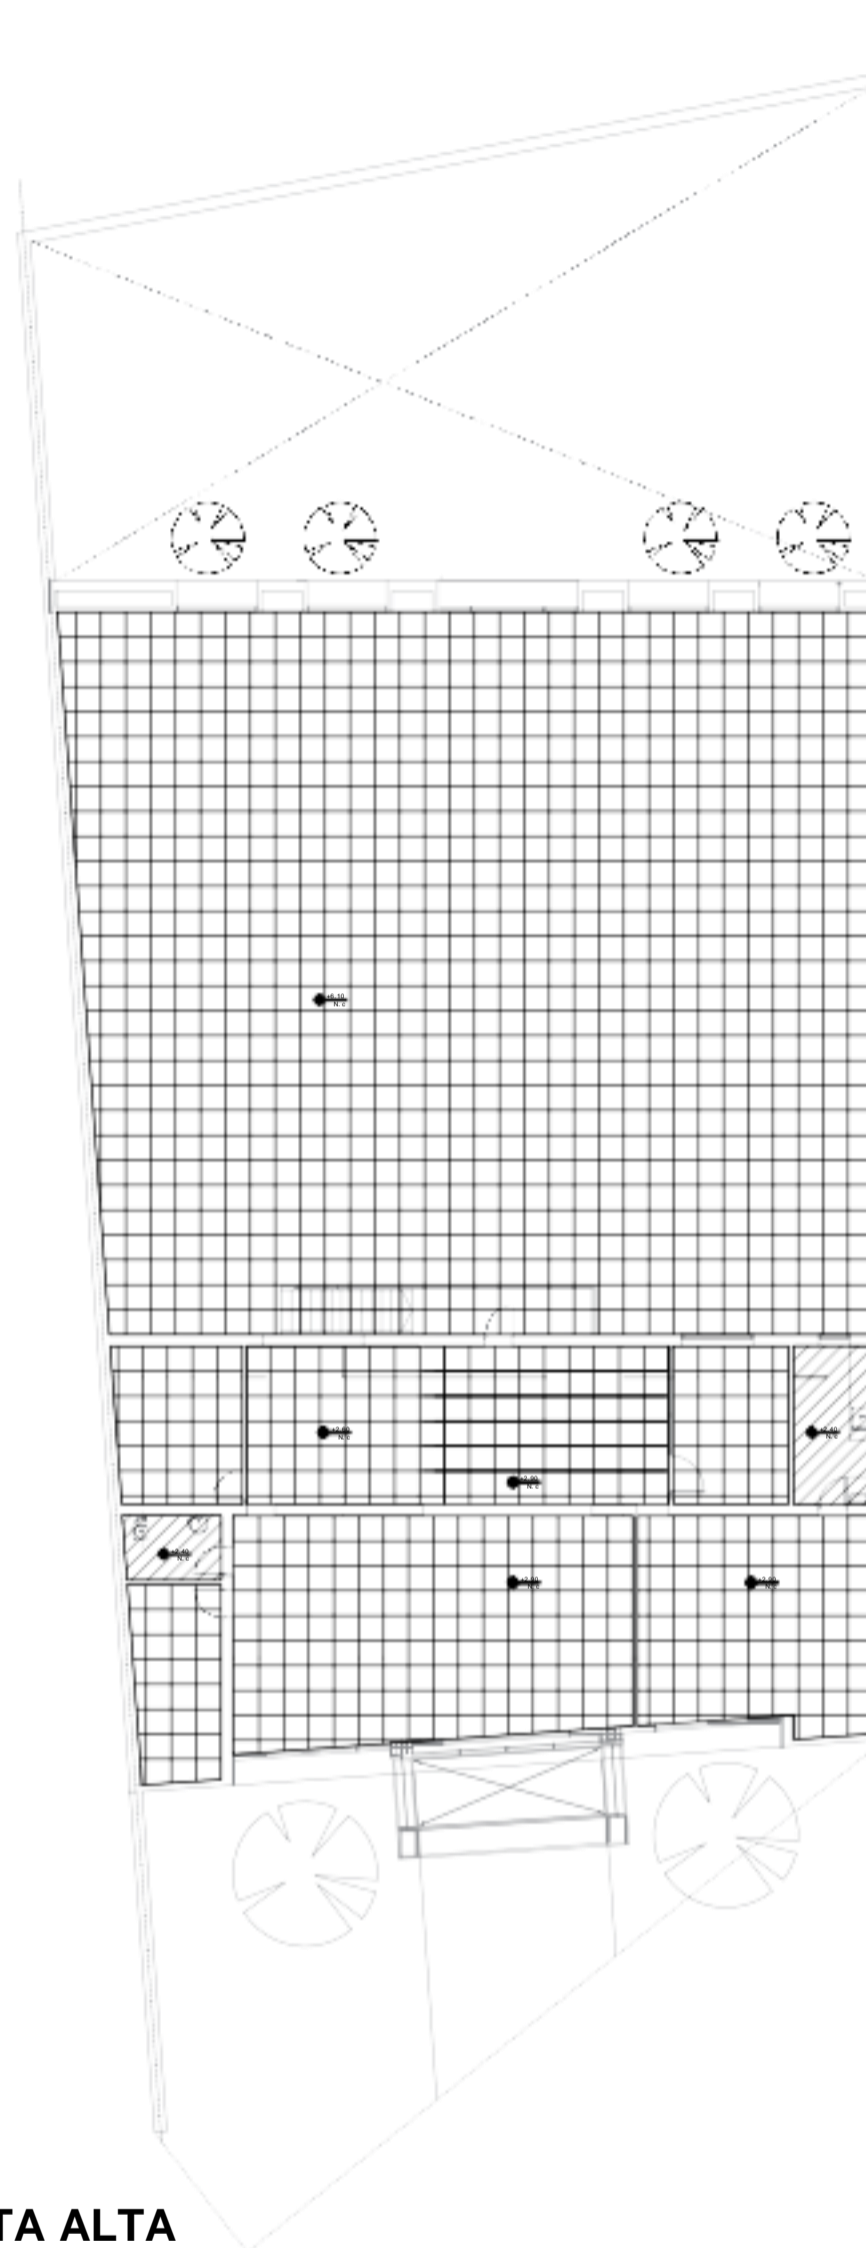


PLANTA ALTA

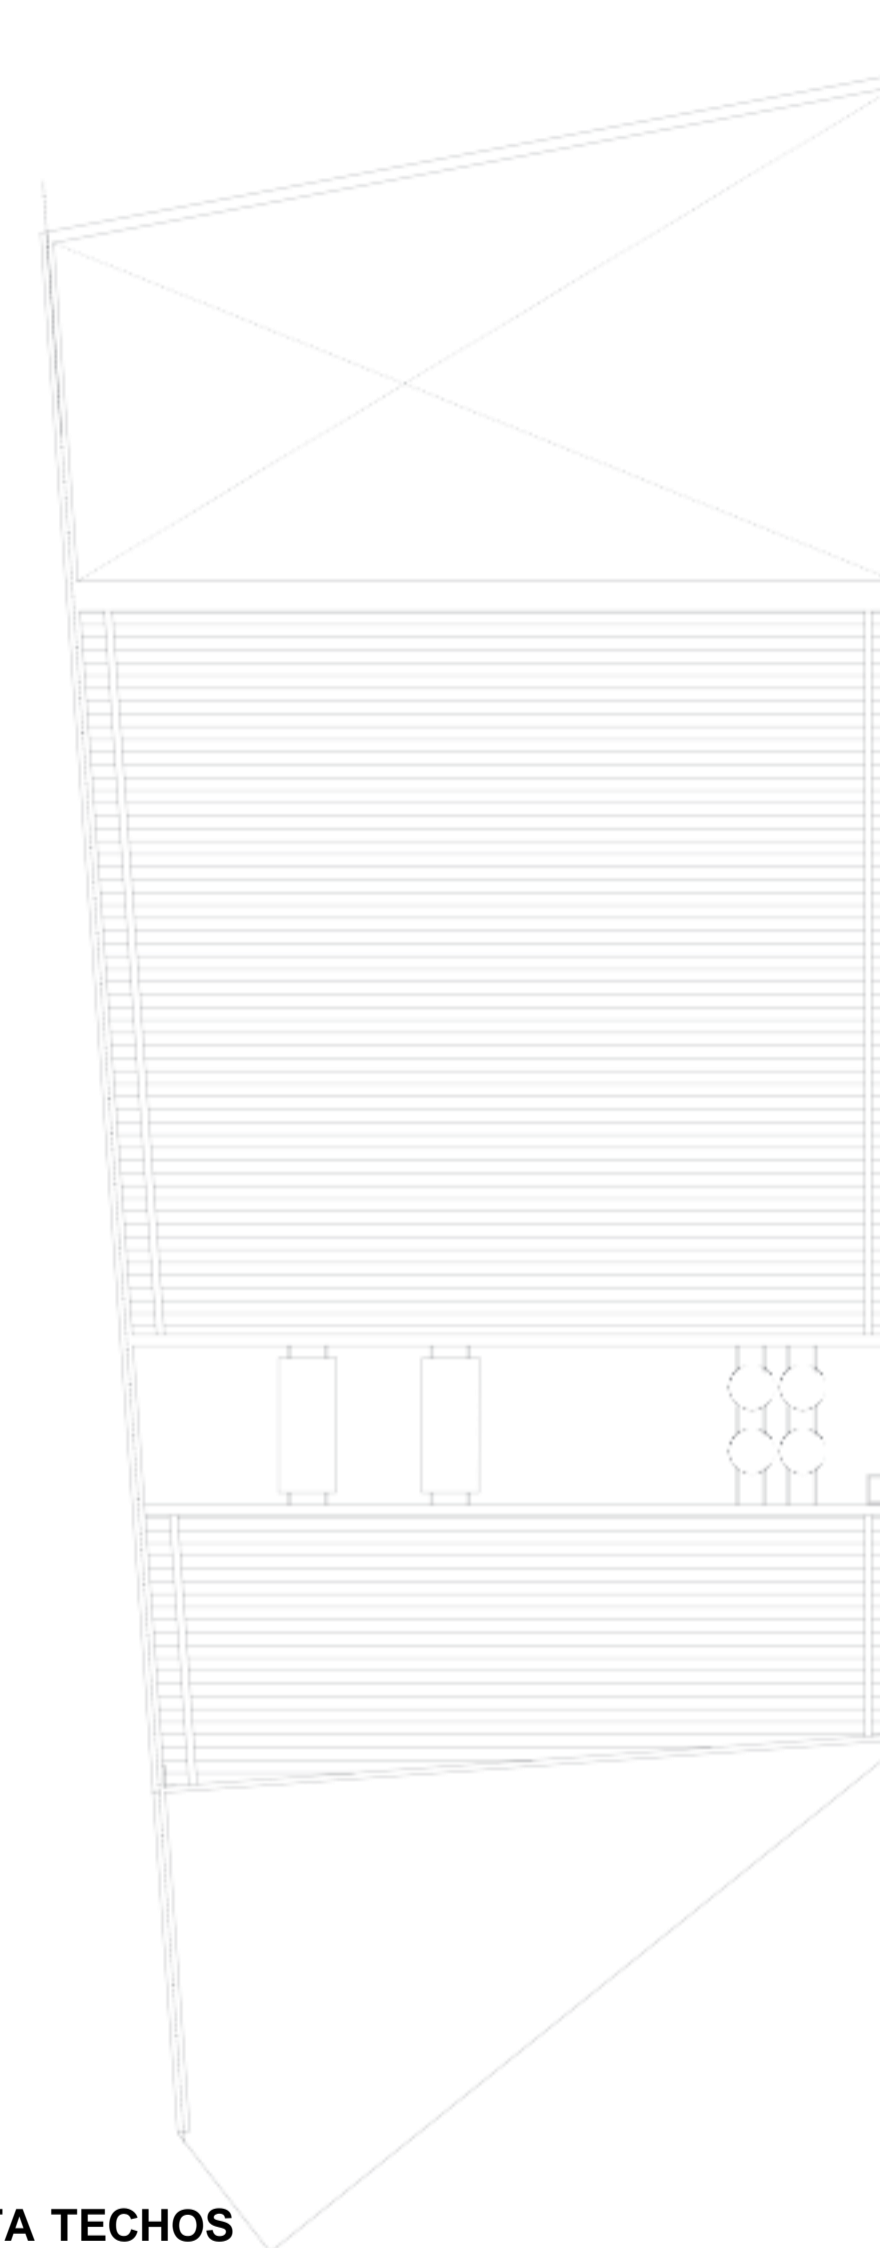

PLANTA TECHOS

REFERENCIAS

 CIELORRASOS:




SUSPENDIDO PLACAS DE YESO DE ROCA DESMONTABLES DE 600x600 mm. SOBRE ESTRUCTURA DE PERFILES DE CHAPA "T" INVERTIDO PREPINTADOS COLOR BLANCO




SUSPENDIDO PLACAS DURLOCK


PLANO INFORMATIVO. NO APTO PARA CONSTRUIR. VERIFICAR MEDIDAS EN OBRA.			
REV.	OBSERVACIONES	ARCHIVO	CONT.
-	-	-	-
-	-	-	-
ANSES ADMINISTRACION NACIONAL DE SEGURIDAD SOCIAL DIRECCION DE OBRAS E INFRAESTRUCTURA		PLANO N° AR-03	
OBRA: MORÓN Crisólogo Llorralde 514		ESCALA: 1:125	
PLANO: ARQUITECTURA - CIELORRASOS		OBRAS:	
Proyecto: Anz. Embarc. - Rta. - Dan Coordinación: Proyectos y Pliegos 1		Diseño: Anz. Gabriel Dan - Anz. Florencia Rocca Anz. Osiana Petralá Archivo: 0115 Fecha: 16/04/2021	
TODAS LAS MEDIDAS Y NIVELES SE VERIFICARAN EN OBRA PREVIAMENTE A TODA COTIZACION Y/O EJECUCION DE TAREAS			

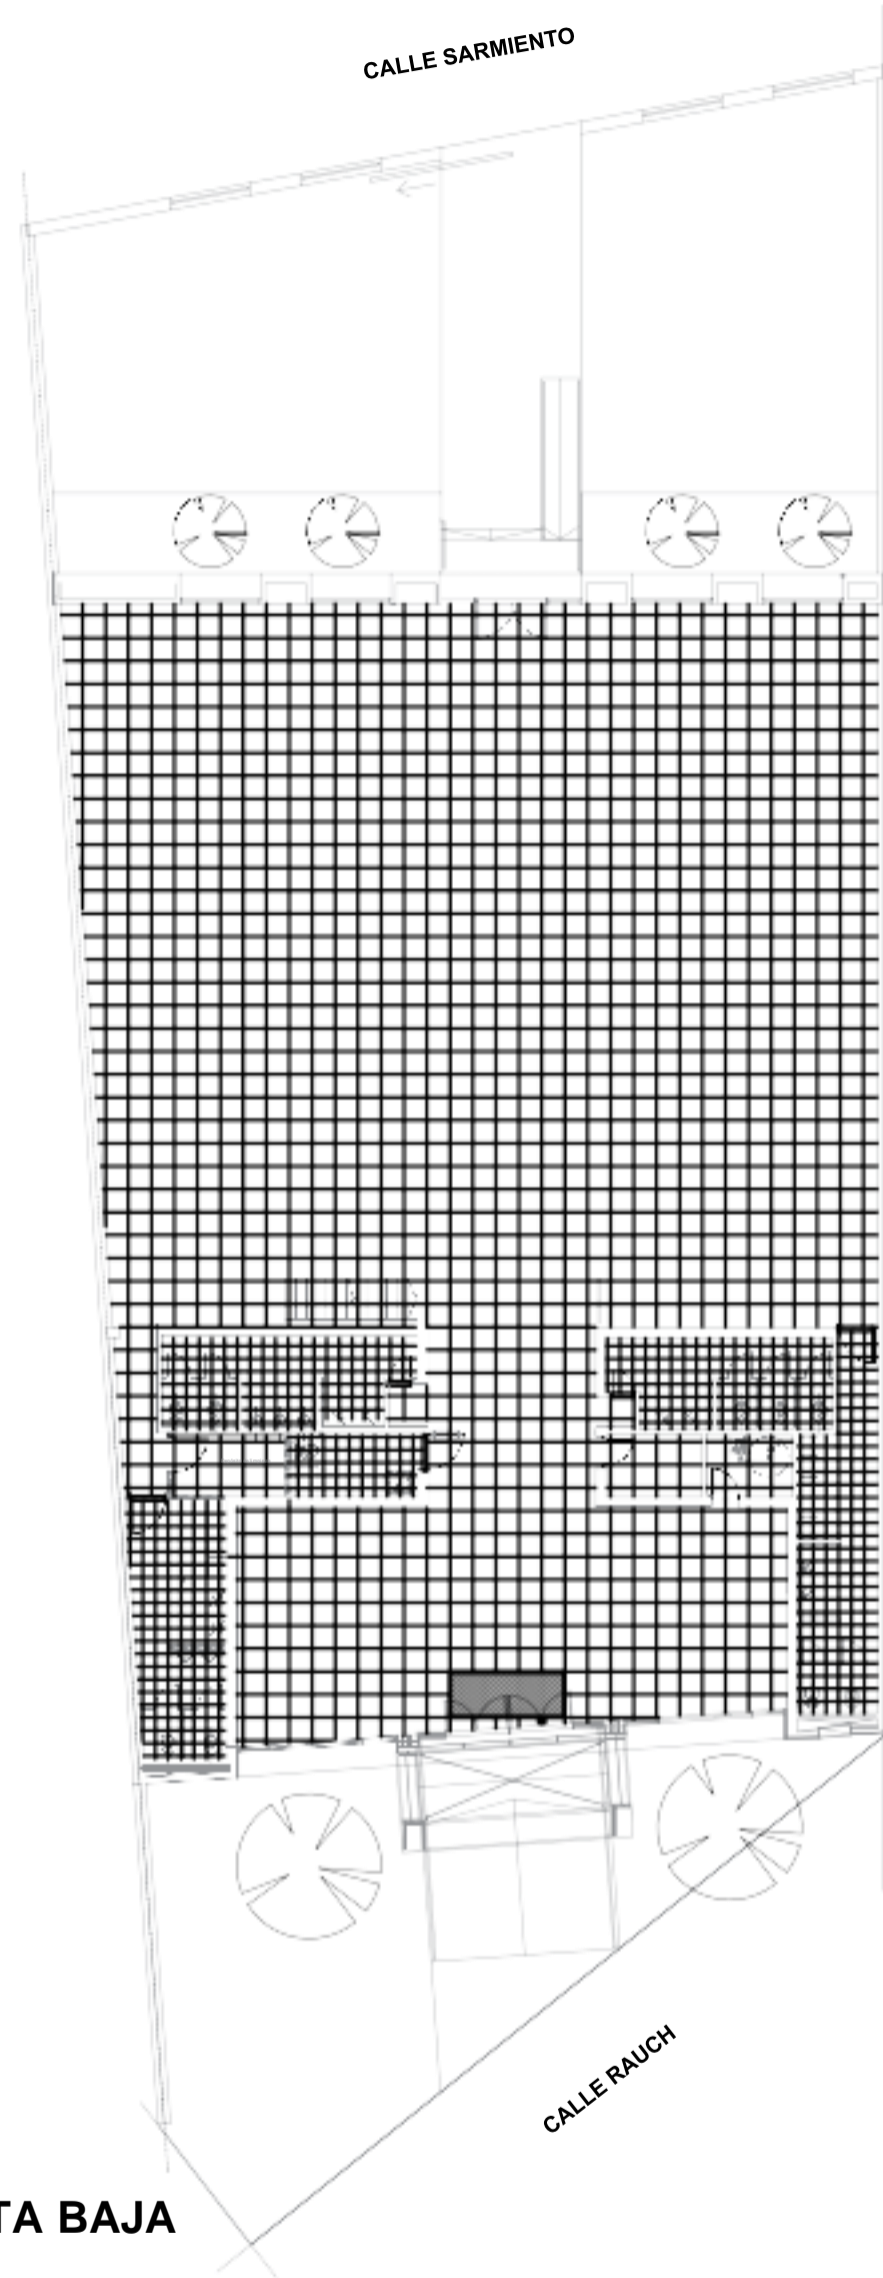

PLANTA BAJA

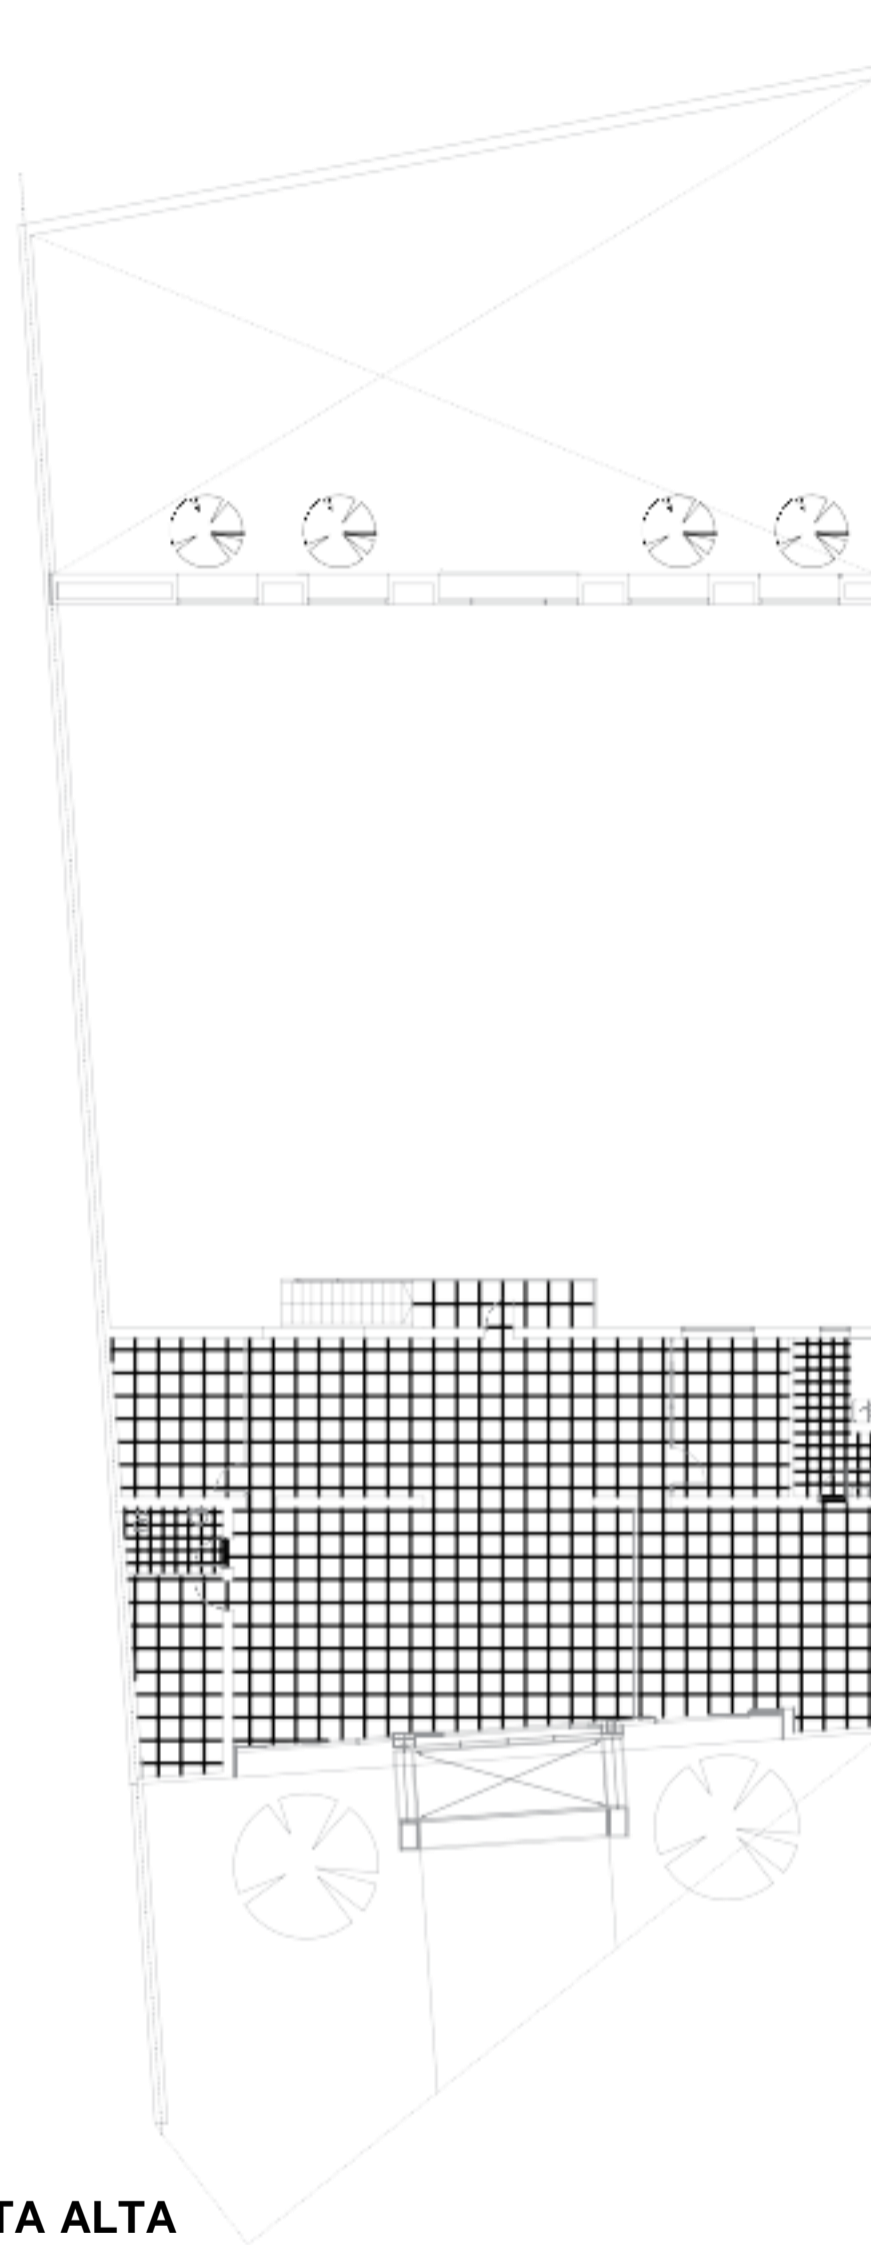



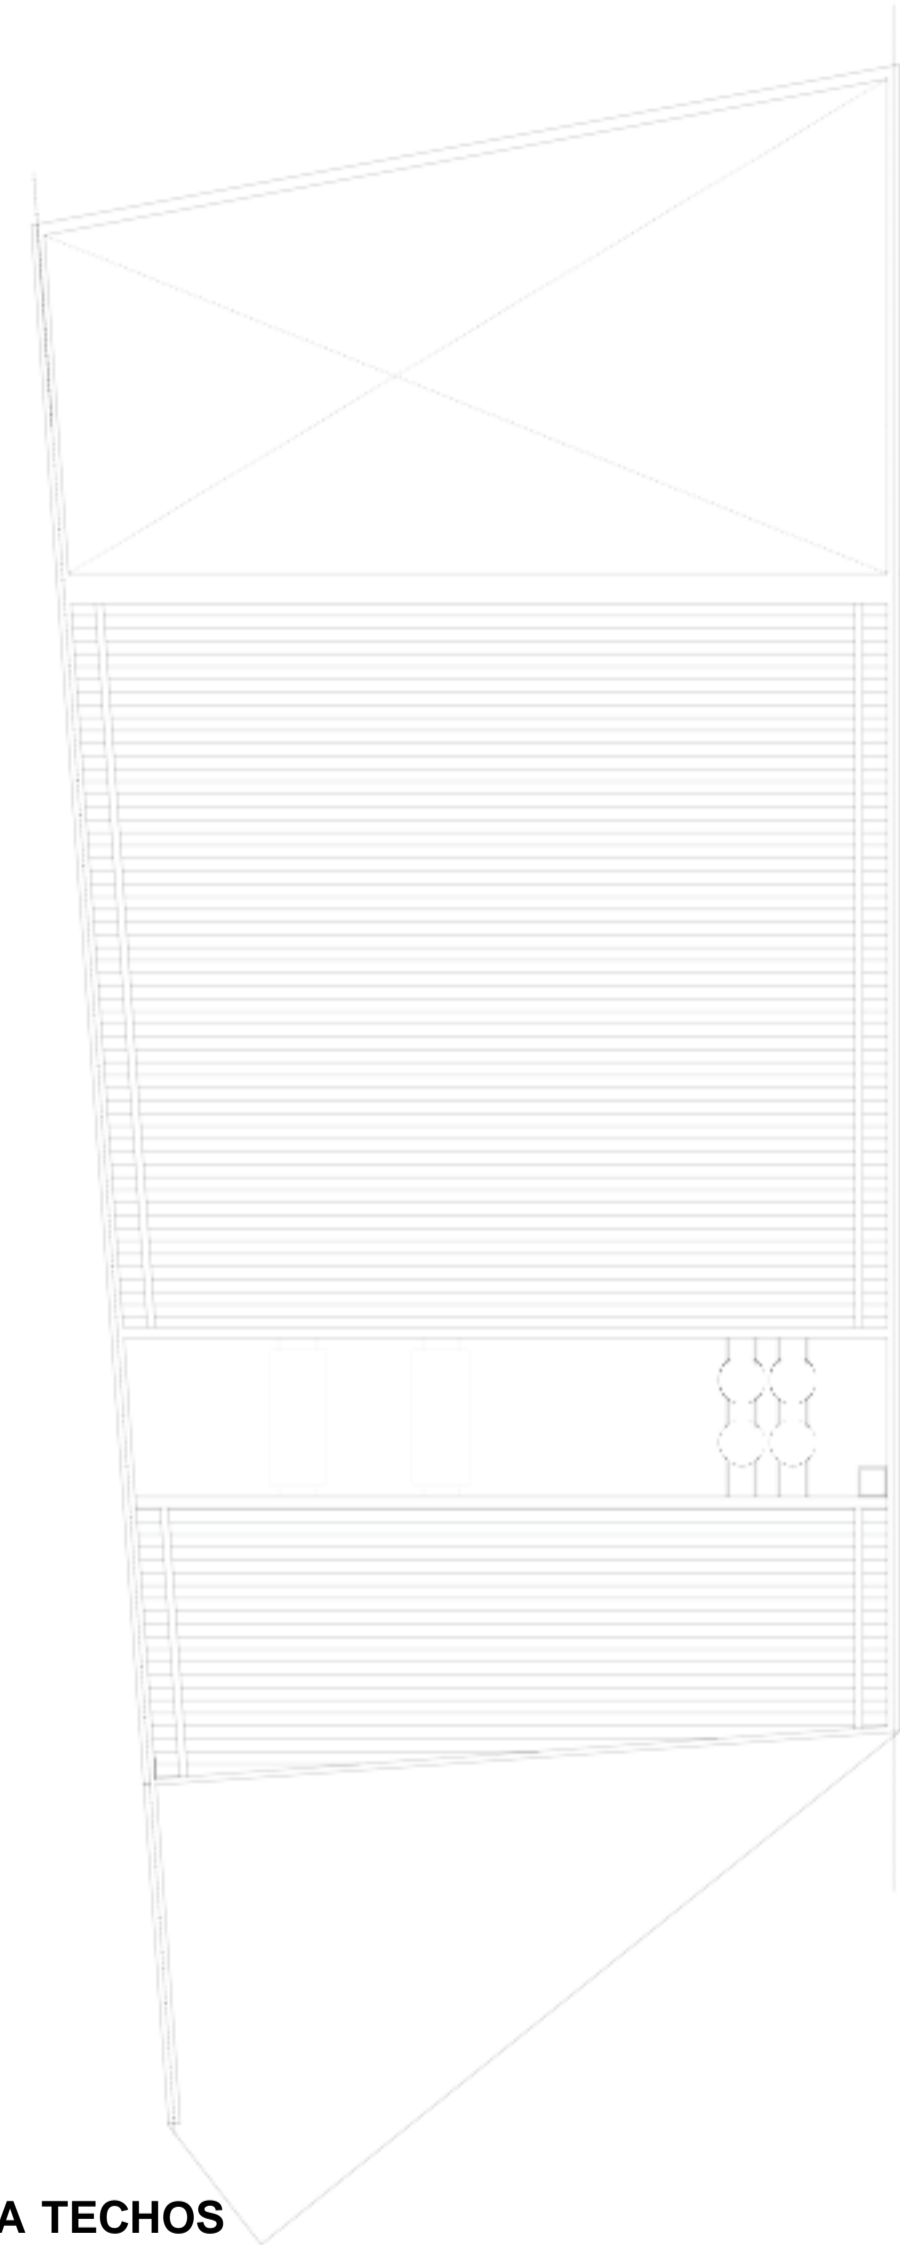

PLANTA ALTA




PLANTA TECHOS


Referencias

-  Porcellanato 60 x 60 cm Sidney Natural Grey de Cerro Negro
-  Cerámico 40x40 tipo Cortines modelo Ciment Gris
-  Solia en granito gris mara
-  Felpudo


PLANO INFORMATIVO. NO APTO PARA CONSTRUIR. VERIFICAR MEDIDAS EN OBRA.			
REV. OBSERVACIONES	ARCHIVO	CONT.	FECHA
ANSES ADMINISTRACION NACIONAL DE SEGURIDAD SOCIAL DIRECCION DE OBRAS E INFRAESTRUCTURA			
OBRA: MORÓN		Crisólogo Larraide 514	
PLANO: ARQUITECTURA - SOLADOS		PLANO N°	
AR-02		OBRA: ESCALA:	
UC		1:125	
TODAS LAS MEDIDAS Y NIVELES SE VERIFICARAN EN OBRA PREVIAMENTE A TODA COTIZACION Y/O EJECUCION DE TAREAS			

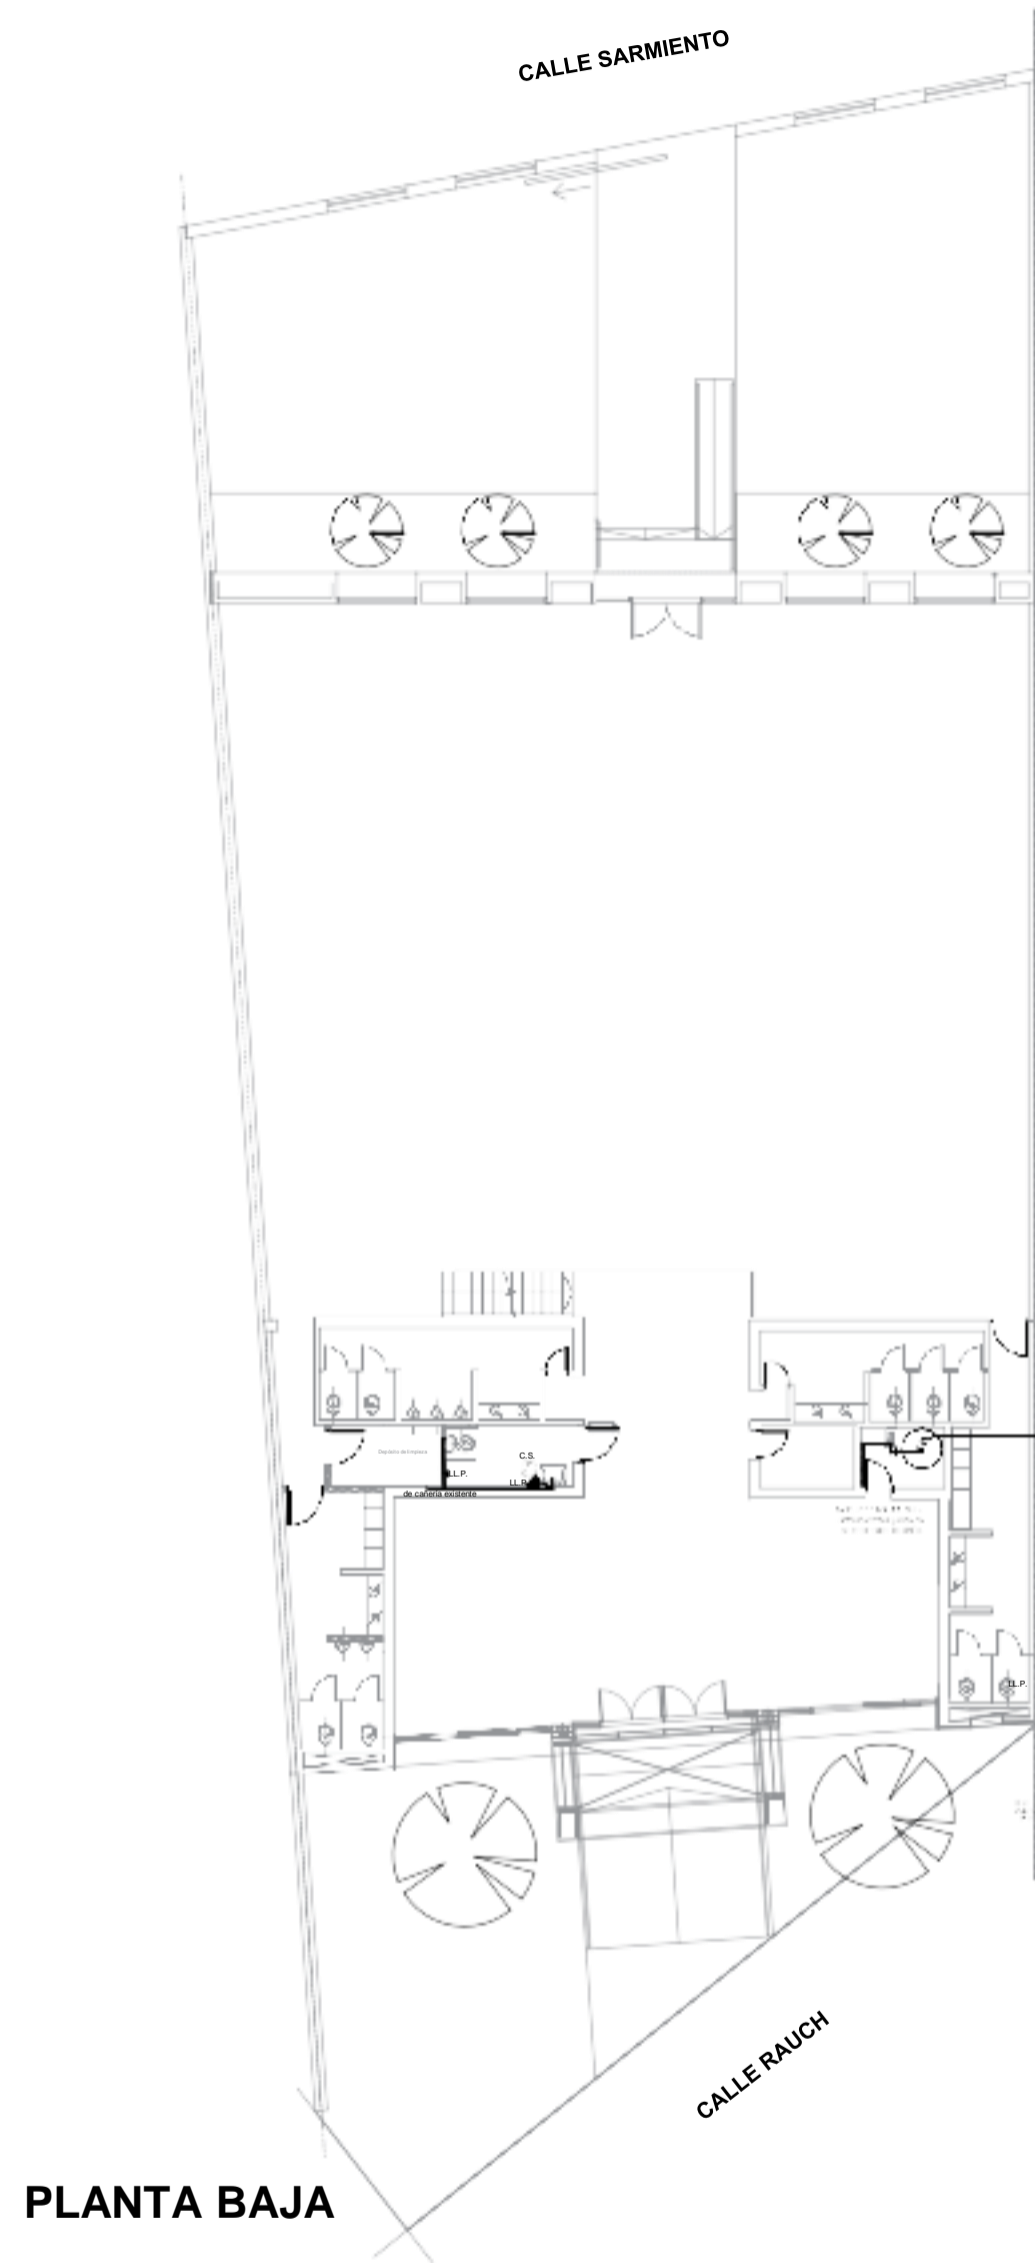

PLANTA BAJA

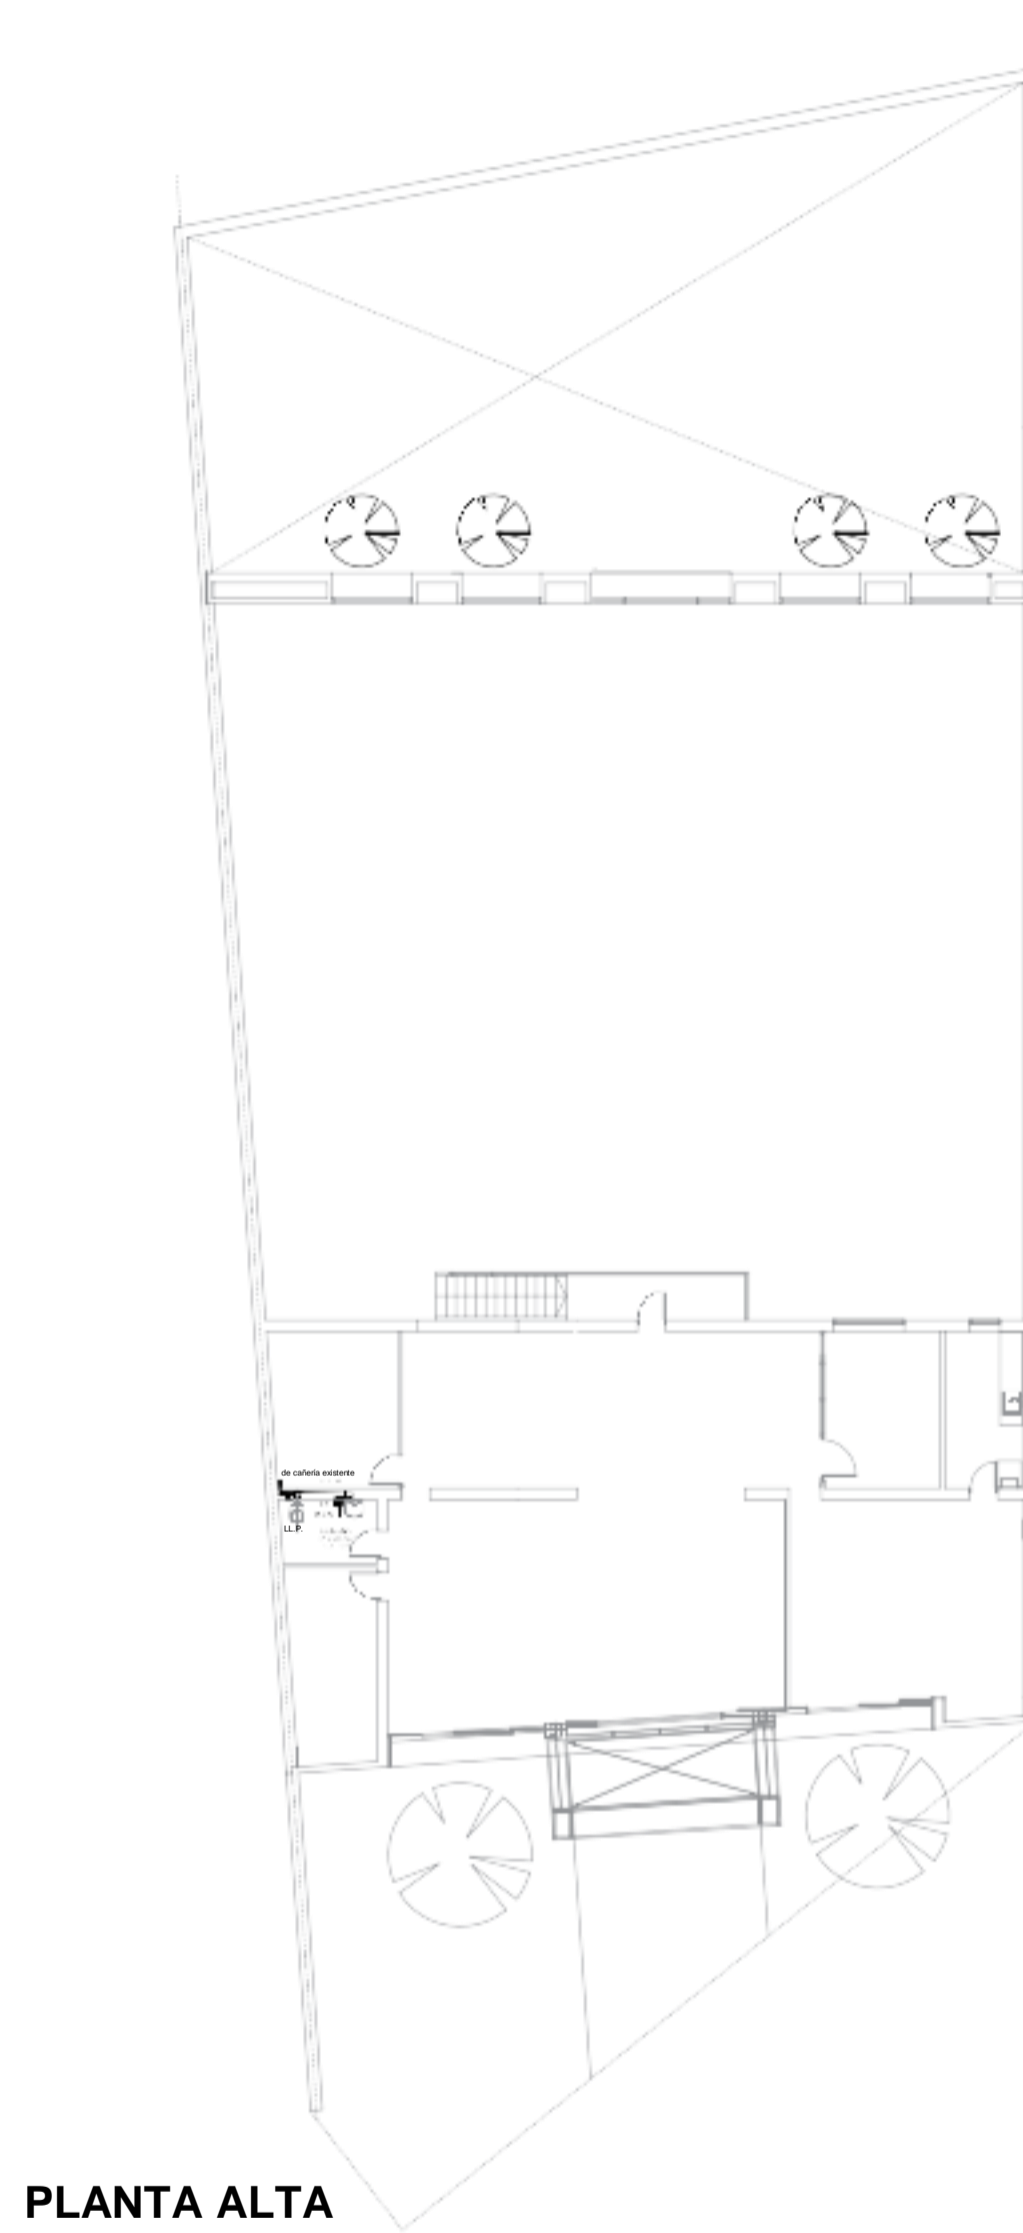

PLANTA ALTA











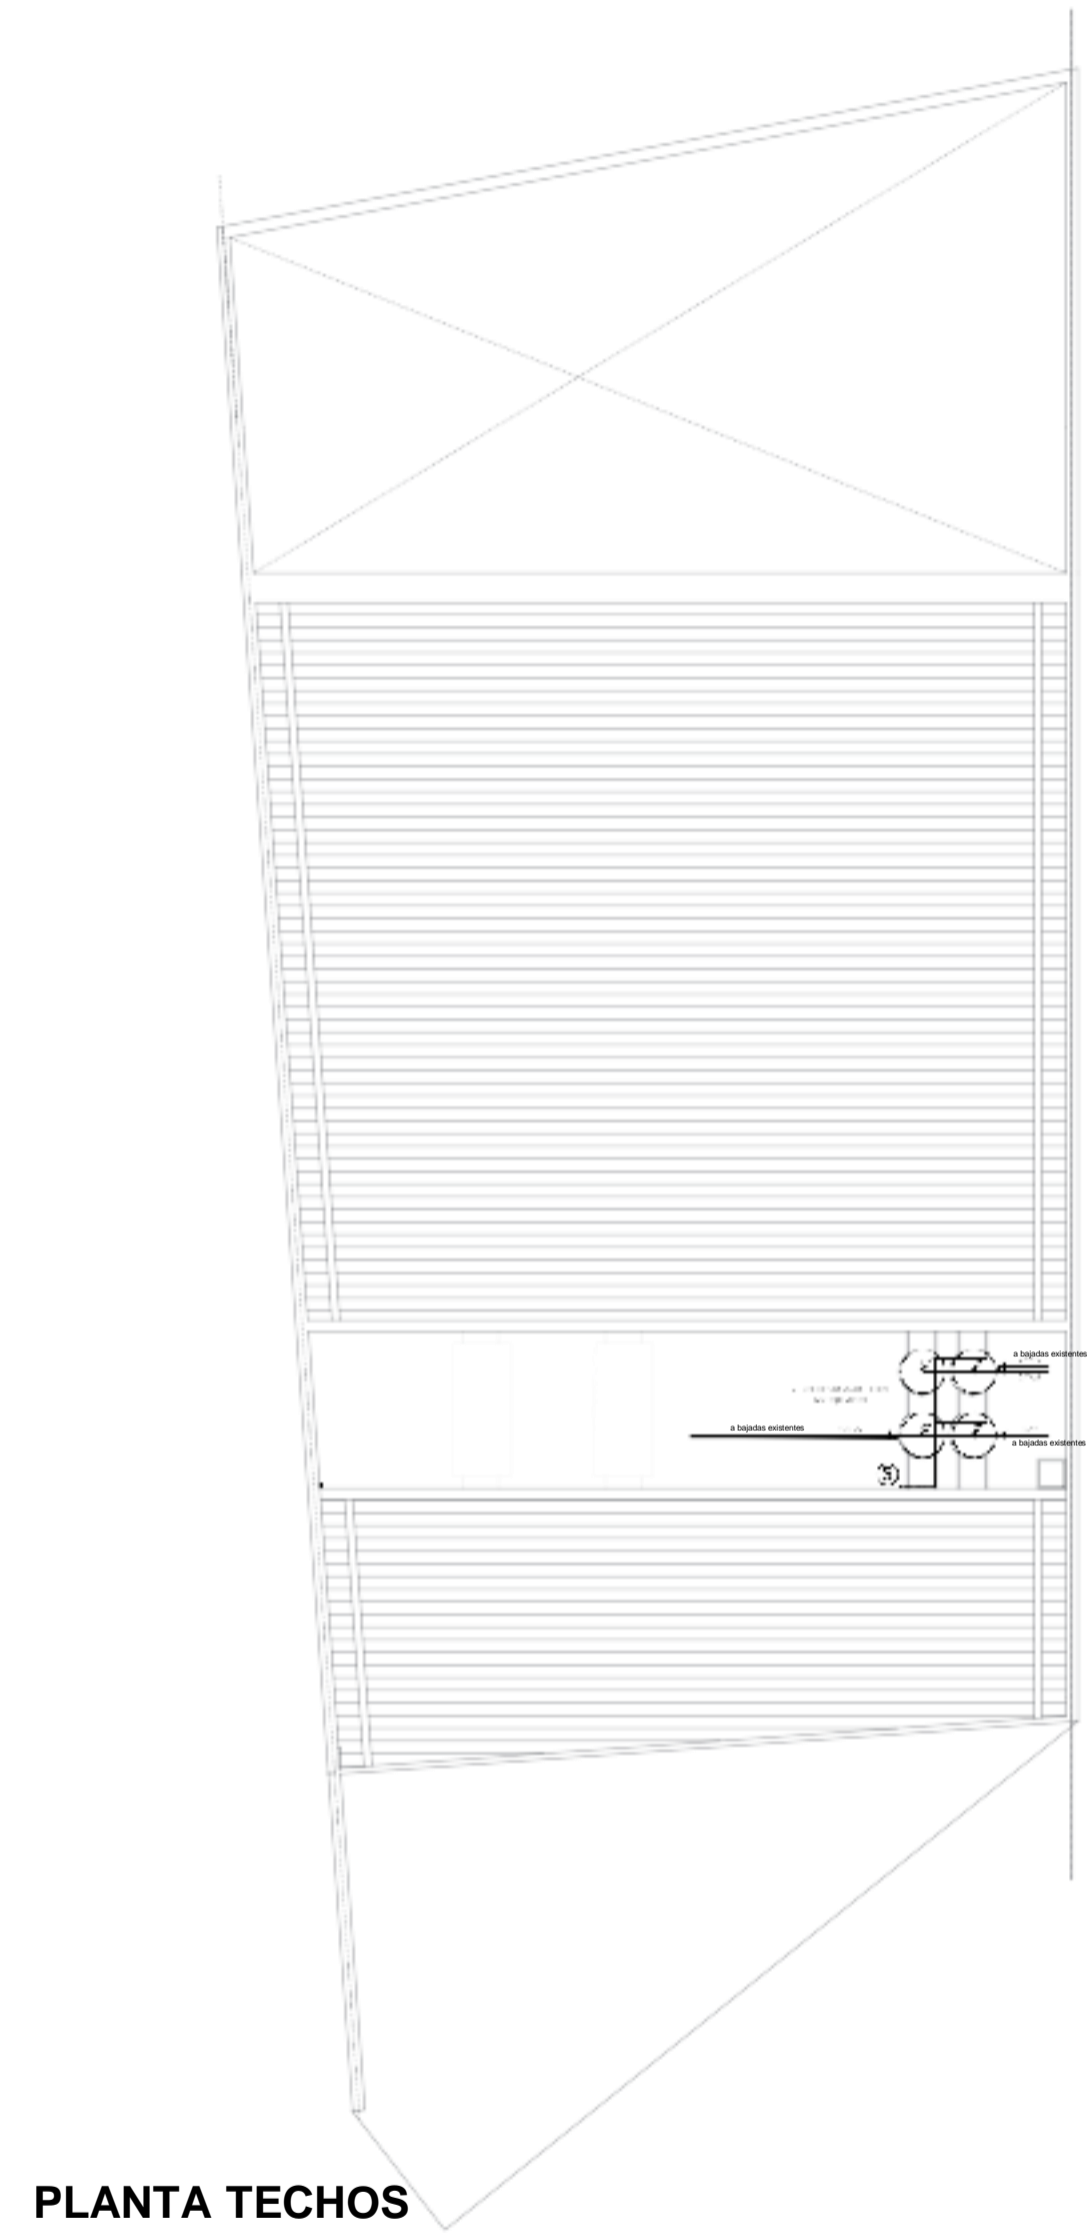


PLANTA TECHOS

PLANO INFORMATIVO. NO APTO PARA CONSTRUIR. VERIFICAR MEDIDAS EN OBRA.			
REV.	OBSERVACIONES	ARCHIVO	CONT. FECHA

ANSES ADMINISTRACION NACIONAL DE SEGURIDAD SOCIAL		DIRECCION DE OBRAS E INFRAESTRUCTURA	
OBRA: MORON	Cnsólogo Larralde 514	PLANO N°	IS-01
PLANO: INSTALACIONES SANITARIAS		OBRA:	ESCALA:
Proyecto: Arq. Enrique Riva-Dan	Dibujó: Arq. Gabriel Dan-Angel Forde-Rocca	ARCHIVO: 0000	FECHA: MAYO 2011
Coordenación: Inge. María y Patricia	Arq. Gabriela Forde	TODAS LAS MEDIDAS Y NIVELES SE VERIFICARAN EN OBRA PREVIAMENTE A TODA COTIZACION Y/O EJECUCION DE TAREAS	
		00	1:125

Detalle Sanitario

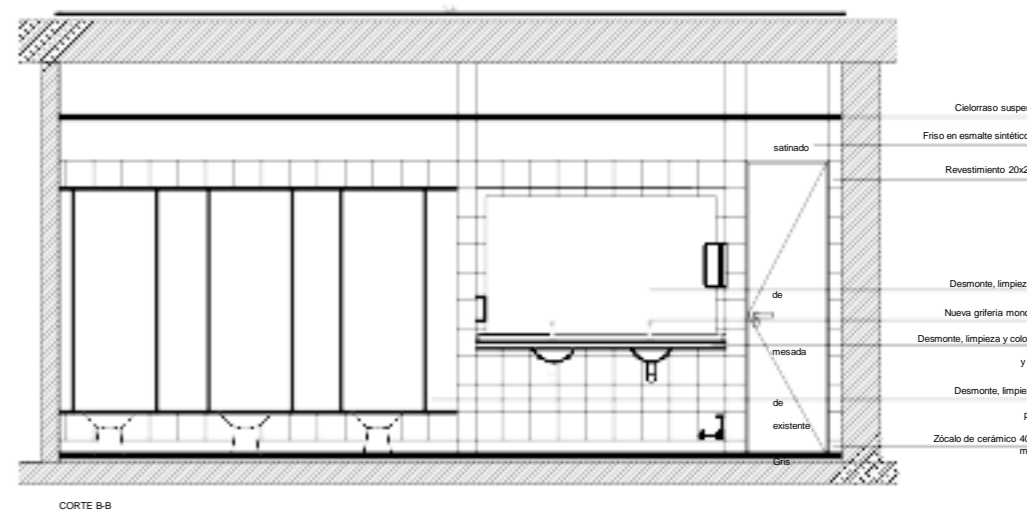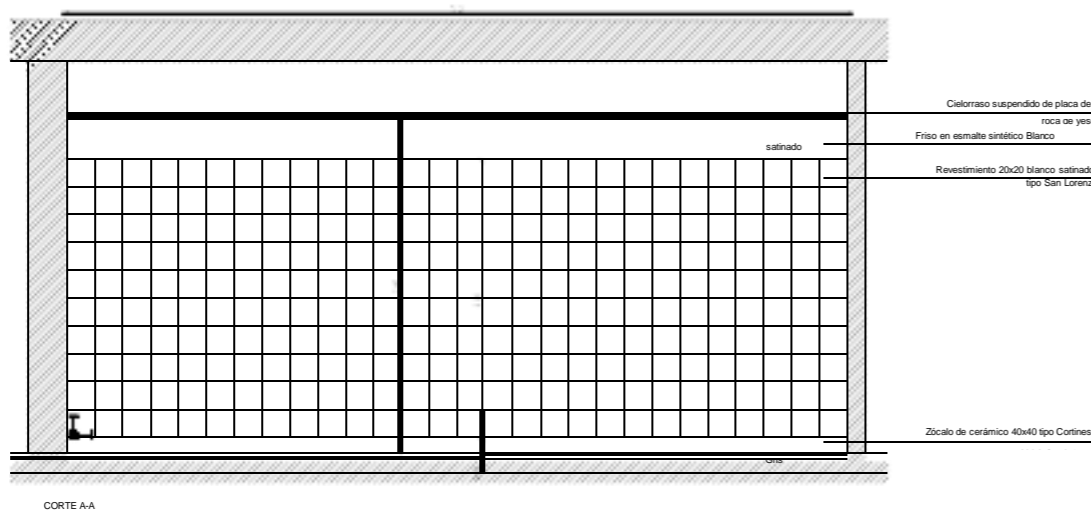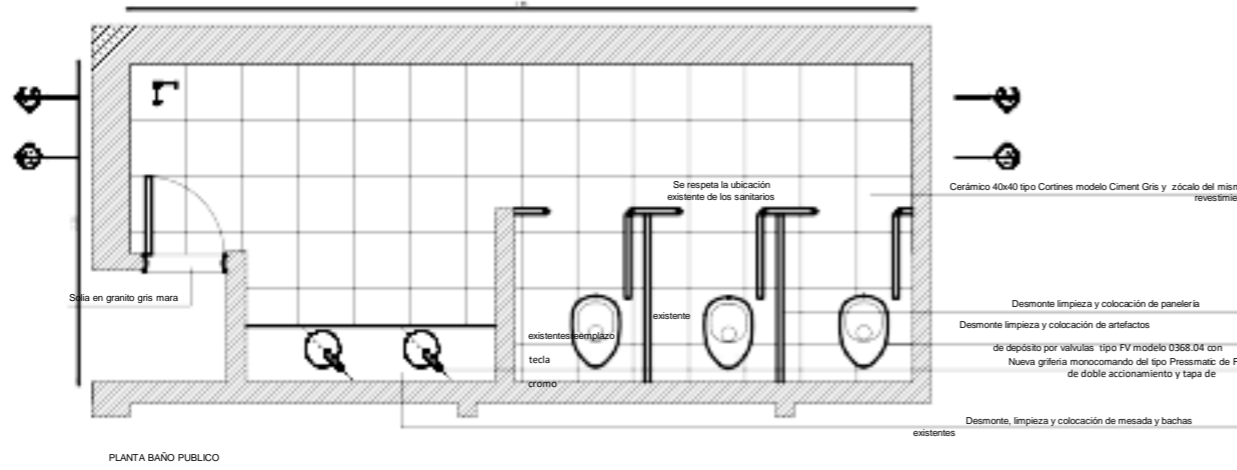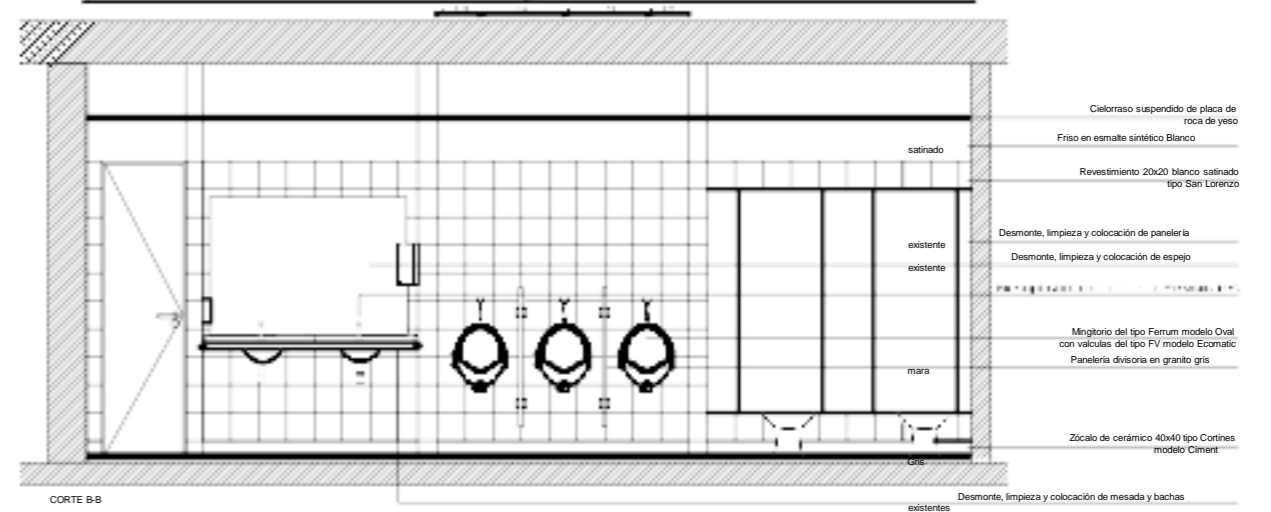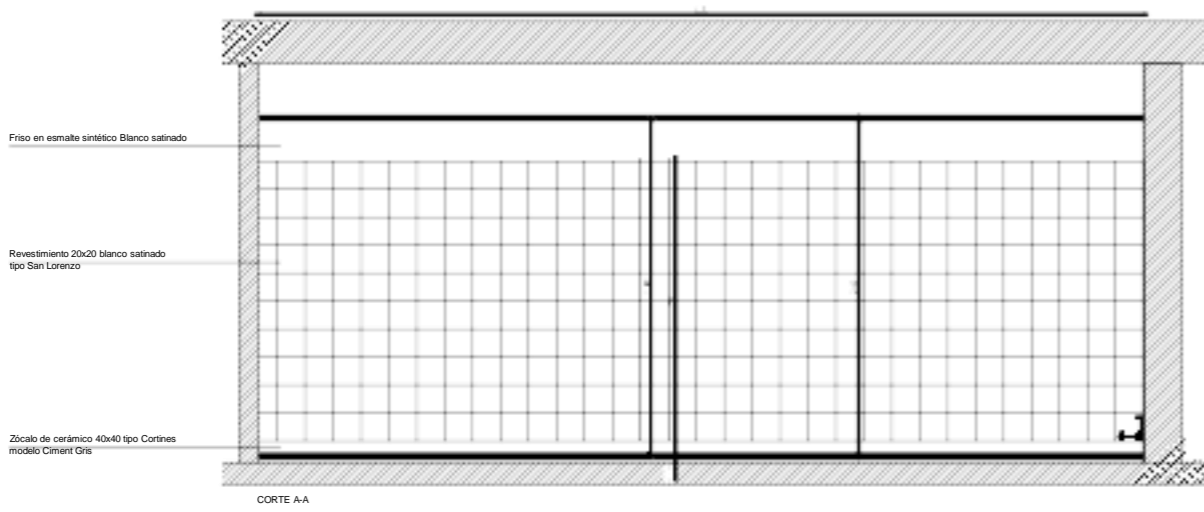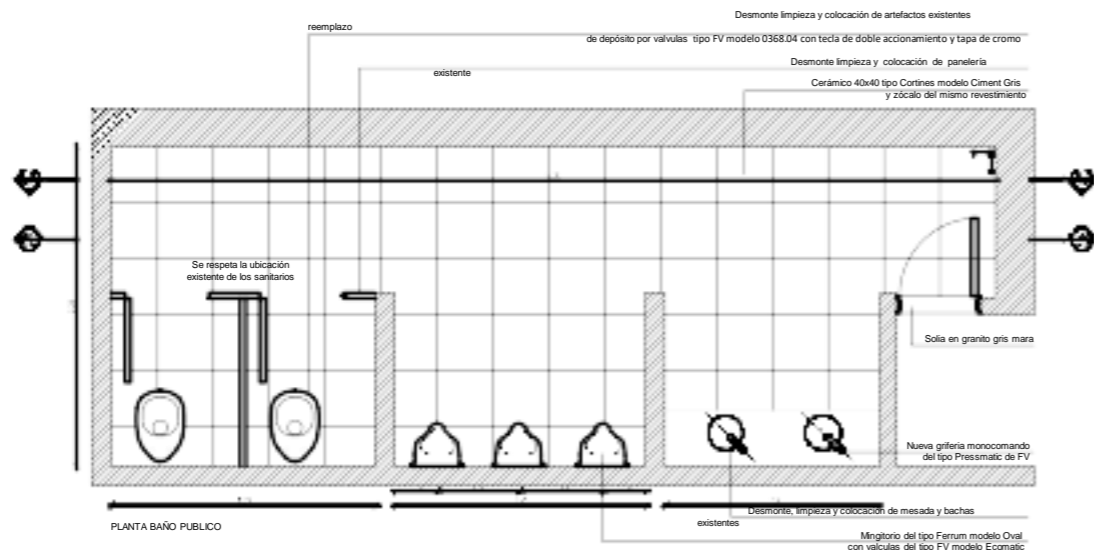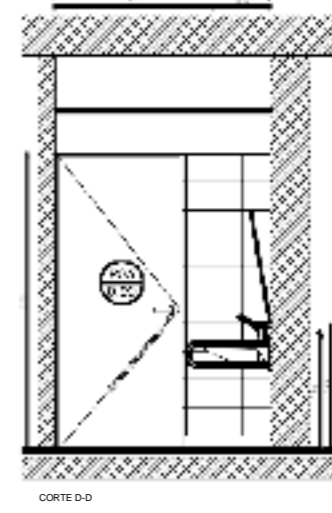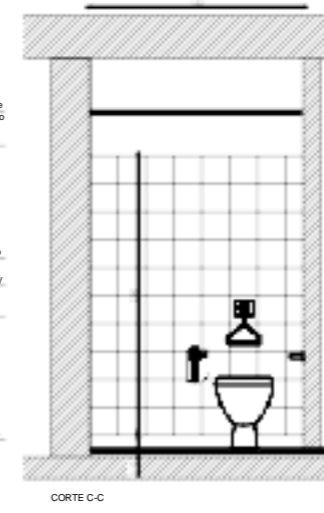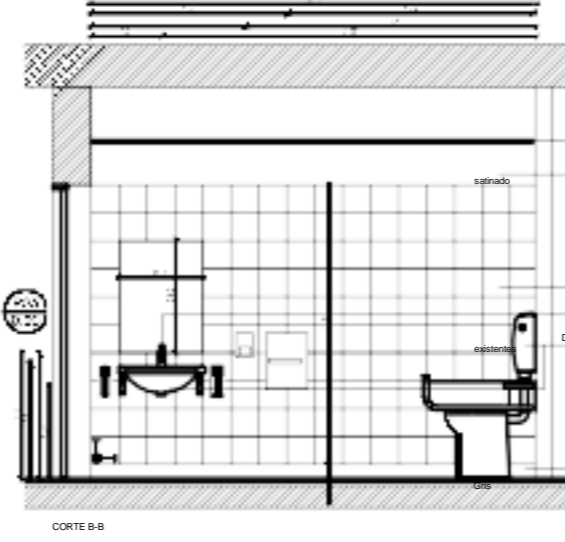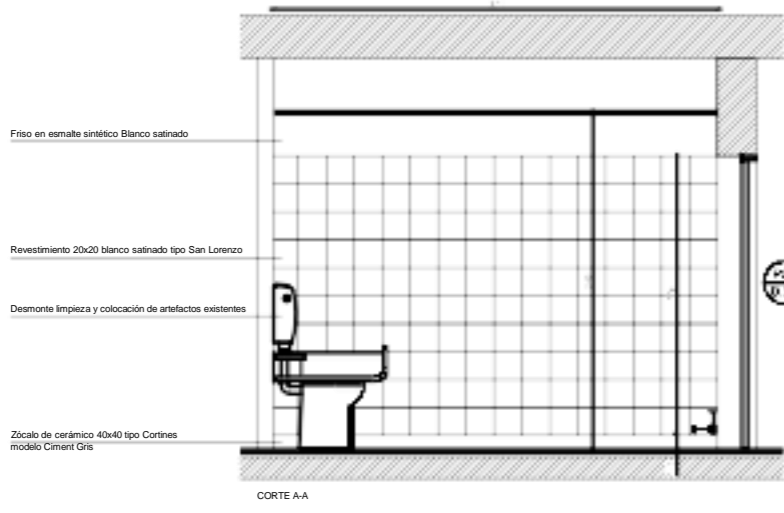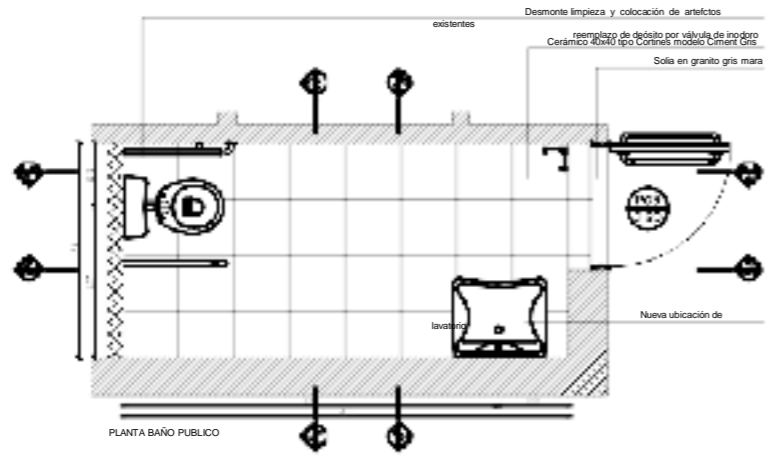

PLANO INFORMATIVO. NO APTO PARA CONSTRUIR. VERIFICAR MEDIDAS EN OBRA.				
REV.	OBSERVACIONES	ARCHIVO	CONT.	FECHA










ANSES ADMINISTRACION NACIONAL DE SEGURIDAD SOCIAL
 DIRECCION DE OBRAS E INFRAESTRUCTURA

OBRA: **MORÓN** Obra N° 314

PLANO: **DETALLE SANITARIO** PLANO N° **DS-01**


1:25

Detalle Sanitario

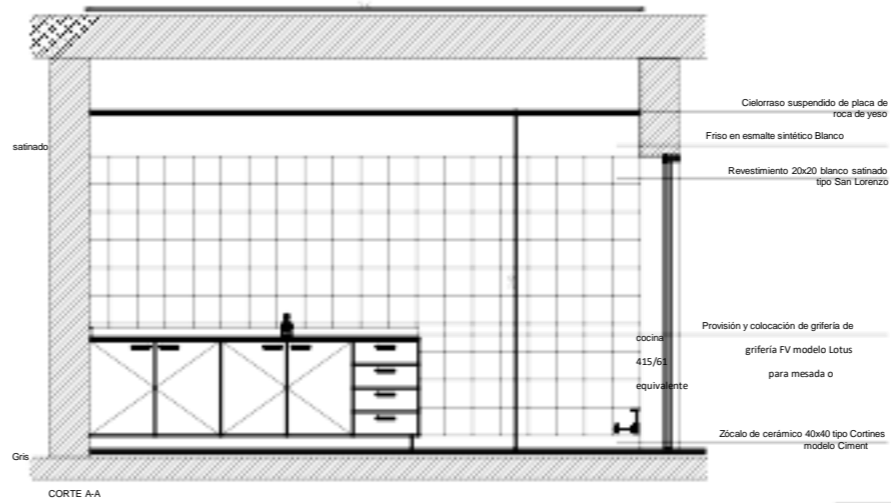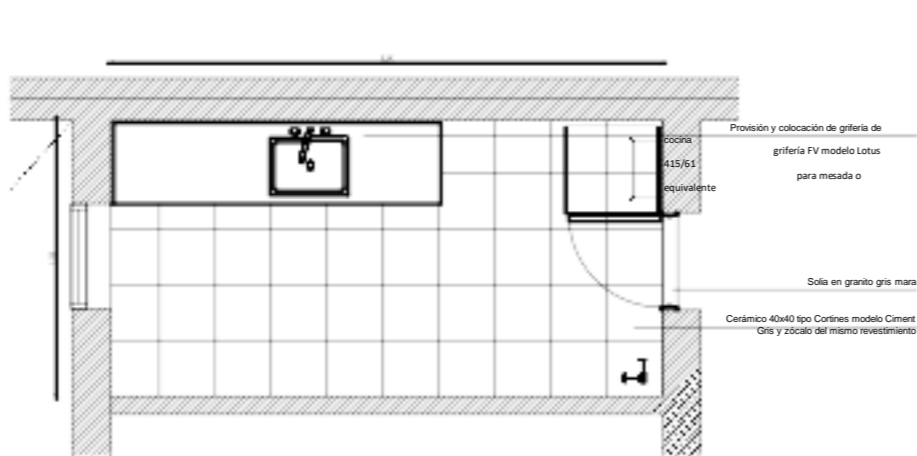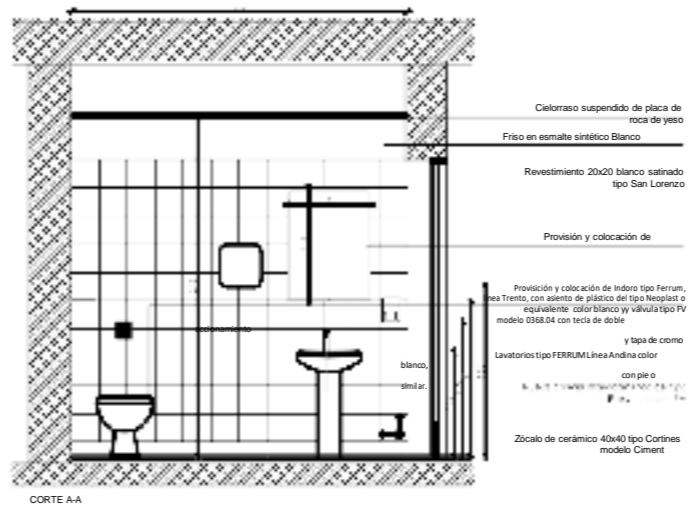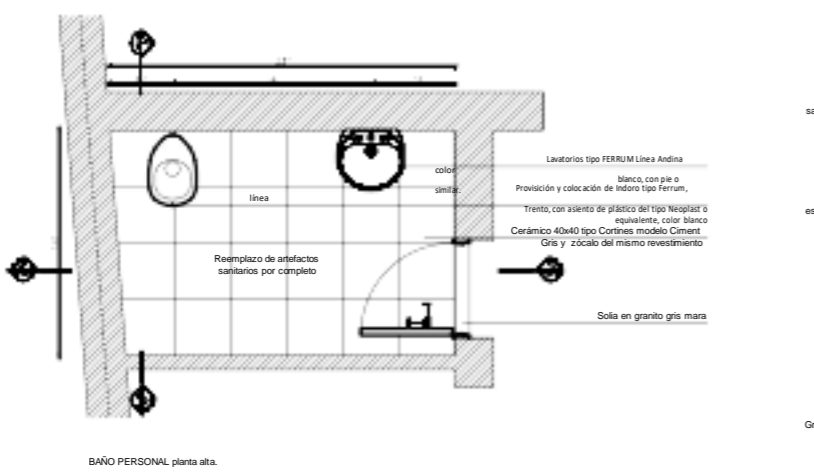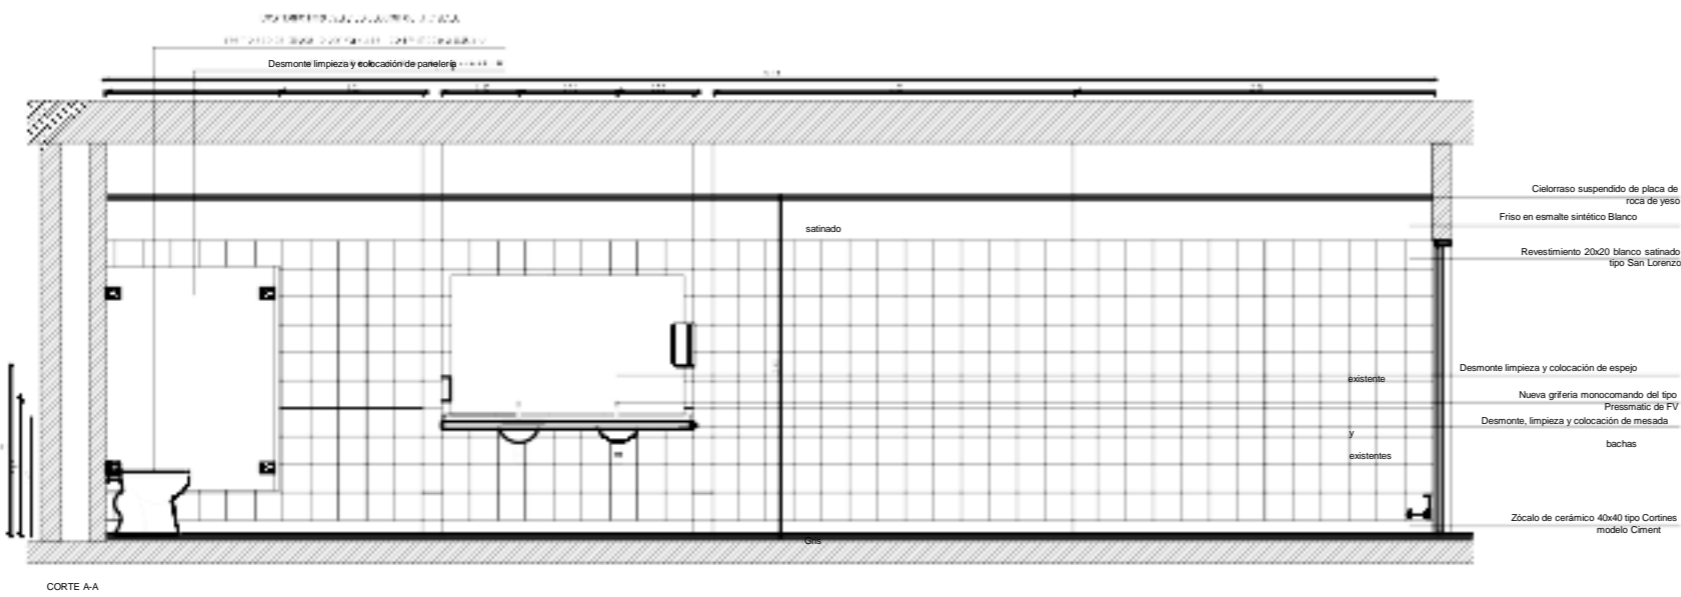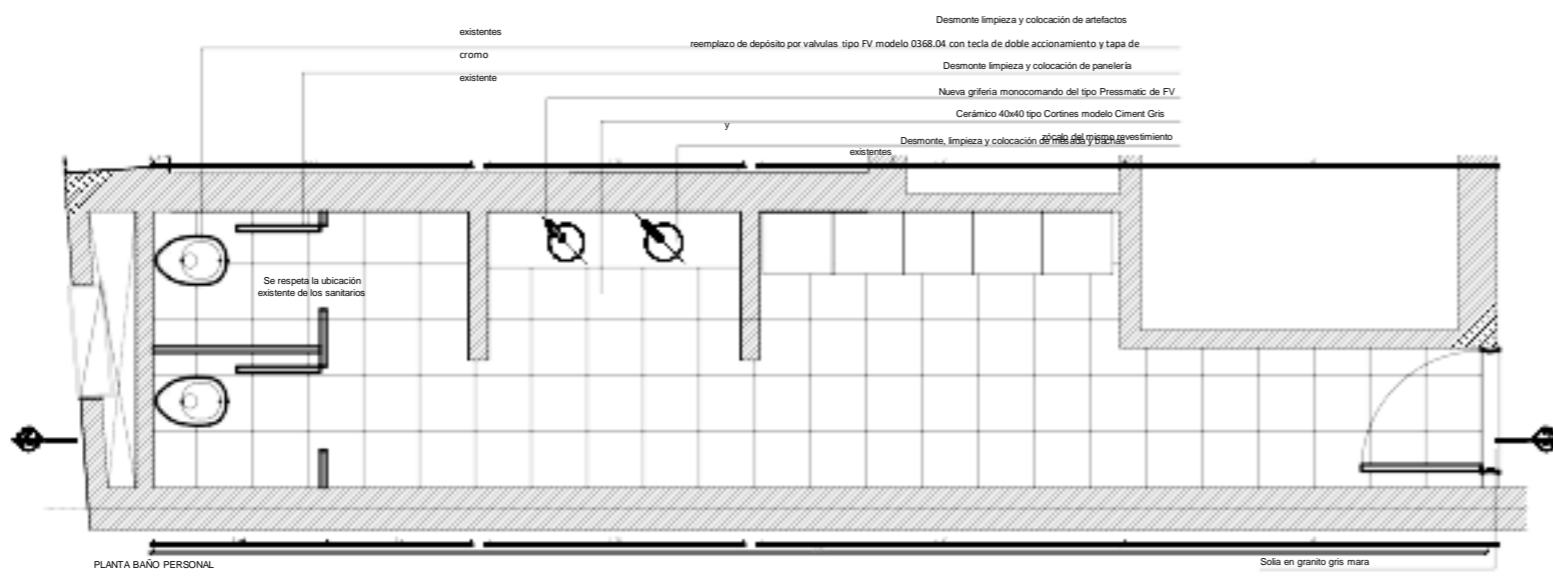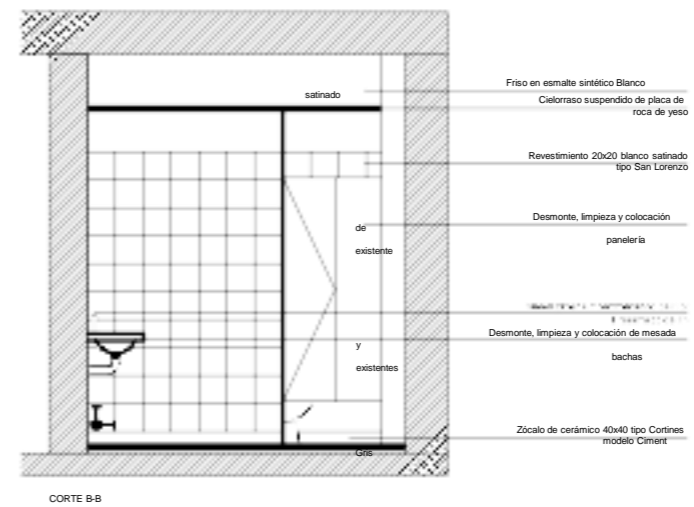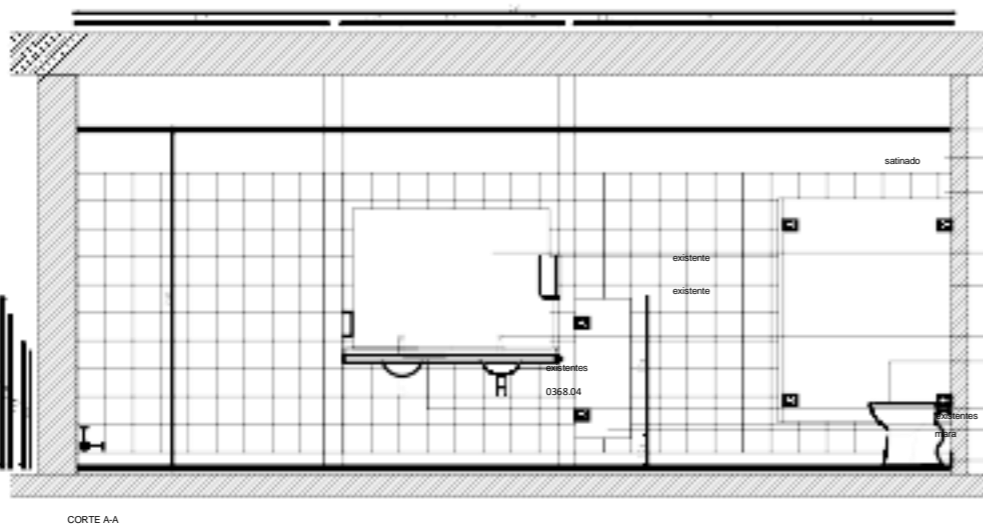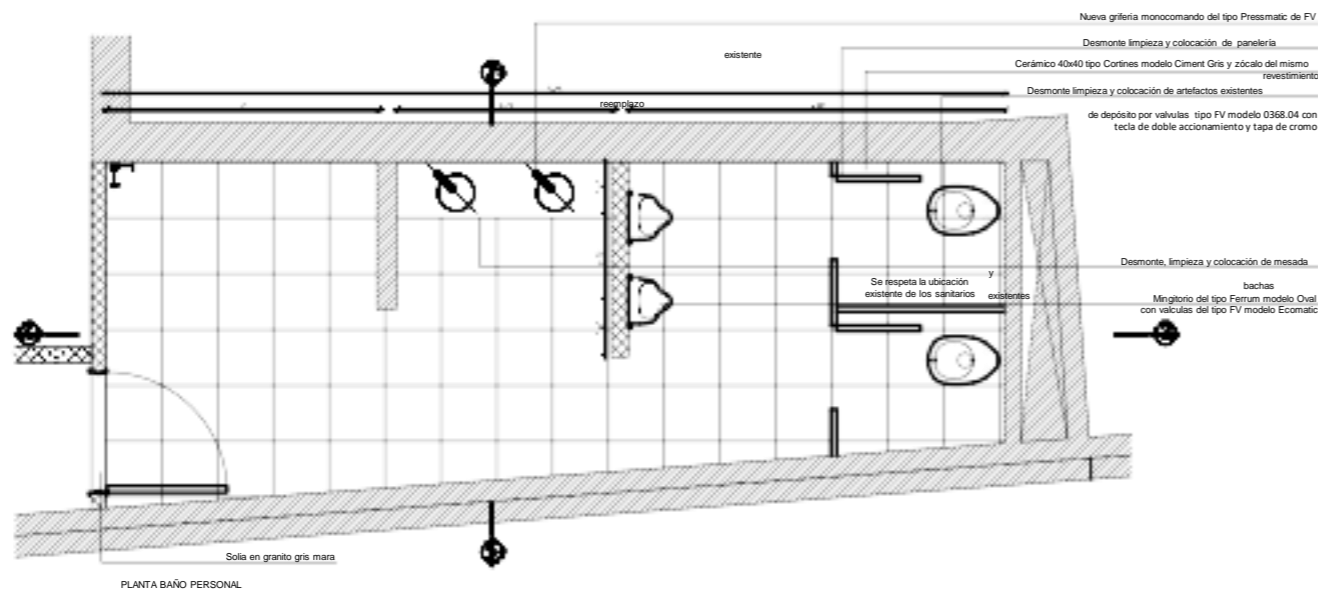


PLANO INFORMATIVO. NO APTO PARA CONSTRUIR. VERIFICAR MEDIDAS EN OBRA.			
REV.	OBSERVACIONES	ARCHIVO	CONT. FECHA


ANSES ADMINISTRACION NACIONAL DE SEGURIDAD SOCIAL
 DIRECCION DE OBRAS E INFRAESTRUCTURA
 OBRA: **MORÓN** Obispo Lemus 314 PLANO N° **DS-02**
 PLANO: **DETALLE SANITARIO**
 ESCALA: 1:25

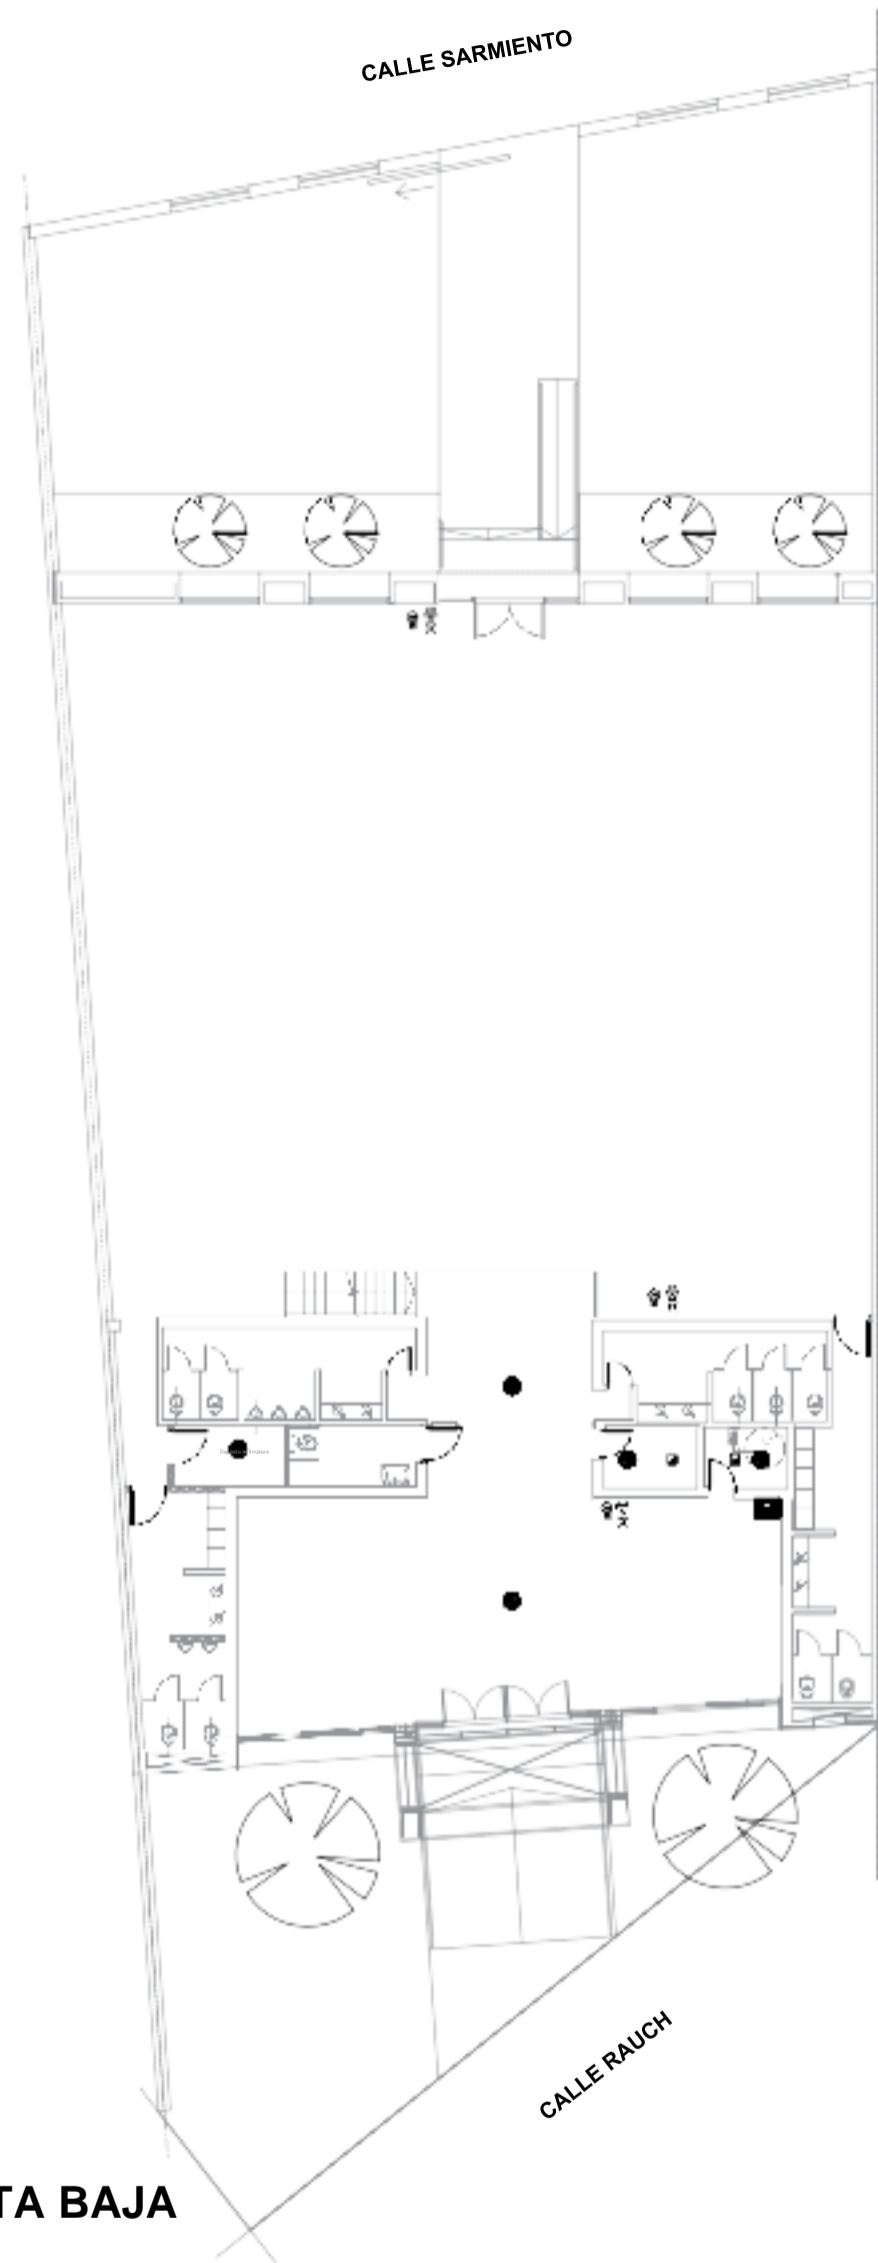

PLANTA BAJA

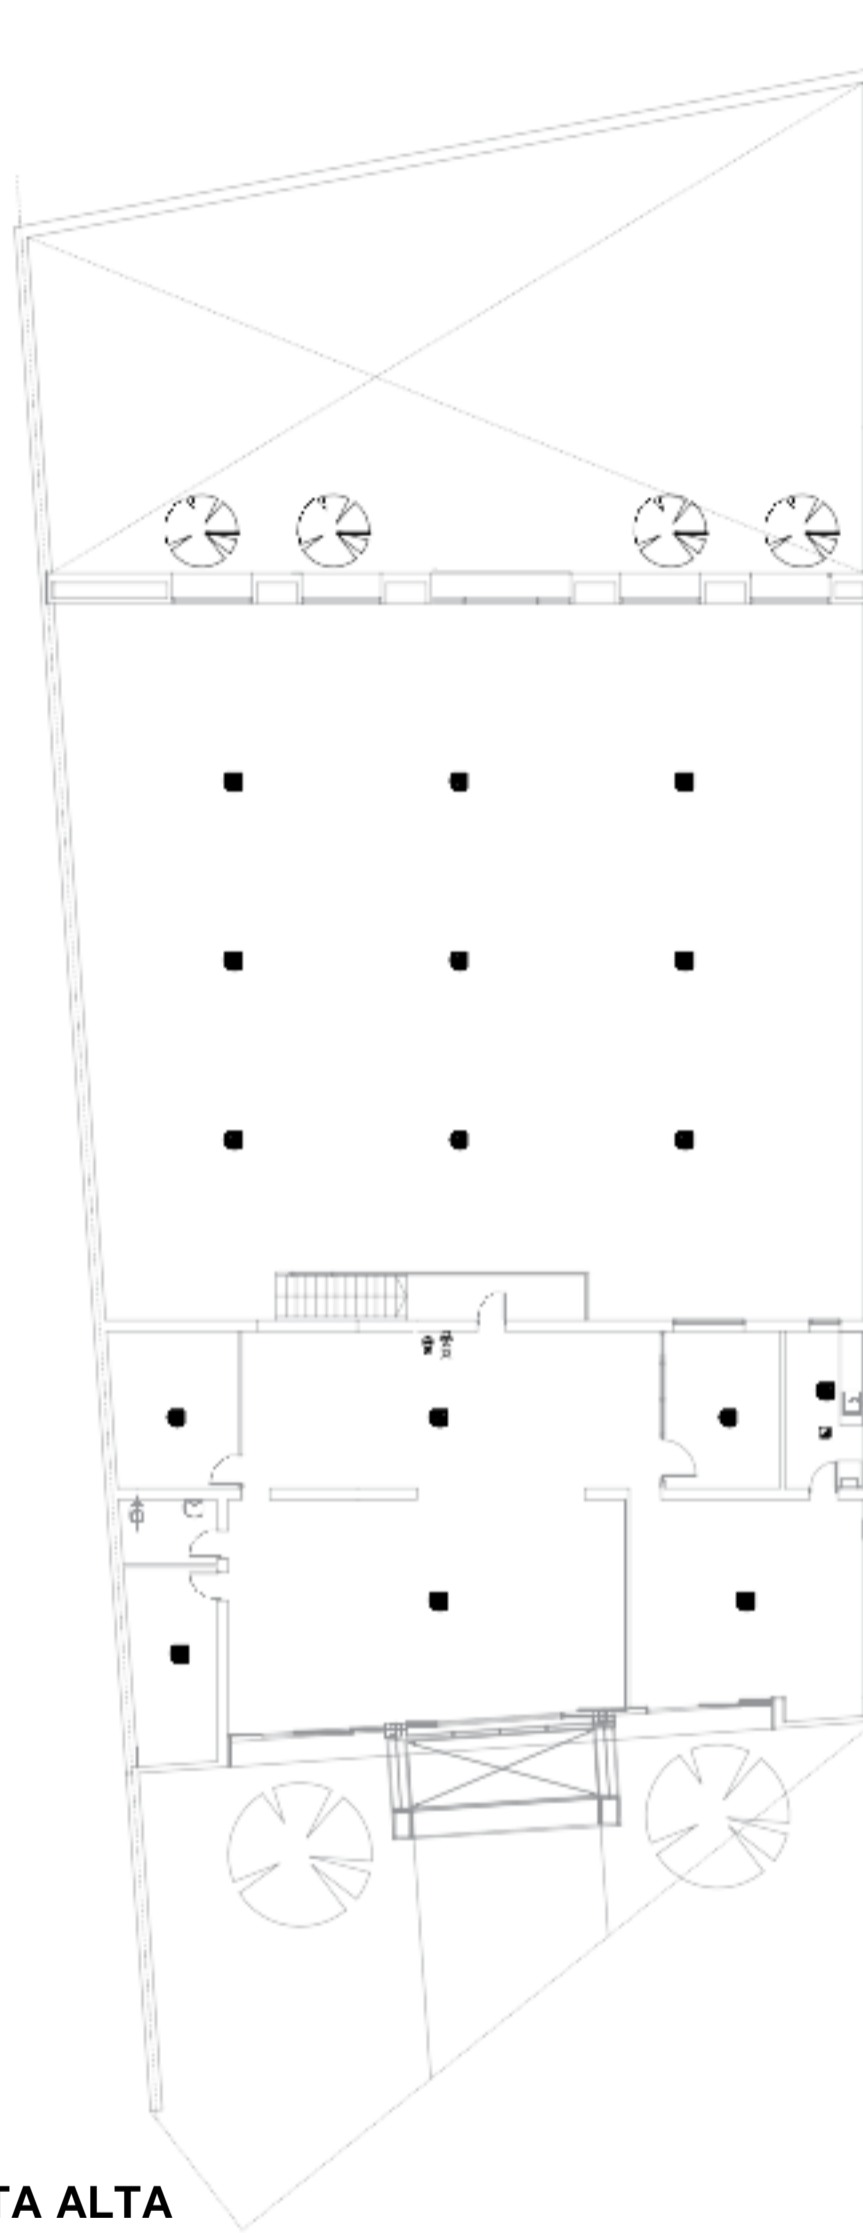



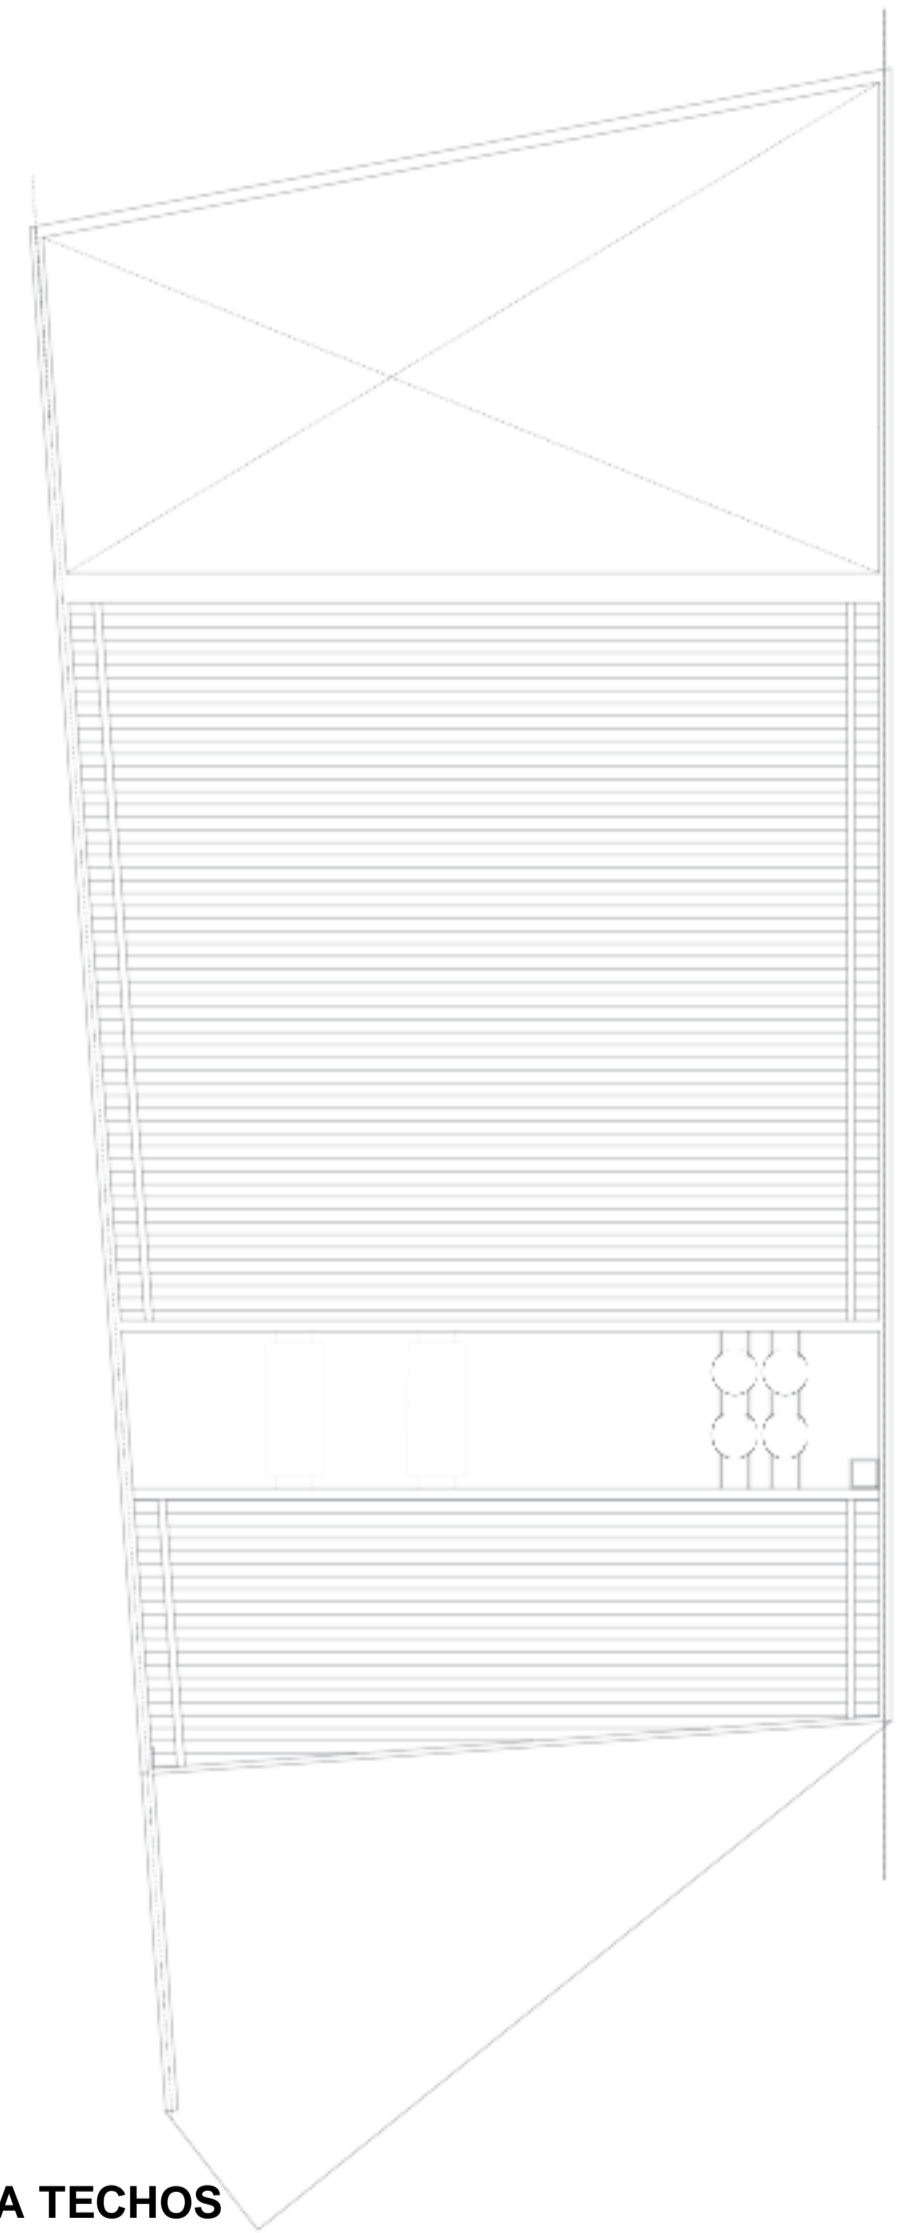



PLANTA ALTA



PLANTA TECHOS

Referencias


LEYENDA DE SÍMBOLOS

-  CENTRAL INCENDIO ANALOGICA INTELIGENTE
-  DETECTOR DE HUMO FOTOELECTRICO ANALOGO E INTELIGENTE (EN AMBIENTE)
-  DETECTOR TERMICO ANALOGICO INTELIGENTE
-  AVISADOR DE INCENDIO MANUAL ANALOGICO INTELIGENTE CON MINIMODULO DE MONITOREO
-  SIRENA DE ALARMA GENERAL C/STROBE EN PARED
-  SEÑAL DE ALARMA GENERAL C/ STROBE EN PARED


NOTAS

TODAS LAS CAÑERIAS Y CAJAS SERAN GALVANIZADAS. SE DEBERAN CONSIDERAR PASES EN LAS VEGAS Hª* CRUCE DE CAÑERIAS.


PLANO INFORMATIVO. NO APTO PARA CONSTRUIR. VERIFICAR MEDIDAS EN OBRA.				
REV.	OBSERVACIONES	ARCHIVO	CONT.	FECHA
ANSES		ADMINISTRACION NACIONAL DE SEGURIDAD SOCIAL DIRECCION DE OBRAS E INFRAESTRUCTURA		
OBRA: MORÓN		Cnsólogo Larrañe 514		PLANO N°
PLANO: PLANO DE DETECCIÓN DE INCENDIO - DETECTORES				II-01
Proyecto: Arq. Enrique Rúa - Dar	Dibujó: Arq. Gabriel Dar - Arq. Fátima Rocca	ARCHIVO: 0000	FECHA: MAYO 2021	OBRA: ESCALAS
COORDINADOR: PROYECTO Y PLANO 1				ARQUITECTO: 00
TODAS LAS MEDIDAS Y NIVELES SE VERIFICARAN EN OBRA PREVIAMENTE A TODA COTIZACIÓN Y/O EJECUCIÓN DE TAREAS				1:125

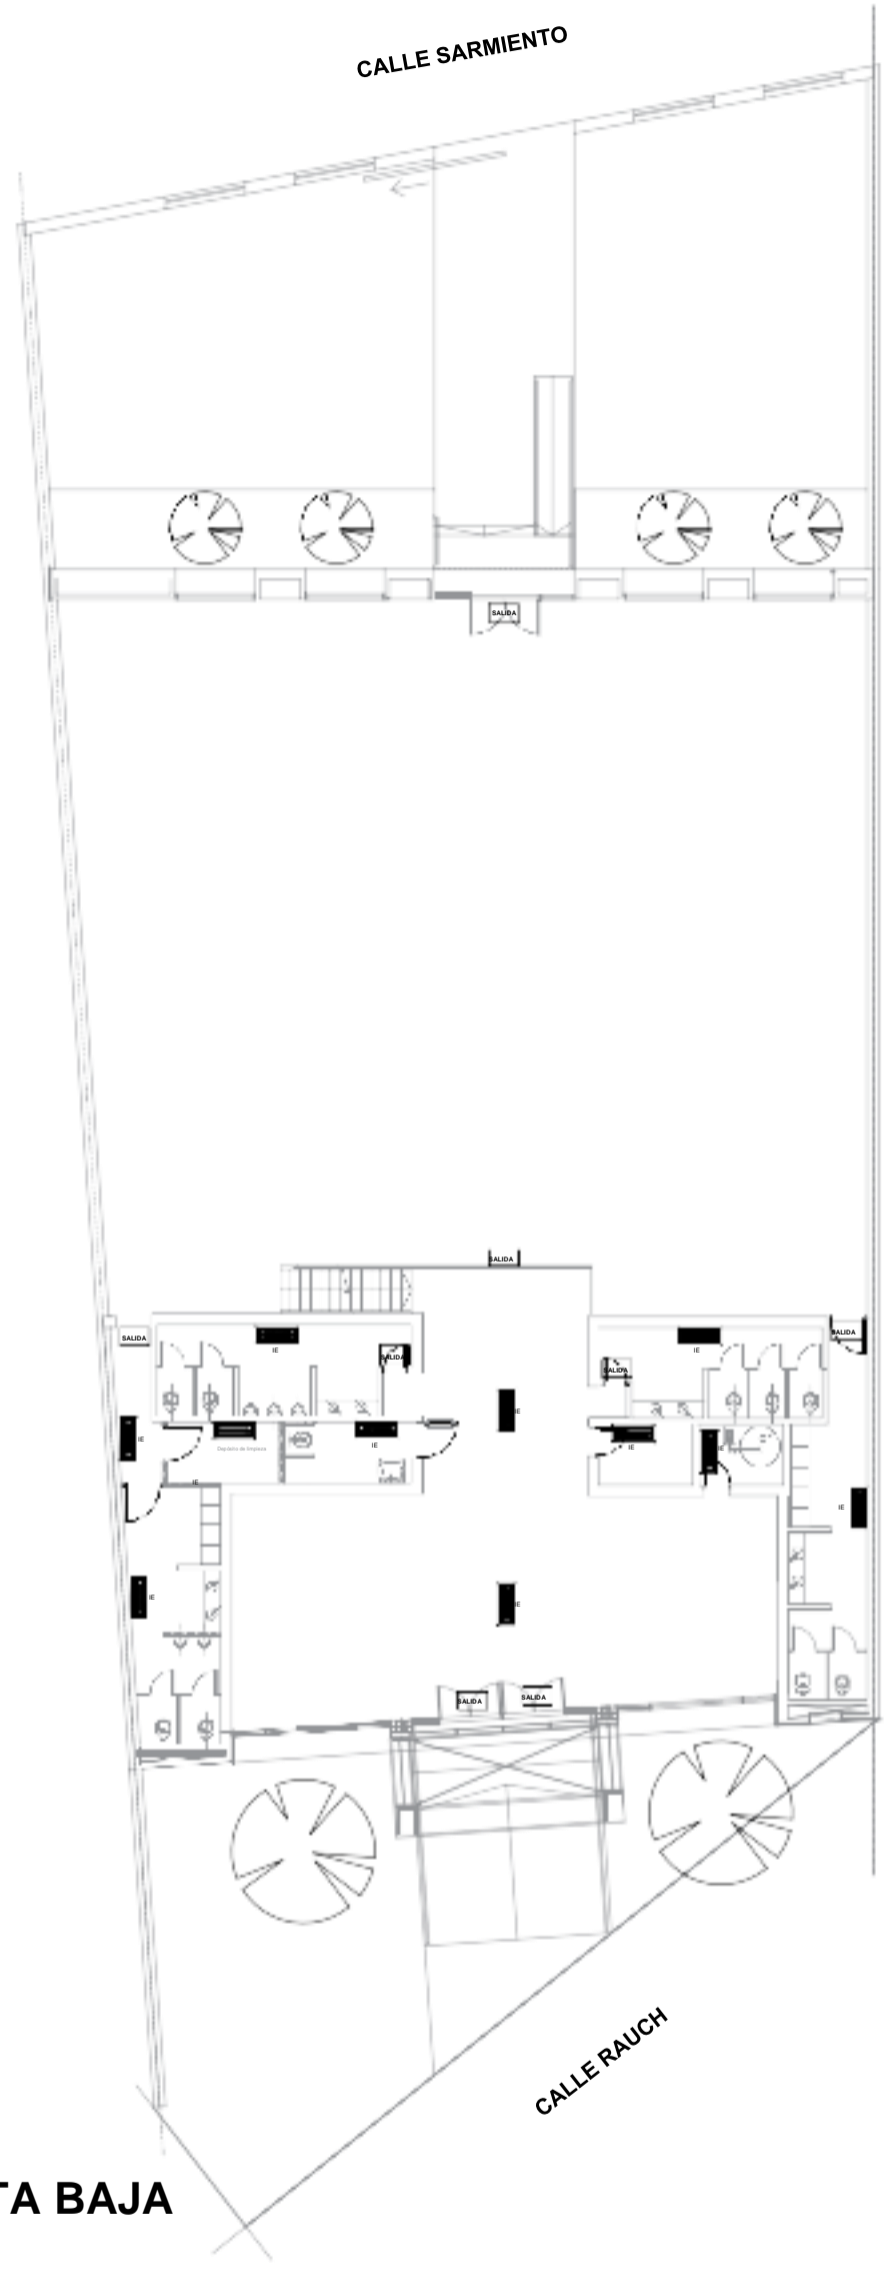

PLANTA BAJA

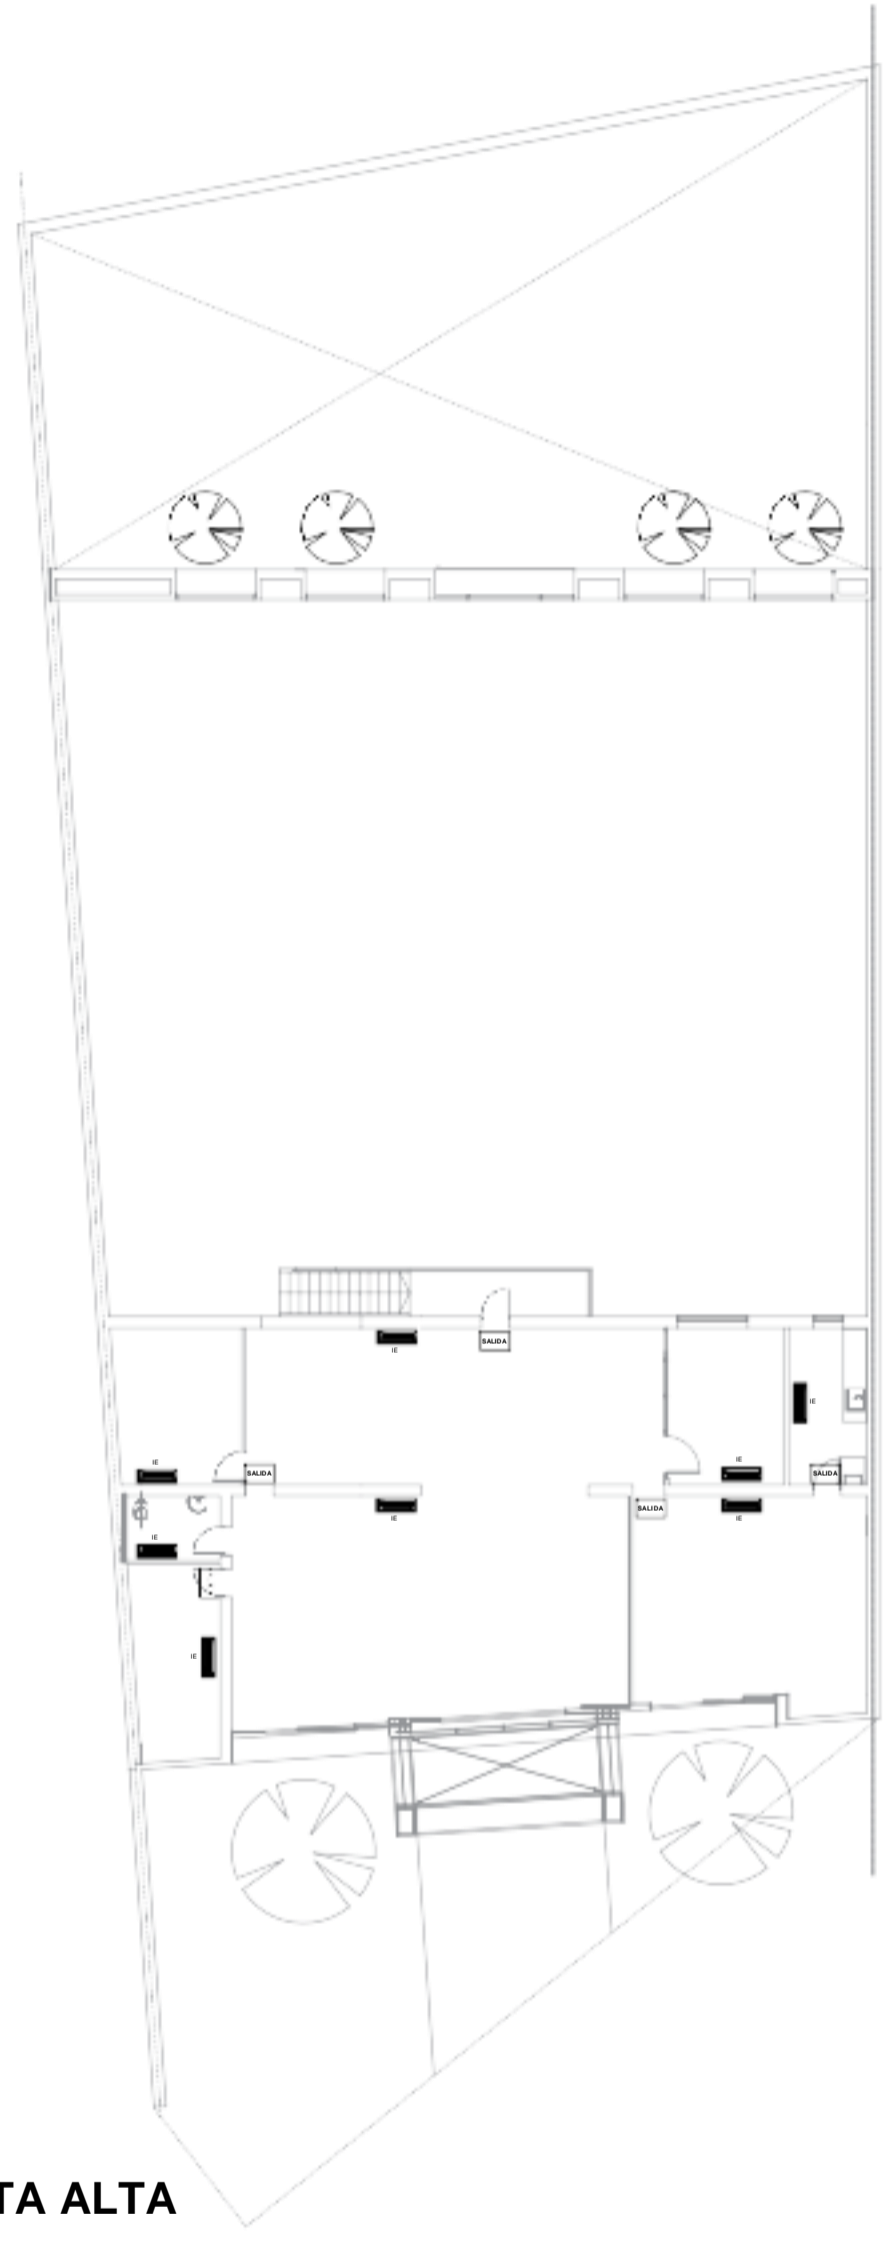

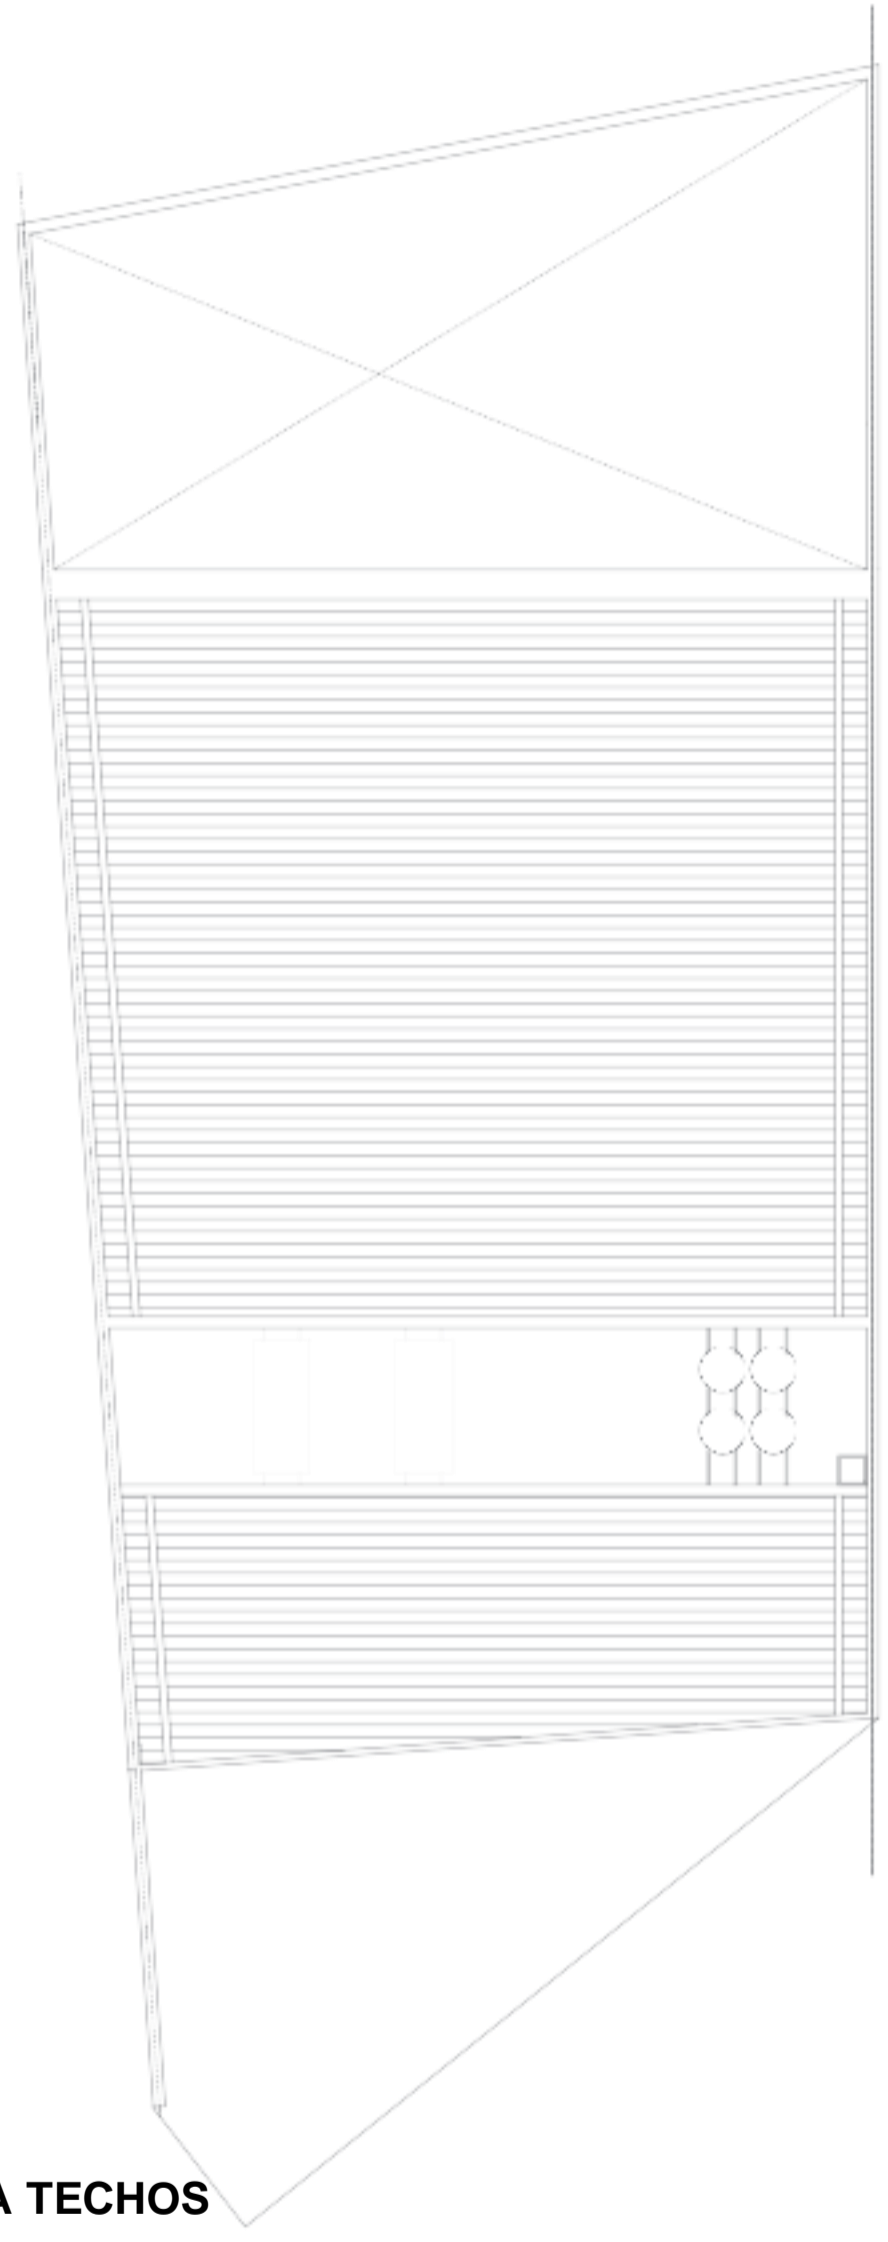


PLANTA ALTA





PLANTA TECHOS

Referencias

INSTALACIONES DE SEÑALIZACION


-  SEÑALIZADORES AUTONOMOS DE TECNOLOGIA A LED DE ALTA LUMINOSIDAD, MODELO 9905L DE ATOMLUX O SIMILAR DE CARACTERISTICAS TECNICAS.
-  DIMENSIONES DEL PANEL LUMINOSO DE ACRILICO: 340mm. X 164mm.
-  PICTOGRAMAS Y LEYENDAS EN COLOR VERDE.

-  ARTEFACTO DE EMERGENCIA INDIVIDUAL AUTONOMO NO PERMANENTE A LED.
-  100 LEDs con batería de alto rendimiento. 2 x 3.7V 1.6Ah Li-Ion. Tamaño: 81 mm x 77 mm x 357 mm.


NOTAS

TODAS LAS CAÑERIAS Y CAJAS SERAN GALVANIZADAS. SE DEBERAN CONSIDERAR PASES EN LAS VIGAS HªA° CRUCE DE CAÑERIAS.


PLANO INFORMATIVO. NO APTO PARA CONSTRUIR. VERIFICAR MEDIDAS EN OBRA.			
REV.	OBSERVACIONES	ARCHIVO	CONT.
1			
2			
ANSES ADMINISTRACION NACIONAL DE SEGURIDAD SOCIAL DIRECCION DE OBRAS E INFRAESTRUCTURA		PLANO N° II-02	
OBRA: MORON Moreno 1473-75-83		OBRA: ESCALATA	
PLANO: PLANO DE SEÑALIZACIONES Y L. EMERG.		FECHA: MAYO 2021	
TODAS LAS MEDIDAS Y NIVELES SE VERIFICARAN EN OBRA PREVIAMENTE A TODA COTIZACION Y/O EJECUCION DE TAREAS			
			00 1:125

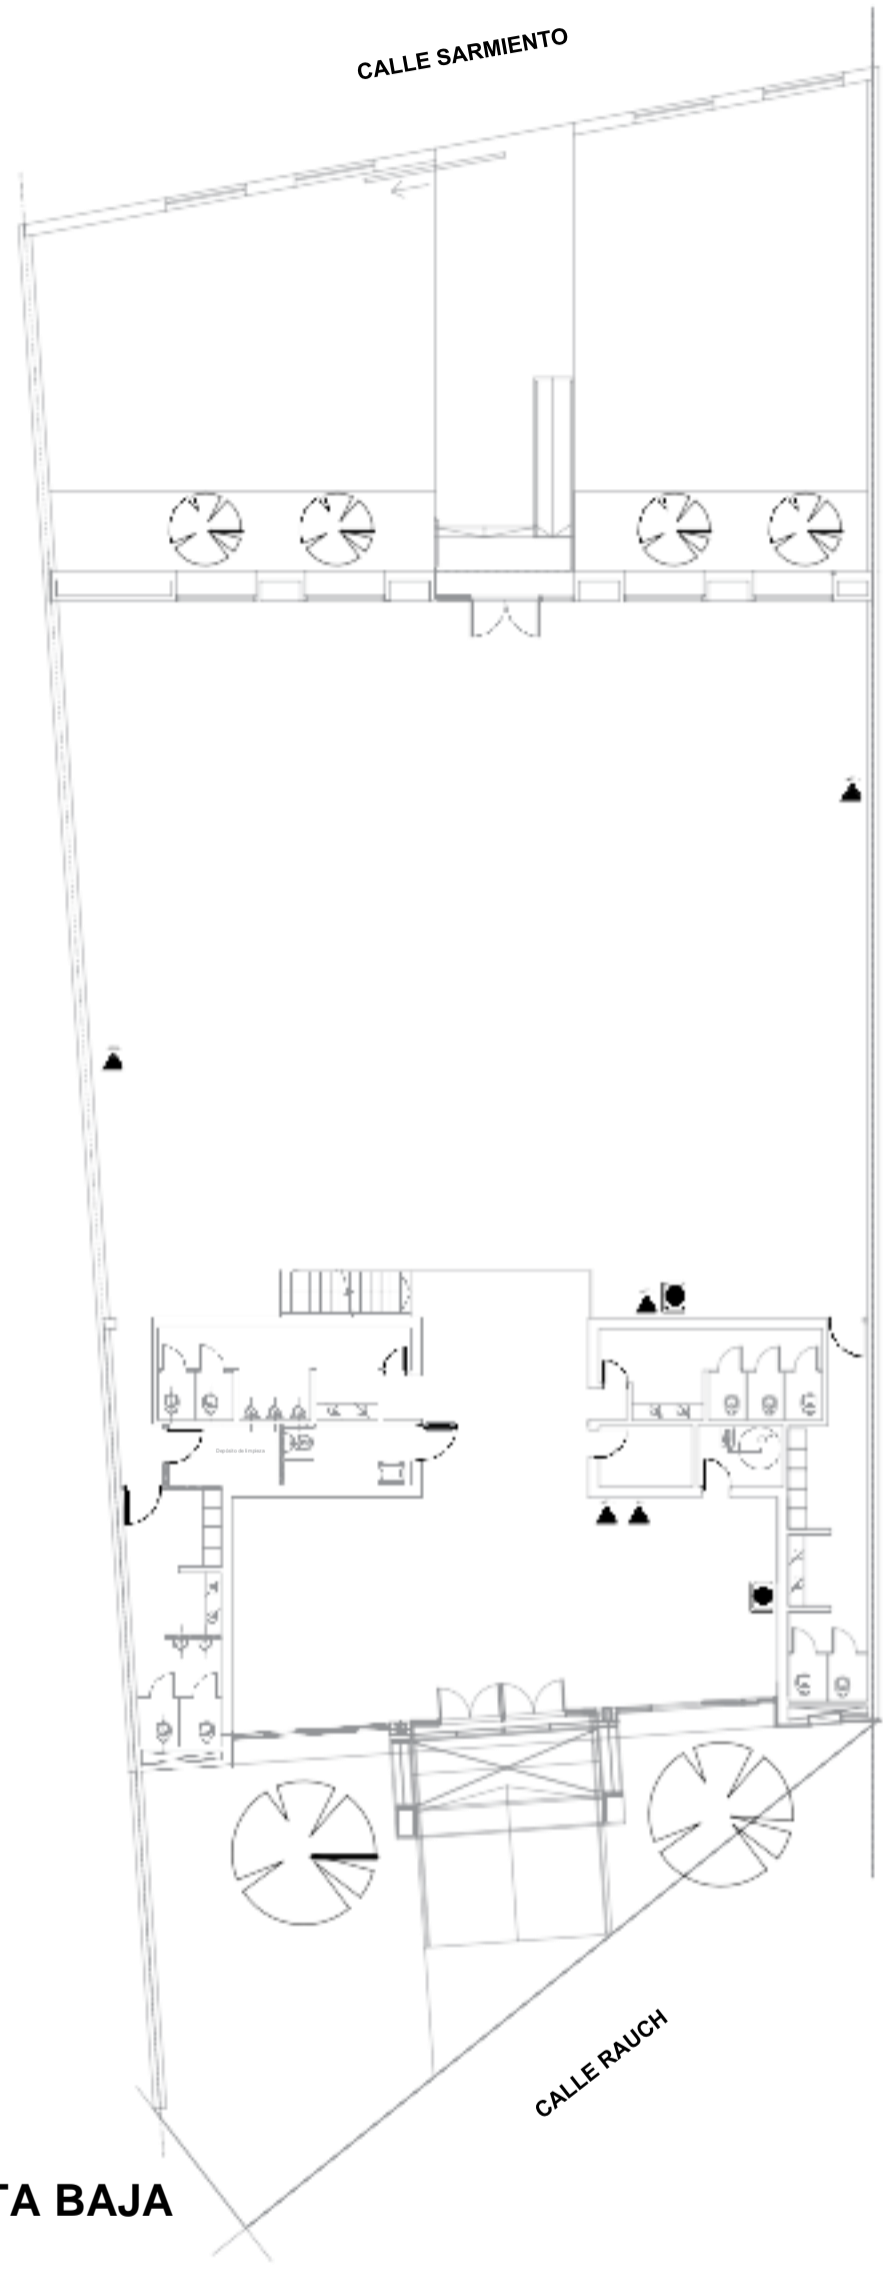

PLANTA BAJA

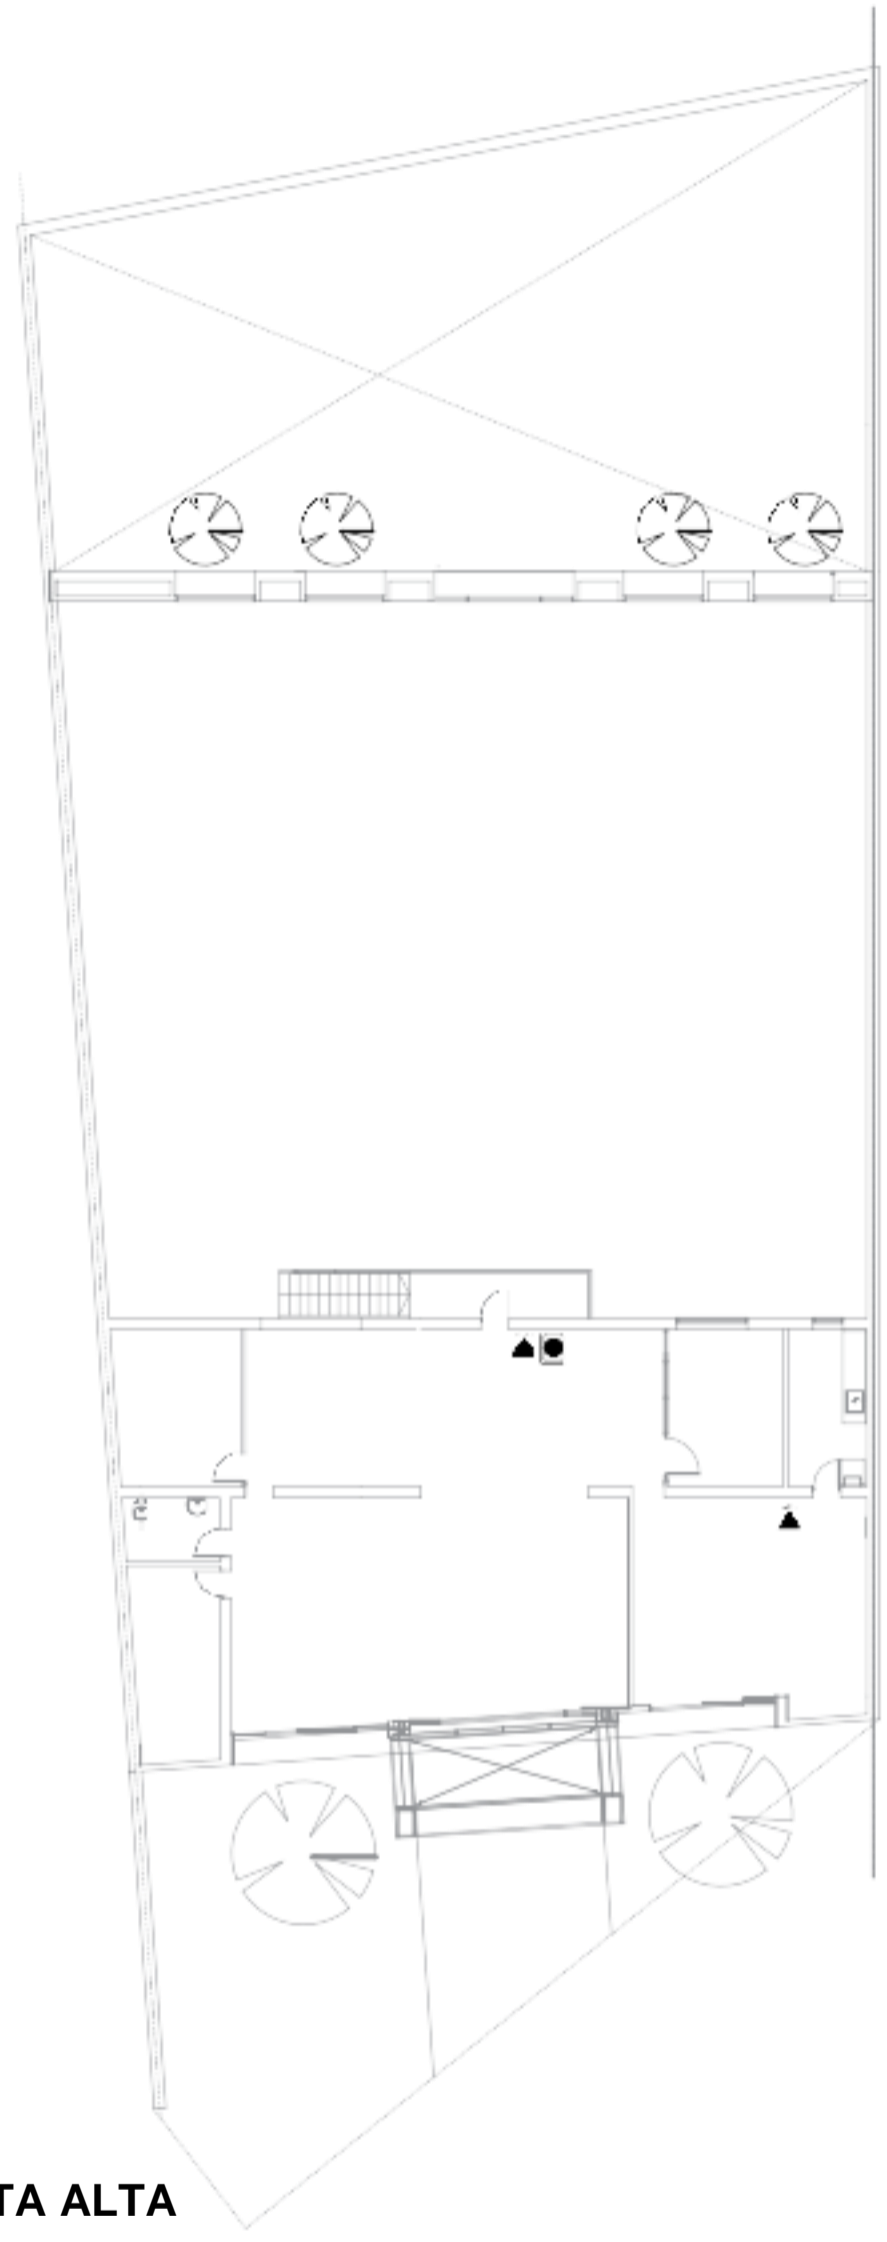

PLANTA ALTA

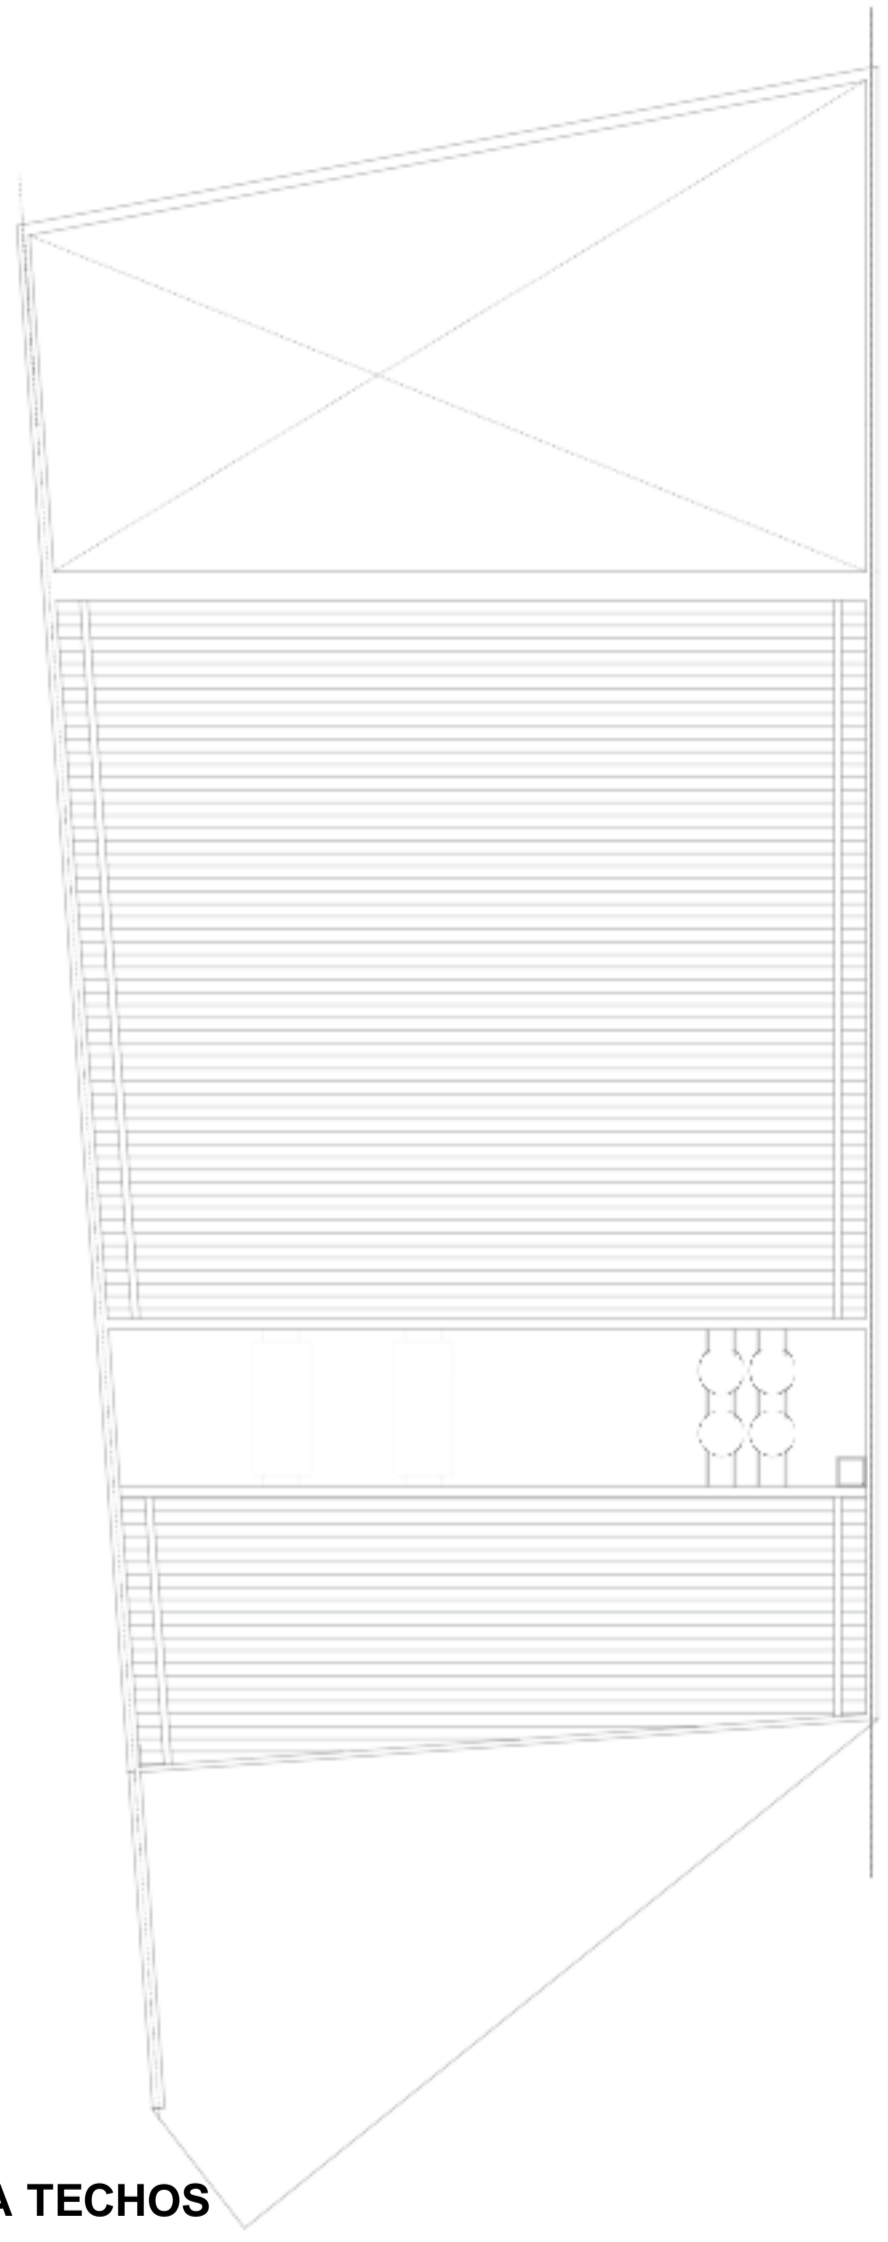


PLANTA TECHOS


Referencias

- ▲ EXTINTOR A BASE DE POLVO DE 10 Kg
- ▲ EXTINTOR A BASE DE CARBONO (CO2) DE 5 Kg
- GABINETE PRIMEROS AUXILIOS


PLANO INFORMATIVO. NO APTO PARA CONSTRUIR. VERIFICAR MEDIDAS EN OBRA.			
REV.	OBSERVACIONES	ARCHIVO	CONT.
-	-	-	-
ANSES ADMINISTRACION NACIONAL DE SEGURIDAD SOCIAL DIRECCION DE OBRAS E INFRAESTRUCTURA		OBRA: MORON <small>Cnsólogo Larrañe 514</small> PLANO: PLANO DE INCENDIO EXTINTORES - BOTIQUINES <small>Proyecto: Anq. Engran. Rta. Dan. Coordinador: Provenza y Piroga 1. Dibujo: Anq. Gabriel Dan. Anq. Pamela Rocca. Archivo: 000. Fecha: MAYO 2021.</small>	
TODAS LAS MEDIDAS Y NIVELES SE VERIFICARAN EN OBRA PREVIAMENTE A TODA COTIZACION Y/O EJECUCION DE TAREAS			PLANO N° II-03 OBRA: ESCALATA 00 1:125

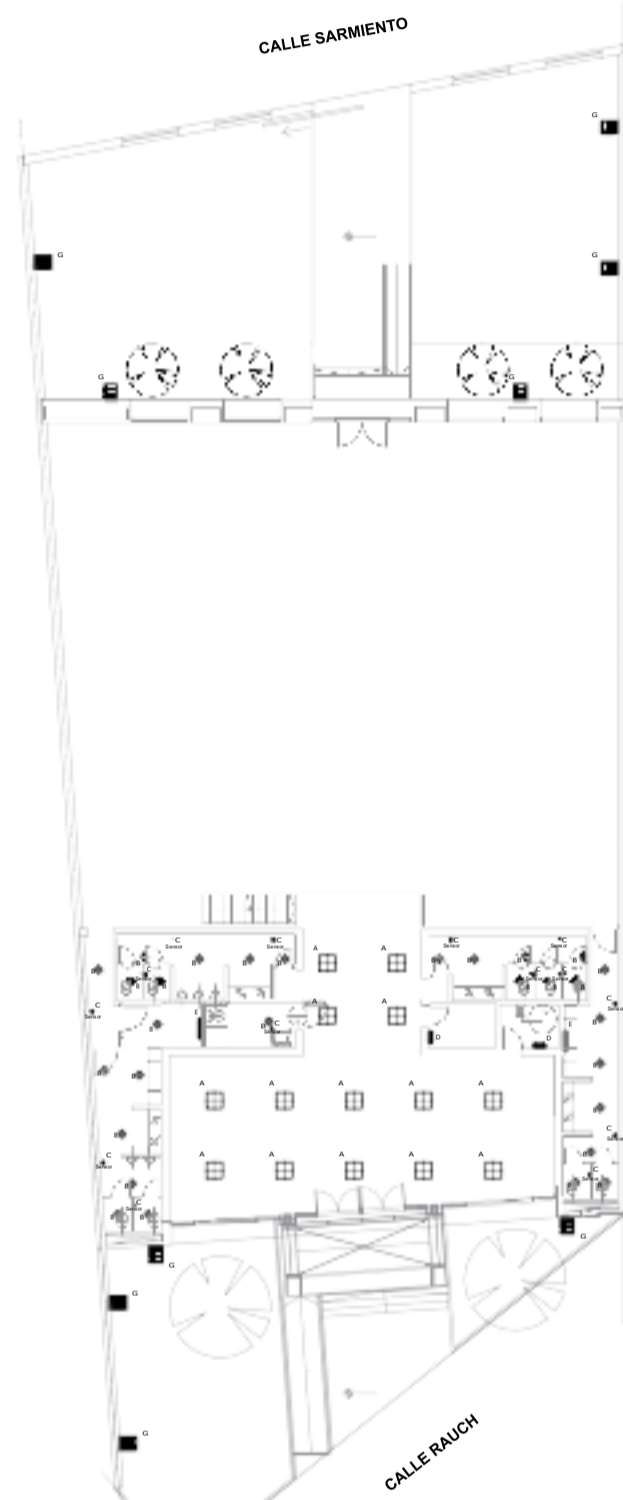


PLANTA BAJA
ARTEFACTOS DE ILUMINACION

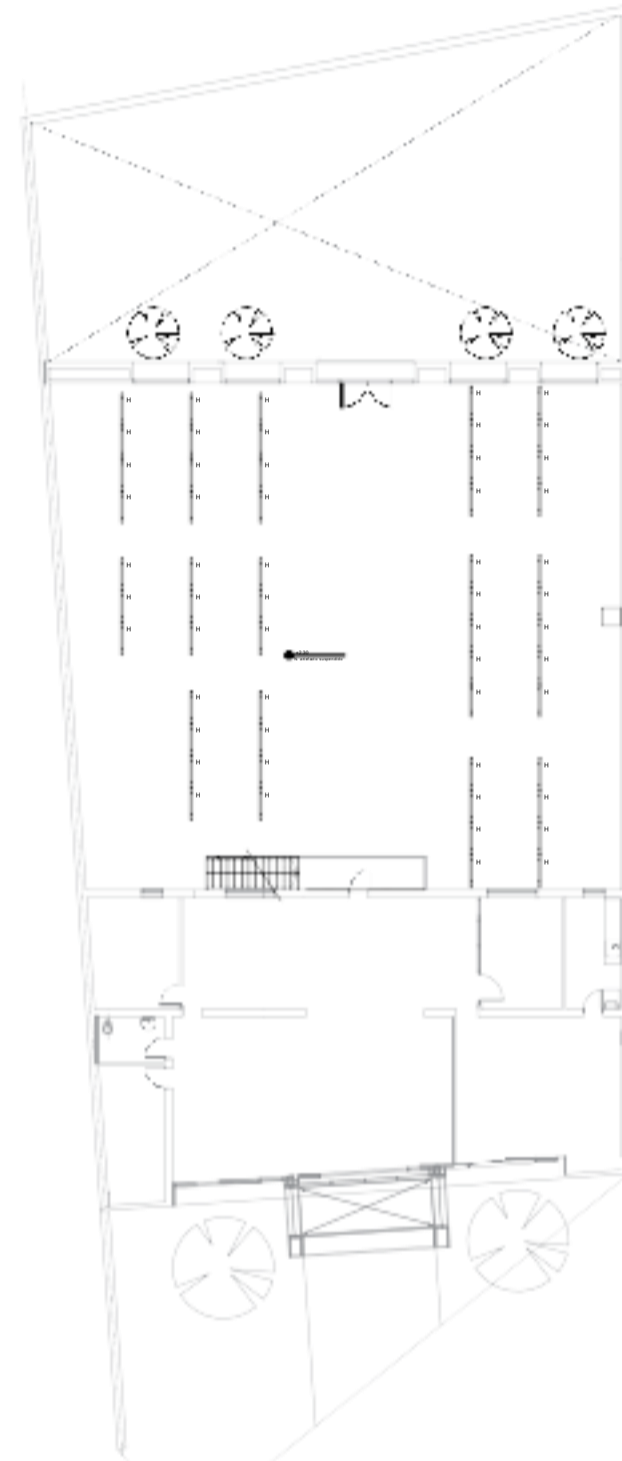

PLANTA ALTA
ARTEFACTOS SUSPENDIDOS

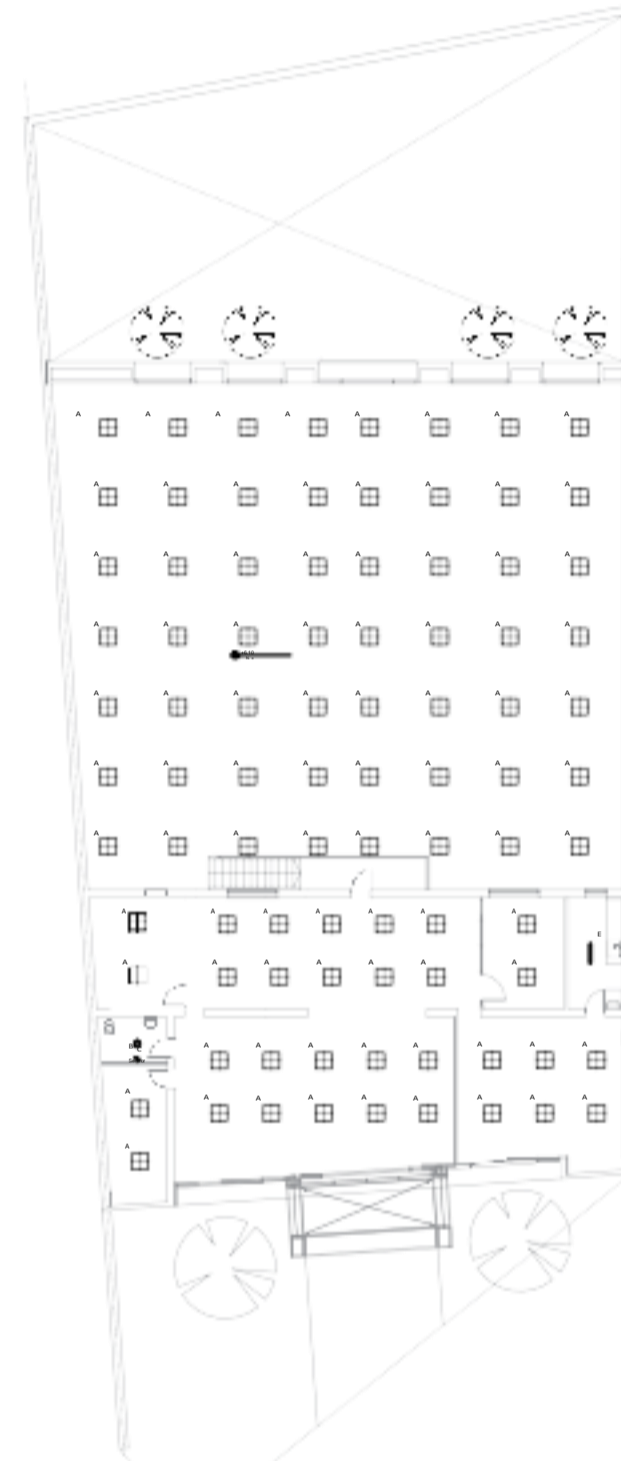

PLANTA ALTA
ARTEFACTOS DE ILUMINACION

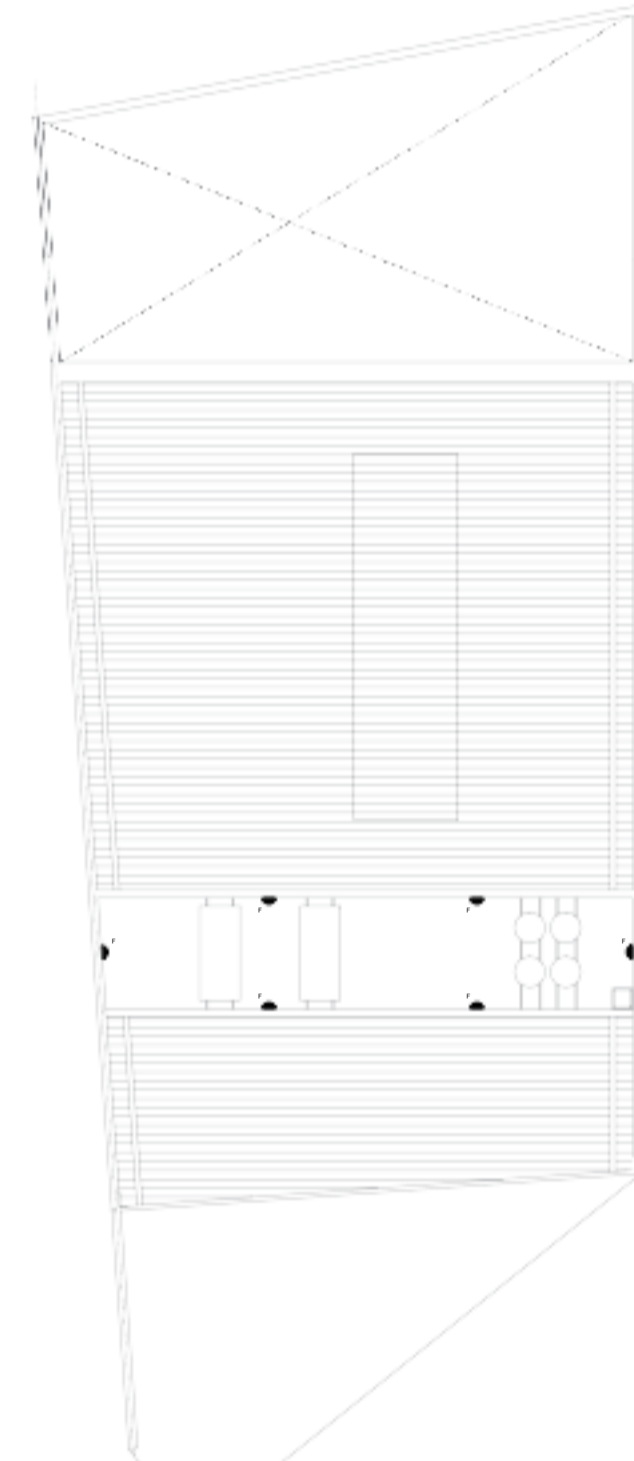

PLANTA TECHOS
ARTEFACTOS DE ILUMINACION

REFERENCIAS

1 2 3 100

A
PANEL CUADRADO DE EMBUTIR A
LED. Acabado en aluminio blanco mate
| Potencia: 33 W | Dimensiones: 60 cm
x 60 cm |
Flujo luminoso: 3420 lumens | 4000° k |
UGR <19 | IRC >80.

B
ARTEFACTO DE EMBUTIR REDONDO
LED. Potencia: 12 W | Diámetro: Ø172
mm. | Flujo luminoso: 840 lumens | 5000°
k | IRC >80.

C
ARTEFACTO SENSOR DE MOVIMIENTO
| Flujo luminoso: 12 W. 1200lm
Ajustable de 10 segundos a 30 minutos
Diámetro: Ø 65 mm

D
Plafón compacta para aplicar sobre
pared. sfo luminaria LED
POWERBRICK SLIM, de acuerdo con
el pliego. 1 tubo LED 12 W Fria.


E
ARTEFACTO DE ILUMINACION
| Flujo luminoso: 12 W. 1200lm

F
Plafón para aplicar sobre pared. sfo
toruga con rejilla de protección, de
acuerdo con el pliego.

G
Proyector sfo LUCIOLA "SLIM LED" o
equivalente, de acuerdo con el pliego.
Lámpara LED 140 W.

H
Plafón suspendido. sfo Luciola
UNLINE o similar, de acuerdo con el
pliego. Acabado en aluminio. Potencia:
48W | Flujo luminoso directo: 4400lm |
Medidas: 1150mmx82mm


PLANO INFORMATIVO. NO APTO PARA CONSTRUIR. VERIFICAR MEDIDAS EN OBRA.			
REV	OBSERVACIONES	ARCHIVO	CONT.
			FECHA
		ADMINISTRACION NACIONAL DE SEGURIDAD SOCIAL DIRECCION DE OBRAS E INFRAESTRUCTURA	
Obra: MORÓN		Proyecto:	
PLANO: INSTALACIONES ELECTRICAS - ILUMINACION		IE-01	
Escala:		1:125	

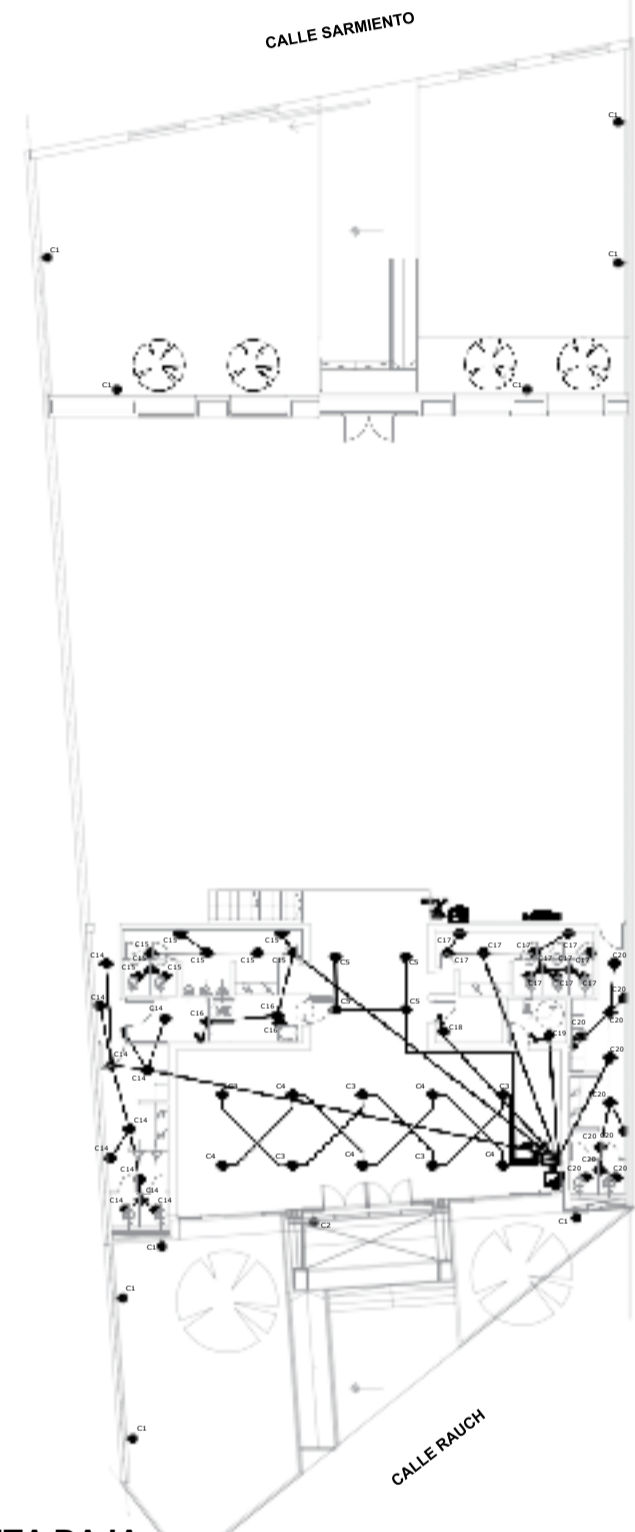


PLANTA BAJA
CIRCUITOS BOCAS Y LLAVES



PLANTA ALTA
CIRCUITOS BOCAS Y LLAVES

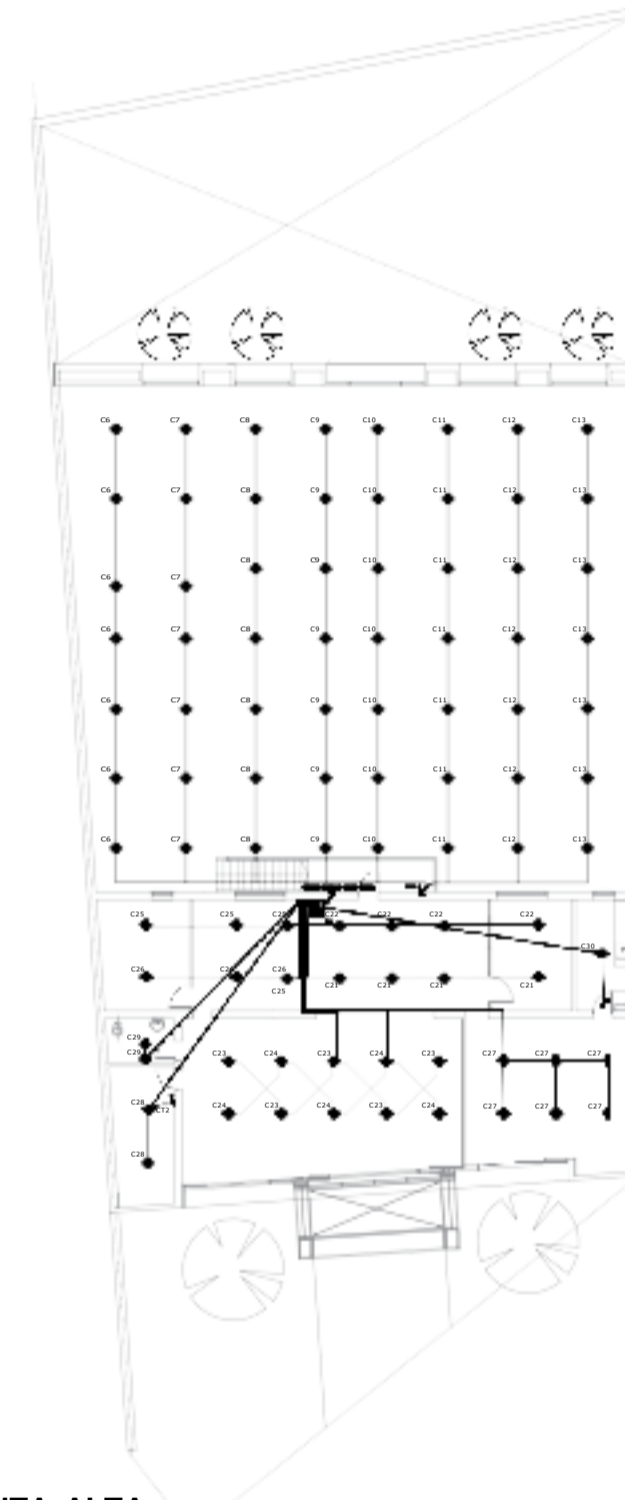

PLANTA ALTA
CIRCUITOS BOCAS Y LLAVES

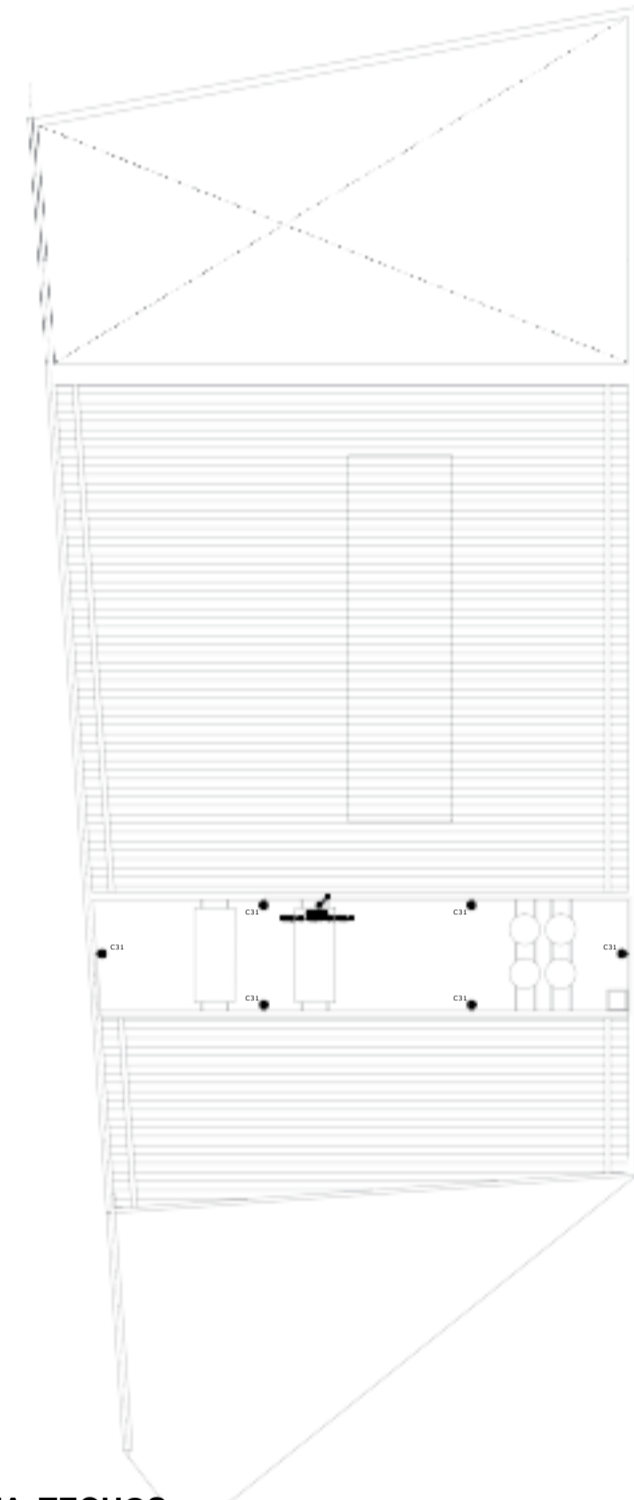

PLANTA TECHOS
ARTEFACTOS DE ILUMINACION

REFERENCIAS

INSTALACIONES ELECTRICAS

- | | | | |
|--------------------------|----------------------|---|-----------------------------|
| TABLERO GENERAL | JABALINA | BRAZO | CAÑERIA SEMIPESADA EMBUTIDA |
| TABLERO SECCIONAL | CUADRO DE ENCENDIDOS | LLAVE DE 1 PUNTO | SUBIDA CAÑERIA SEMIPESADA |
| TABLERO SECCIONAL BOMBAS | BOCA | CAÑERIA SEMIPESADA A LA VISTA GALVANIZADA | BAJADA CAÑERIA SEMIPESADA |

PLANO INFORMATIVO. NO APTO PARA CONSTRUIR. VERIFICAR MEDIDAS EN OBRA.			
REV.	OBSERVACIONES	ARCHIVO	CONT.
			FECHA
ANSES		ADMINISTRACION NACIONAL DE SEGURIDAD SOCIAL DIRECCION DE OBRAS E INFRAESTRUCTURA	
MORÓN		PLANOS	
PLANO: INSTALACIONES ELECTRICAS - BOCAS Y LLAVES		IE-02	
OBRA:		ESCALA:	
		1:125	




PLANTA BAJA
CIRCUITOS TOMAS



PLANTA ALTA
CIRCUITOS TOMAS



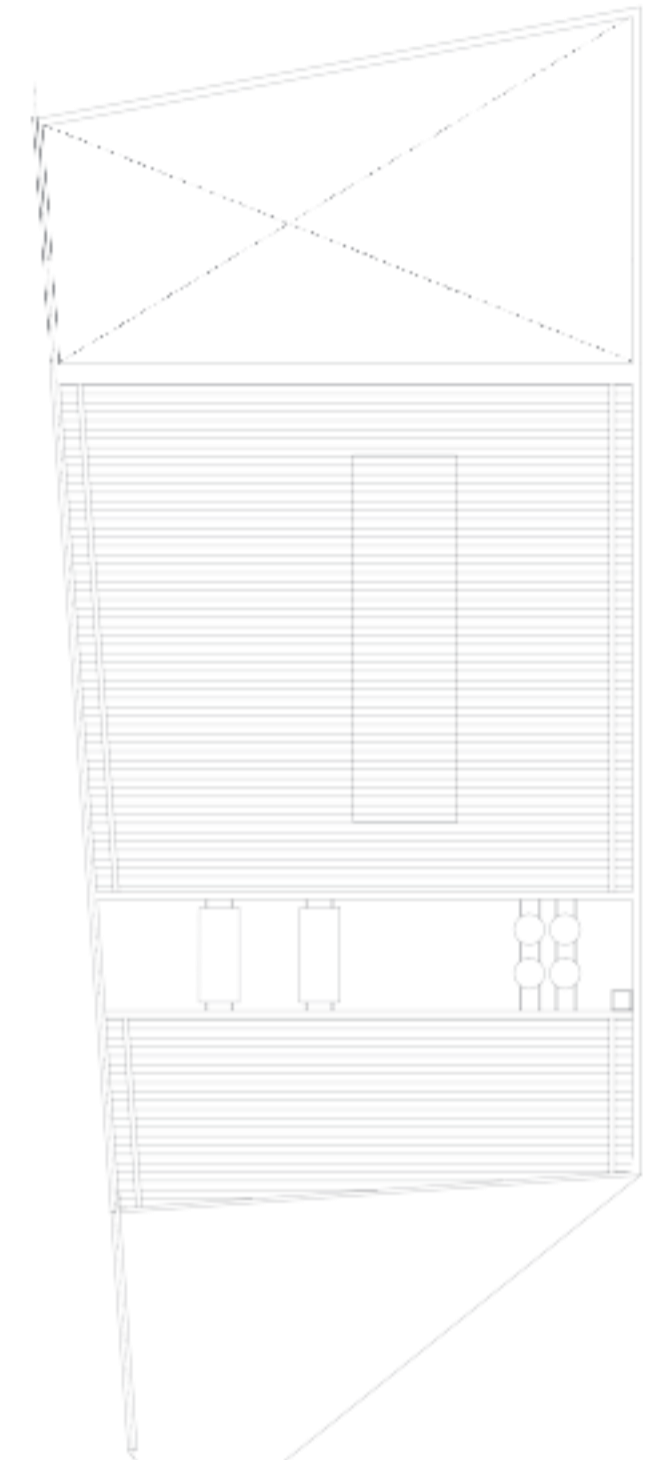


PLANTA TECHOS
CIRCUITOS TOMAS






 


PLANTA TECHOS
ARTEFACTOS DE ILUMINACION



 
REFERENCIAS

LEYES DE REGULACIONES ELEC. RIQUAS


-  TABLERO GENERAL
-  TABLERO SECCIONAL
-  TABLERO SECCIONAL BOMBAS

-  JABALINA
-  TOMAS
-  TOMA PARA SIDUR


-  TOMA AIRE ACONDICIONADO
-  CAÑERIA SEMIPESADA A LA VISTA GALVANIZADA
-  CAÑERIA SEMIPESADA EMBUTIDA

-  SUBIDA CAÑERIA SEMIPESADA
-  BAJADA CAÑERIA SEMIPESADA
-  PISODUCTO DE 4 VIAS


PLANO INFORMATIVO. NO APTO PARA CONSTRUIR. VERIFICAR MEDIDAS EN OBRA.			
REV.	OBSERVACIONES	ARCHIVO	CONT.
ANSES ADMINISTRACION NACIONAL DE SEGURIDAD SOCIAL DIRECCION DE OBRAS E INFRAESTRUCTURA		MORÓN Catálogo Levantado S&A	
PLANO: INSTALACIONES ELECTRICAS - TOMAS		IE-03	
1/125		UC	

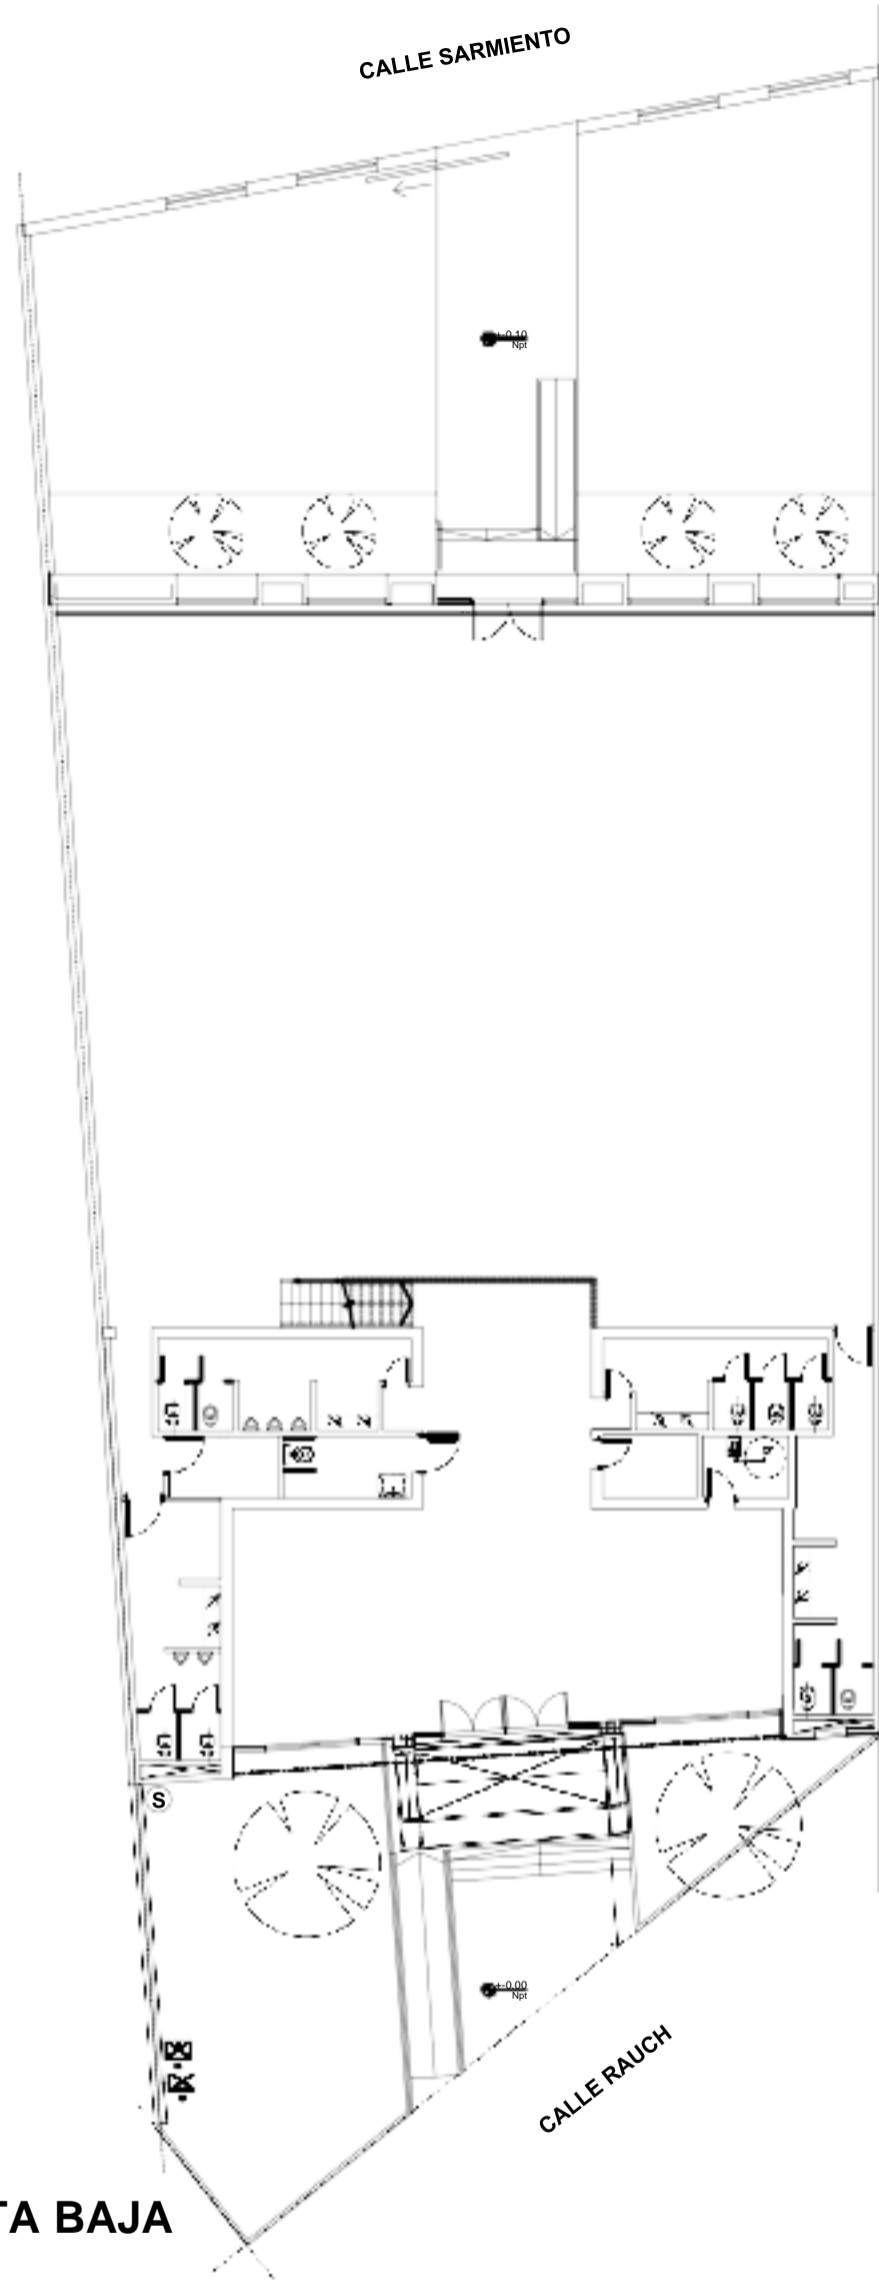

PLANTA BAJA

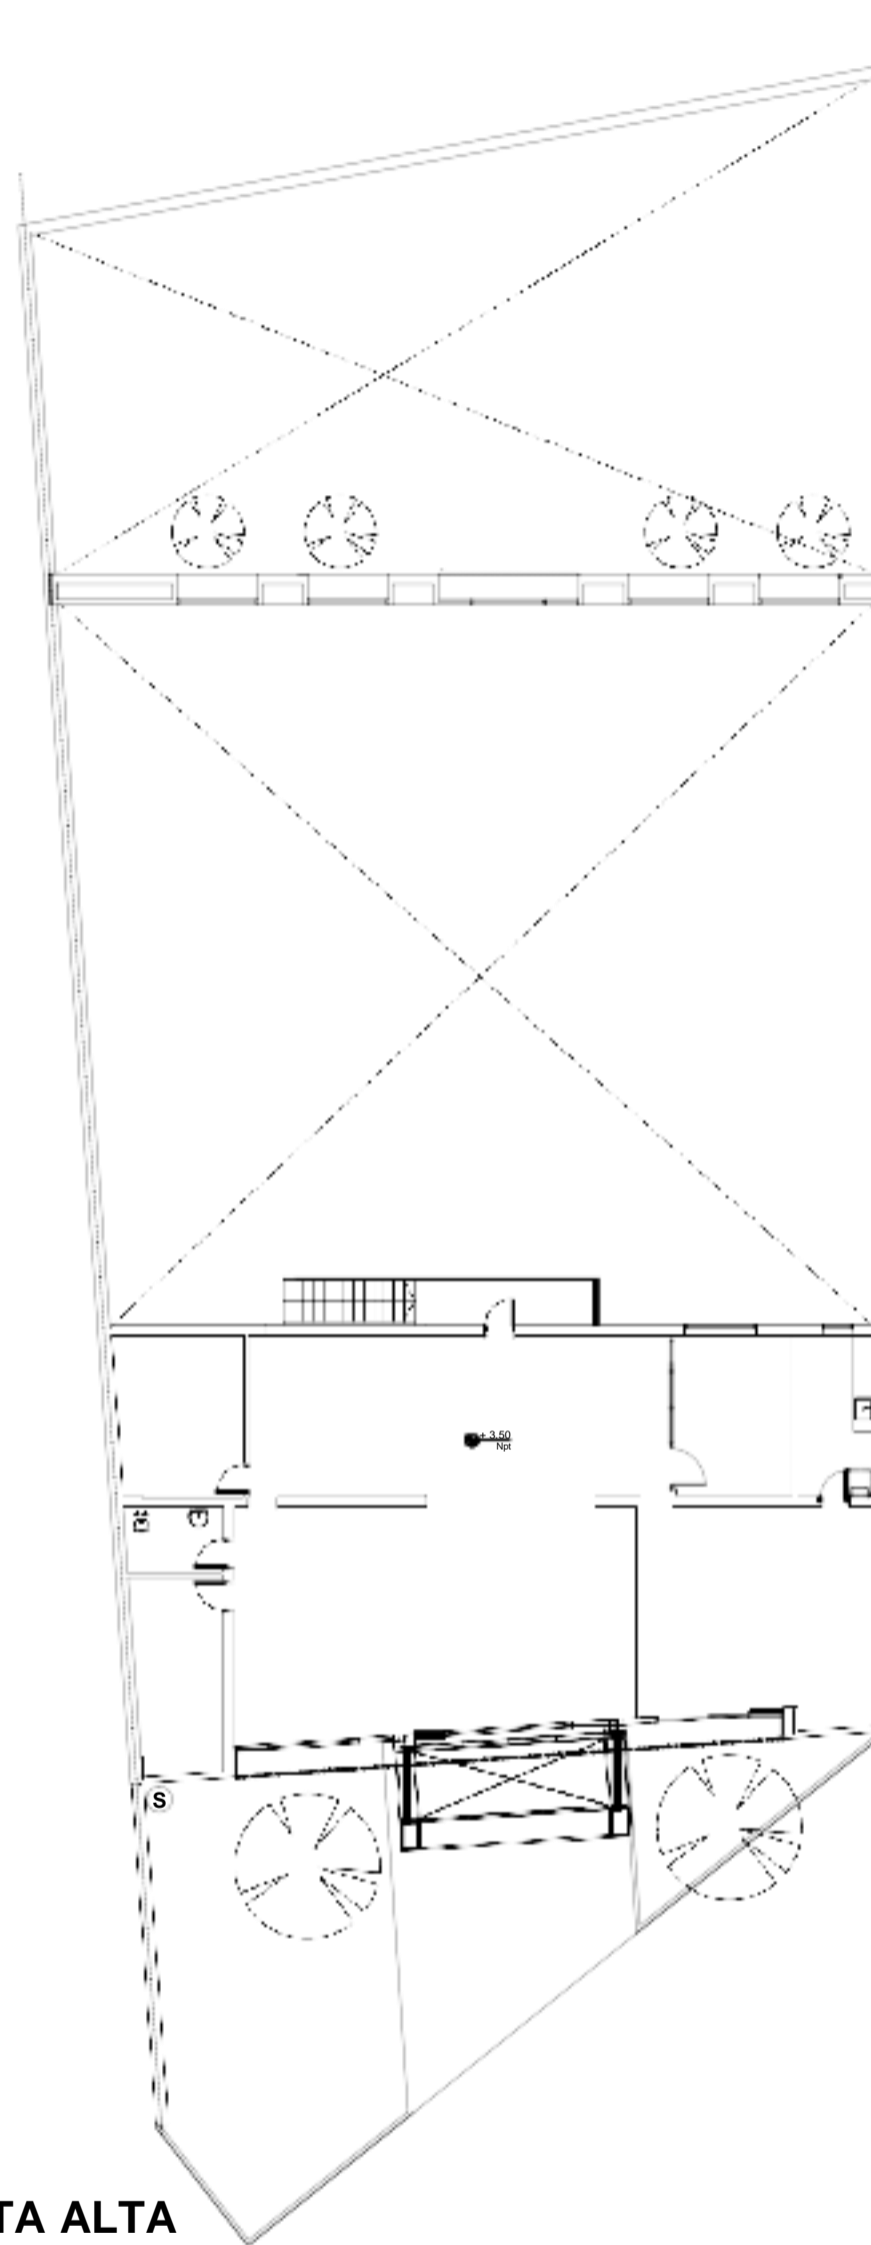

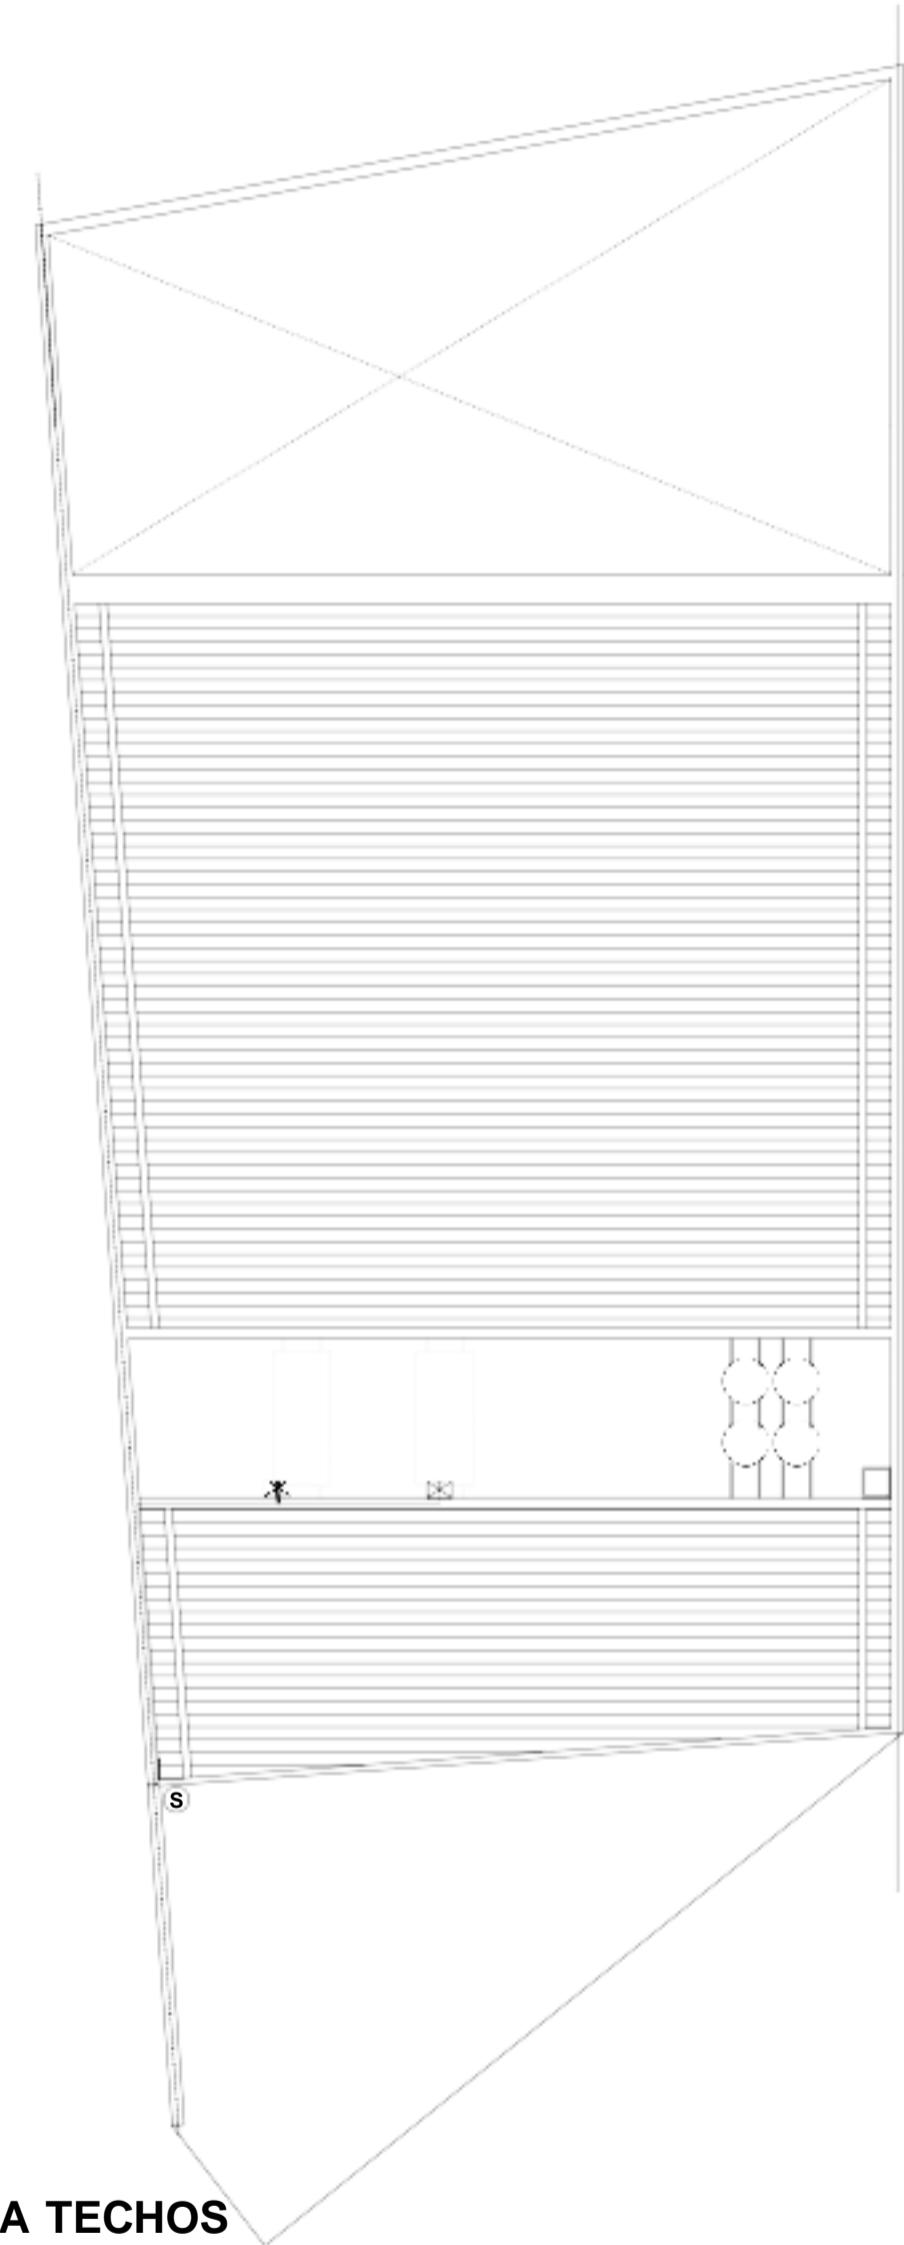


PLANTA ALTA




PLANTA TECHOS

REFERENCIAS


INSTALACIONES ELECTRICAS

-  MEDIDOR GAS
-  LLAVE DE PASO GAS
-  LLAVE
-  SUBIDA CAÑERIA GAS
-  CAÑERIA EMBUTIDA


PLANO INFORMATIVO. NO APTO PARA CONSTRUIR. VERIFICAR MEDIDAS EN OBRA.			
REV. OBSERVACIONES	ARCHIVO	CONT.	FECHA
ANSES ADMINISTRACION NACIONAL DE SEGURIDAD SOCIAL DIRECCION DE OBRAS E INFRAESTRUCTURA			
OBRA: MORÓN		Cristóbal Larralde 514	
PLANO: INSTALACIONES GAS - PLANTAS			PLANO N°
IG-01			OBRA: ESCALA:
OC			1:125
TODAS LAS MEDIDAS Y NIVELES SE VERIFICARAN EN OBRA PREVIAMENTE A TODA COTIZACION Y/O EJECUCION DE TAREAS			

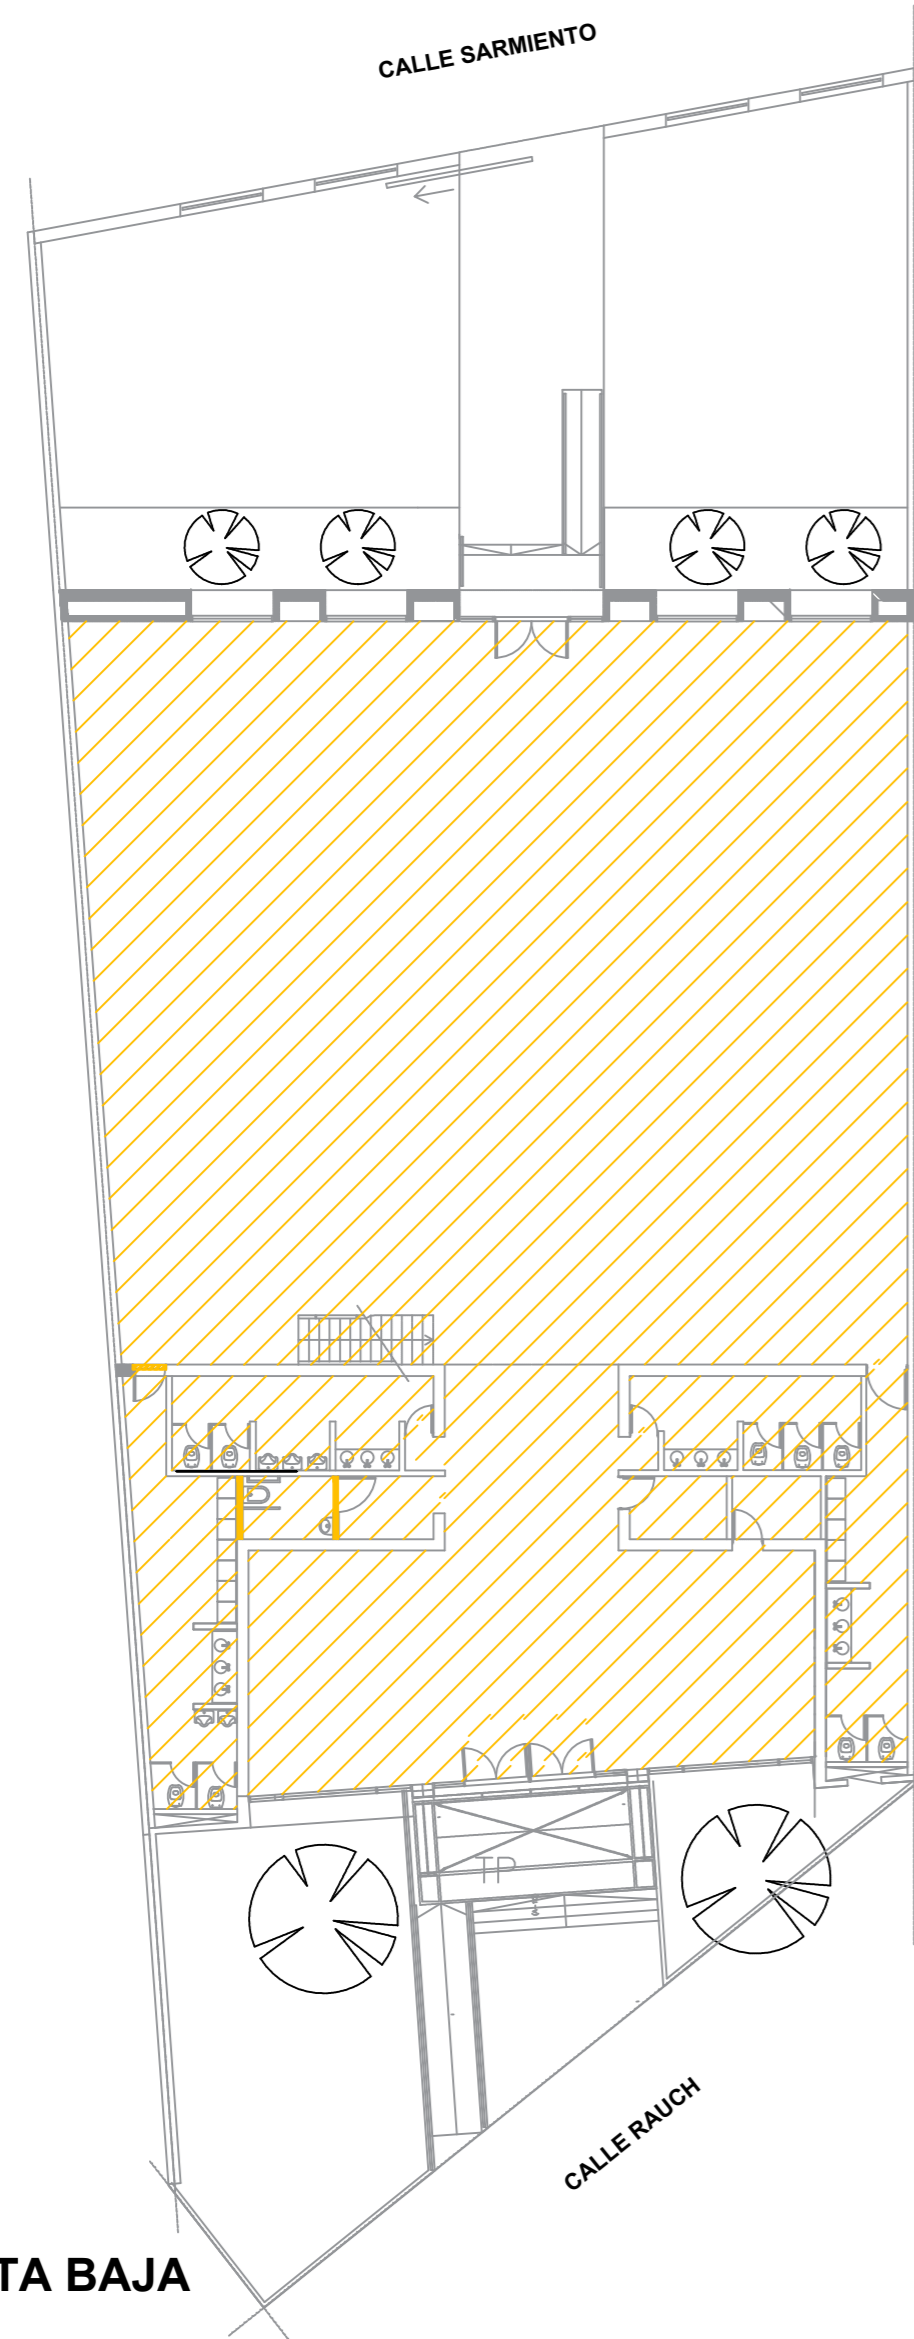

PLANTA BAJA

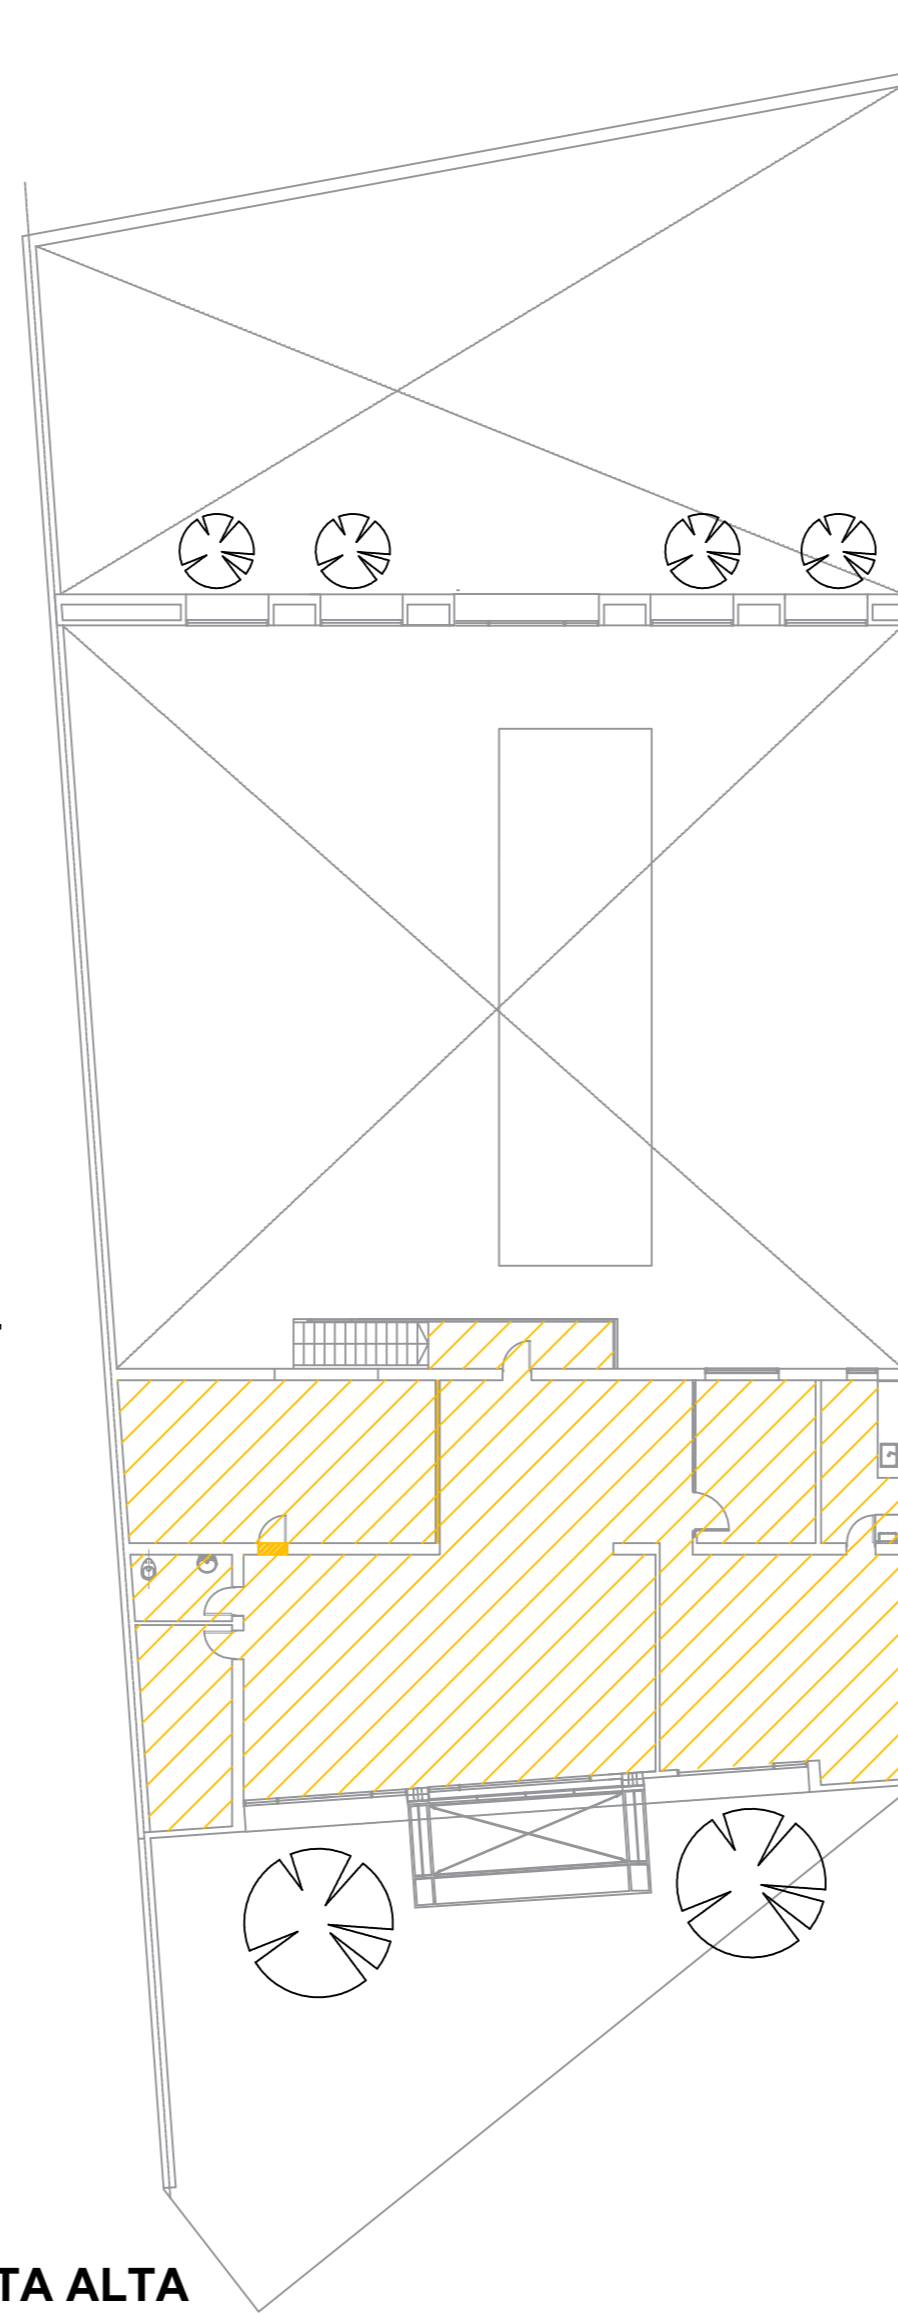

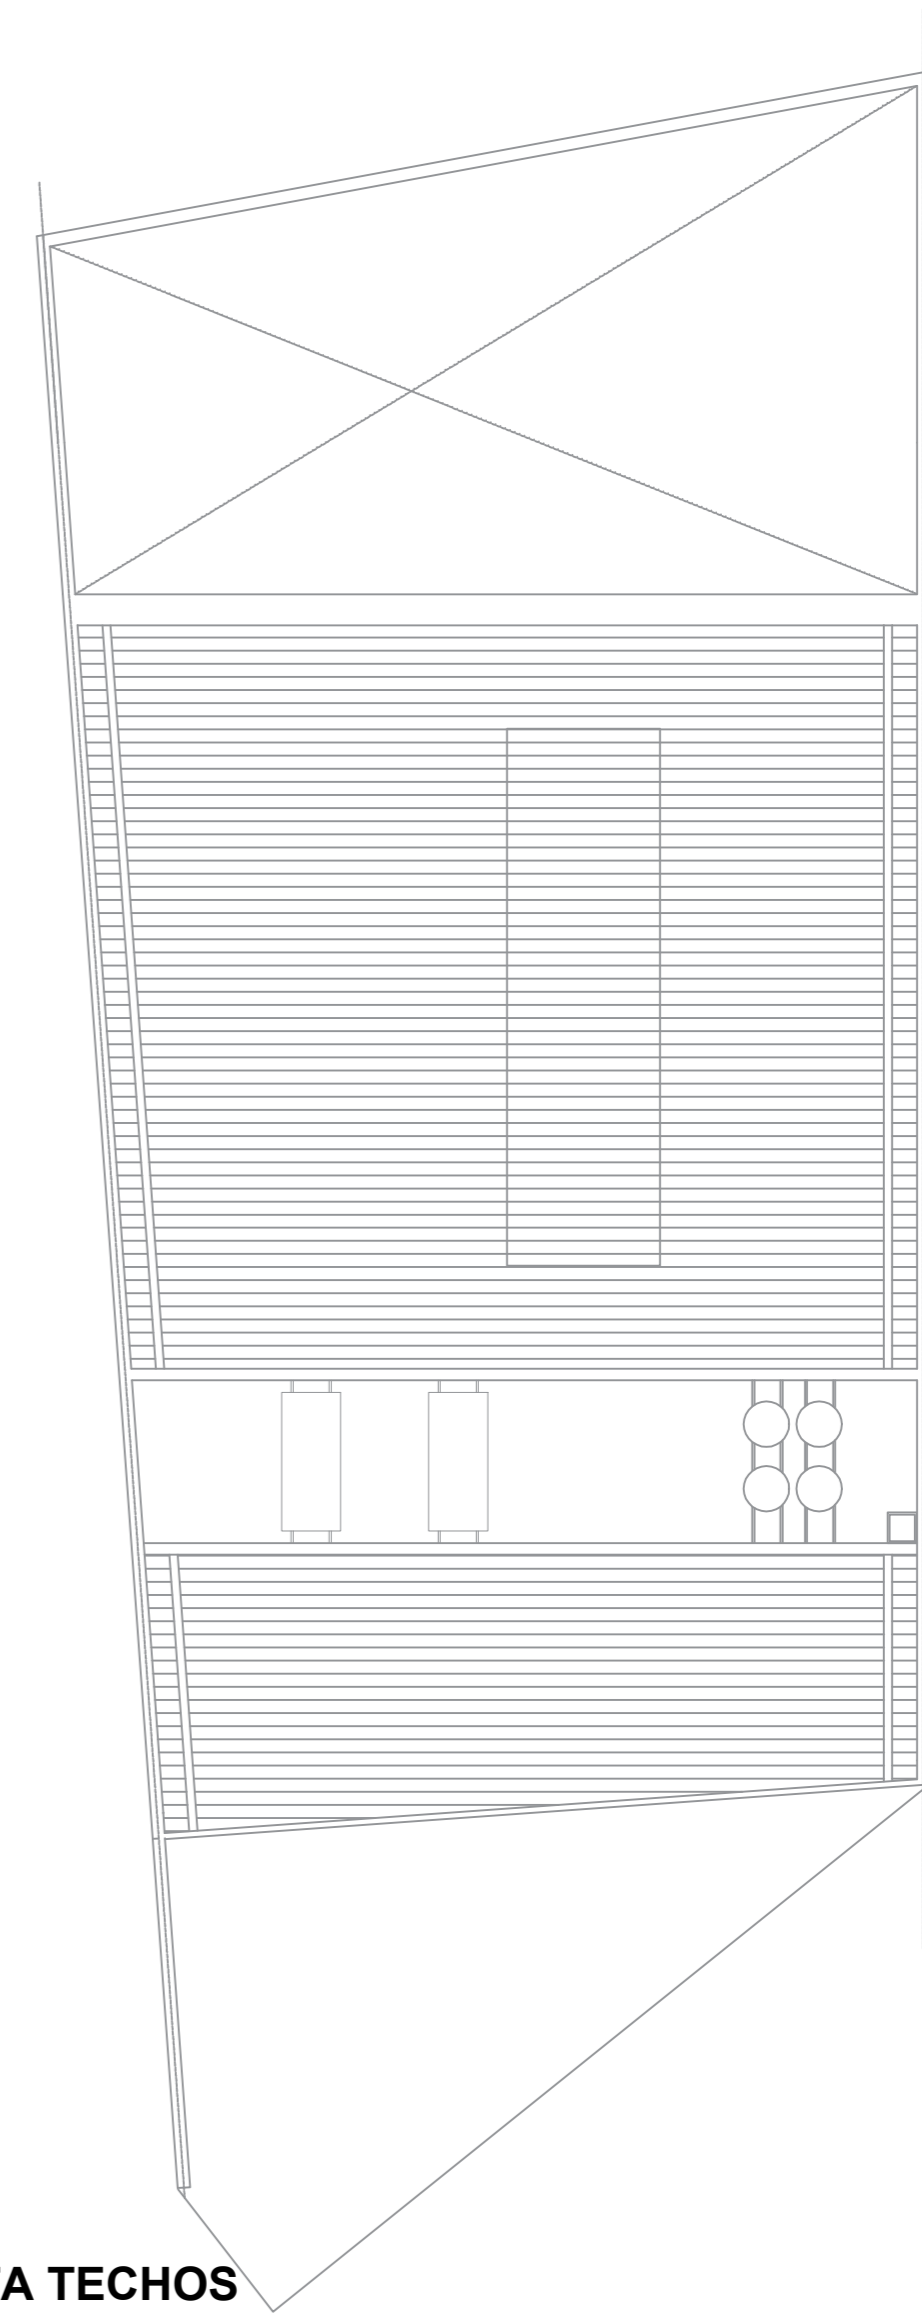


PLANTA ALTA



PLANTA TECHOS

Referencias

-  Demolición de solados
-  Demolición de muros
-  Retiro de puerta

PLANO INFORMATIVO.NO APTO PARA CONSTRUIR. VERIFICAR MEDIDAS EN OBRA.			
REV.	OBSERVACIONES	ARCHIVO	CONT. FECHA

ANSES ADMINISTRACION NACIONAL DE SEGURIDAD SOCIAL		DIRECCION DE OBRAS E INFRAESTRUCTURA	
OBRA: MORÓN	Crisólogo Larralde 514	PLANO N°	D-01
PLANO: DEMOLICIÓN			
Proyecto: Anp Entozar - Rta. San	Diseño: Anp Gabriel Dan - Ar. Florencia Rocco	Archivo: DWG	Fecha: MAY 2021
Coordinación: Proyectos y Pliegos II	Arq. Diana Pereda		
TODAS LAS MEDIDAS Y NIVELES SE VERIFICARAN EN OBRA PREVIAMENTE A TODA COTIZACION Y/O EJECUCION DE TAREAS		OBRA:	ESCALA:
		00	1:125

